



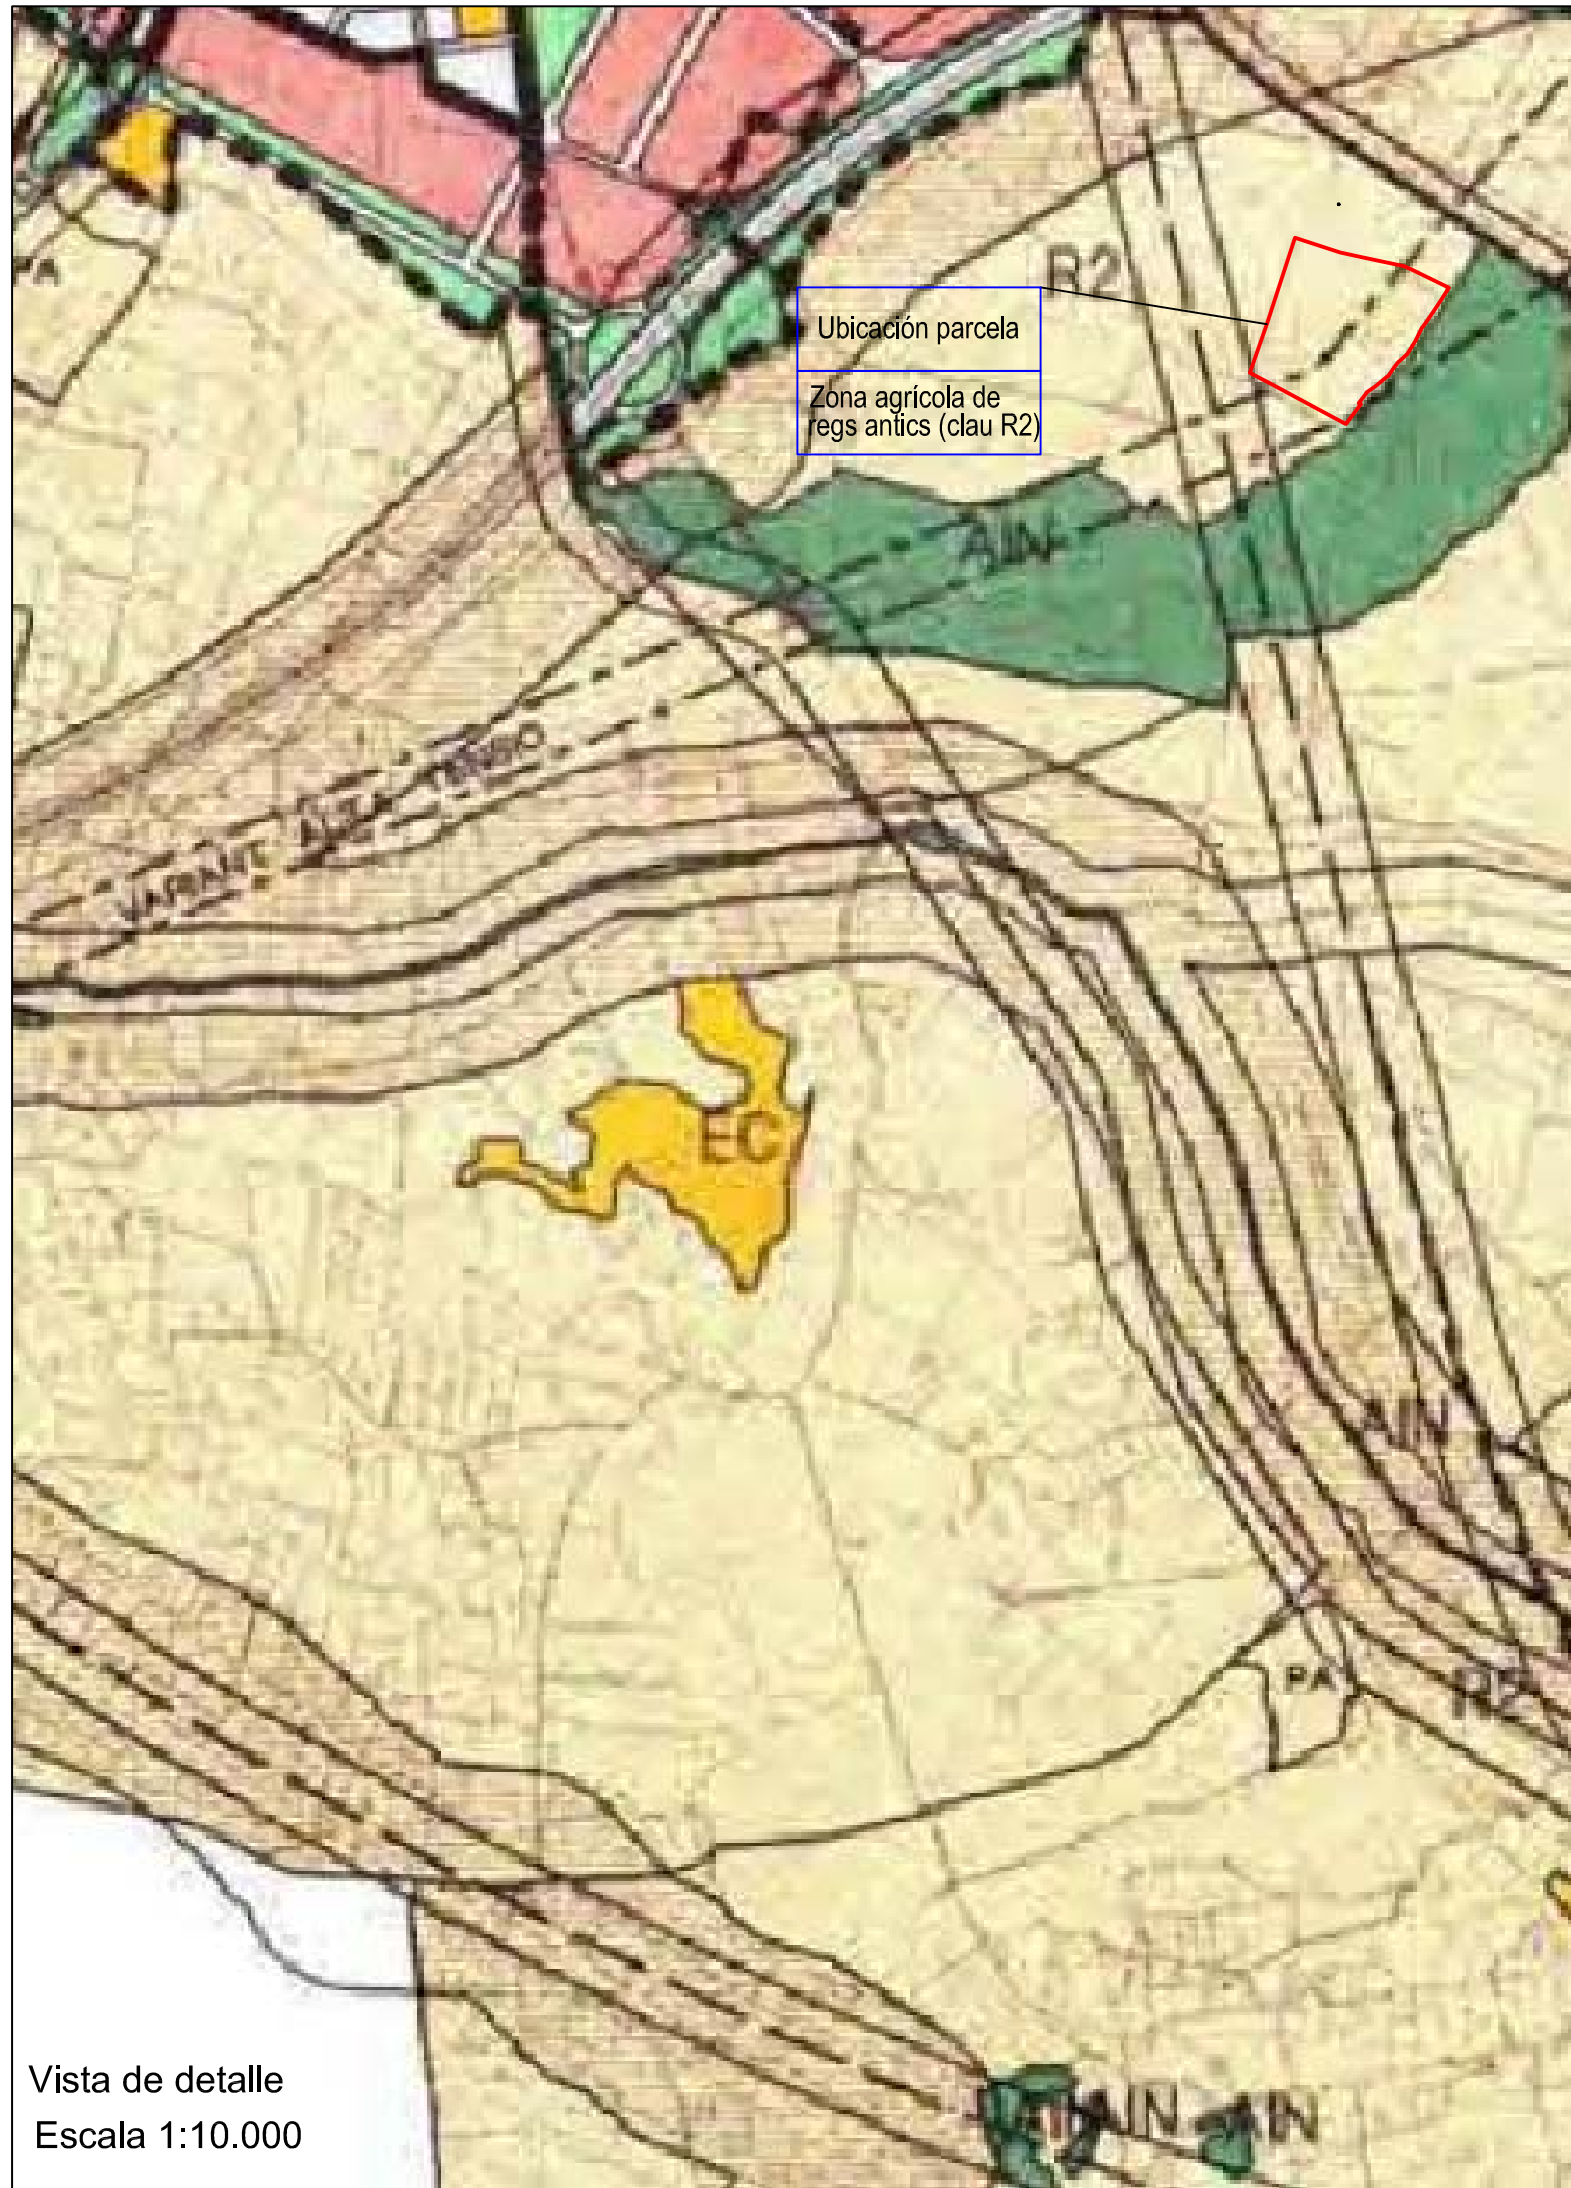

Vista de detalle
Escala 1:10.000

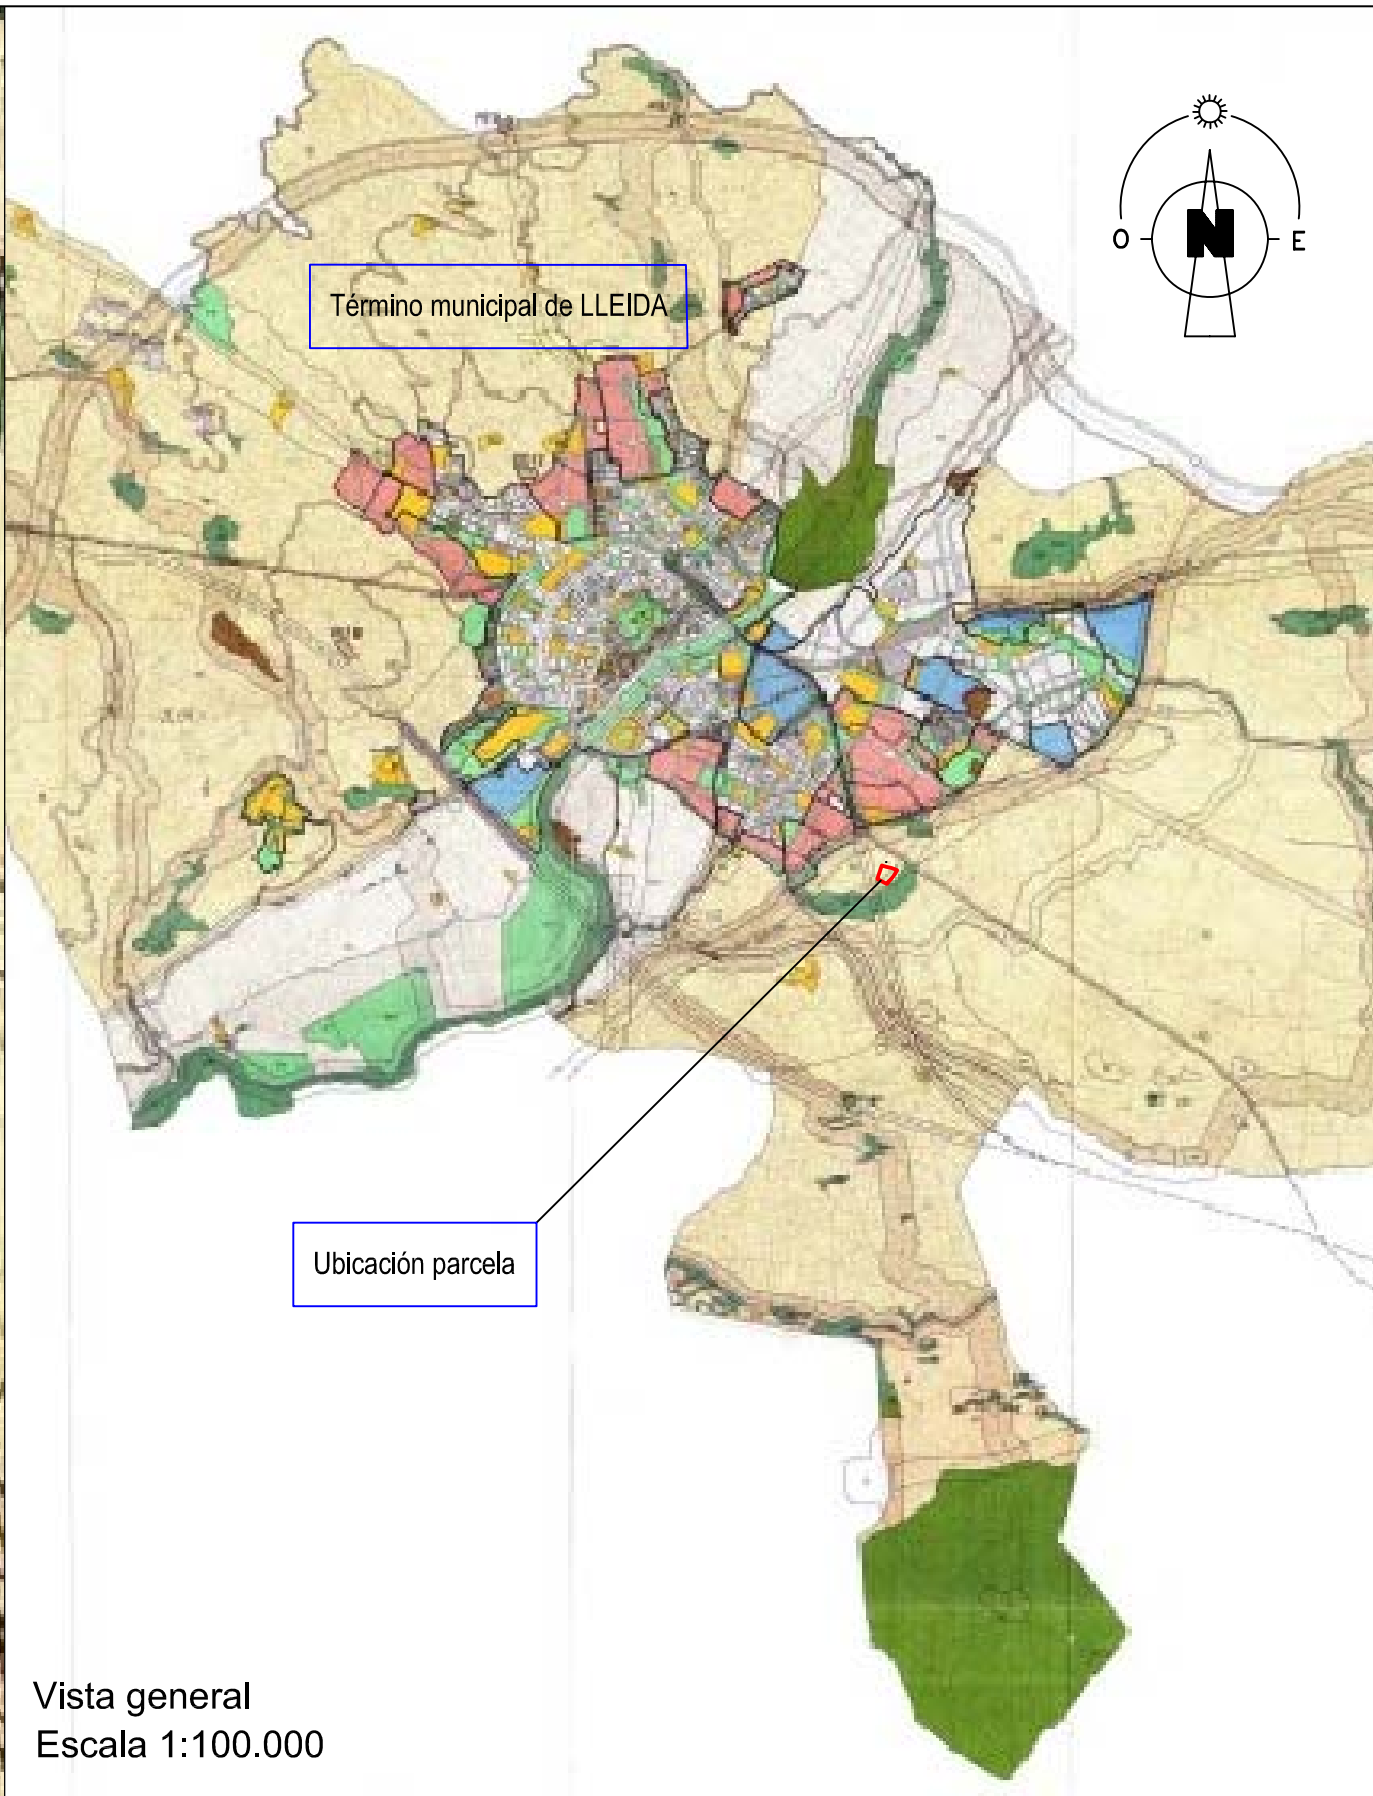

Vista general
Escala 1:100.000


 EL INGENIERO INDUSTRIAL COLEGIADO 14729 del COEIC JORDI PELLICER AMBERT	INSTALACIÓN FOTOVOLTAICA DE 113,4 kWp		FECHA ABRIL-08
	EMPLAZAMIENTO	POLÍGONO 21, PARCELA 106. LLEIDA (Lleida)	ESCALA 1:10.000 1:100.000
	PETICIONARIO	M ^a ÀNGELS ROSELL SIMON	
	TITULO DE PLANO	EMPLAZAMIENTO SEGÚN MODELO PLA GENERAL DE LLEIDA 1995-2015	Nº DE PLANO 01




Ficha comparativa parámetros urbanísticos

Condicionantes	PLA GENERAL LLEIDA (1995-2015)	EDIFICACIONES EXISTENTES Y/O PROYECTADAS
o Superficie finca	15.000 m2	35.269 m2
EQUIPAMIENTO PROYECTADO (E)		
o Superficie	3968,5 m2	3889,4 m2
o Alzada	10 m	7 m
o Núm. plantas	2	1

3000 (ae) EL INGENIERO INDUSTRIAL COLEGIADO 14729 del COEIC JORDI PELLICER AMBERT	INSTALACIÓN FOTOVOLTAICA DE 113,4 kWp		FECHA ABRIL-08
	EMPLAZAMIENTO	POLÍGONO 21, PARCELA 106. LLEIDA (Lleida)	ESCALA 1:800
	PETICIONARIO	M ^a ÀNGELS ROSELL SIMON	
	TITULO DE PLANO	PARÁMETROS URBANISTICOS EDIFICACIONES EXISTENTES Y PROYECTADAS	Nº DE PLANO 03

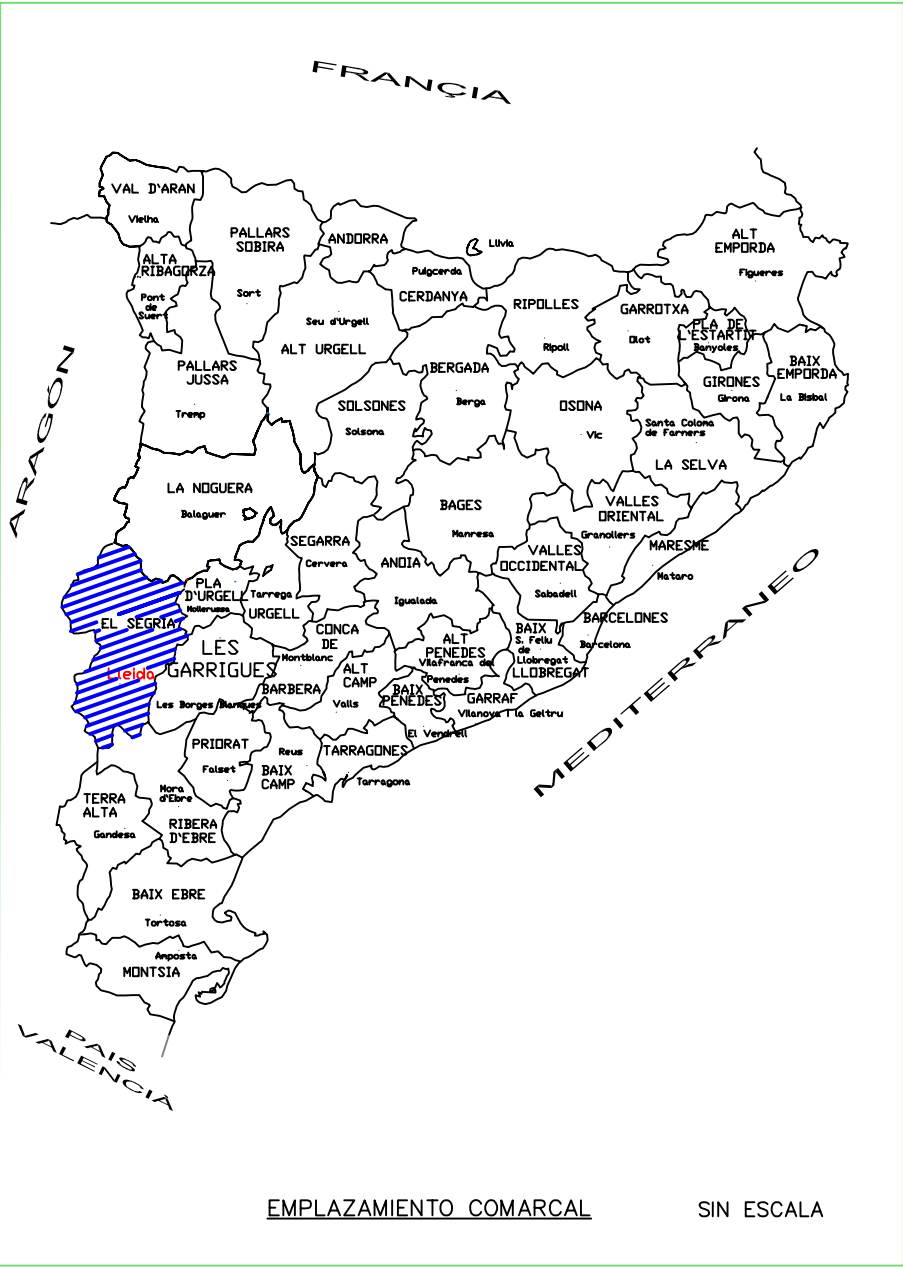

Parcela de actuaci3n
UTM centro: X:304.820 Y:4.607.645
Superficie parcela: 3,5321 Ha


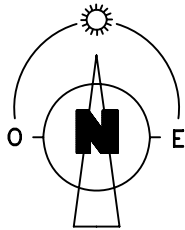


Xmin: 303.858,06 Ymin: 4.606.306,78
Xmax: 307.396,06 Ymax: 4.608.716,28

fael3000 EL INGENIERO INDUSTRIAL COLEGIADO 14729 del COEIC JORDI PELLICER AMBERT	INSTALACI3N FOTOVOLTAICA DE 113,4 kWp		FECHA ABRIL-08
	EMPLAZAMIENTO	POLIGONO 21, PARCELA 106. LLEIDA (Lleida)	ESCALA 1:15.000
	PETICIONARIO	Mª ÀNGELS ROSELL SIMON	Nº DE PLANO 04
	TITULO DE PLANO	SITUACI3N	


signat electr3nicament per l'Enginyer/a Industrial col·legiat Jorge Pellicer Ambert
Aquesta impressi3 correspon al document oficial i no s'ha de considerar c3pia.
i visat pel mateix mitjà pel Col·legi Oficial d'Enginyers Industrials de Catalunya el dia 19. 11. 2008 amb el n3mero L-40245

Parcela de actuación
UTM centro: X:304.820 Y:4.607.645
Superficie parcela: 3,5321 Ha

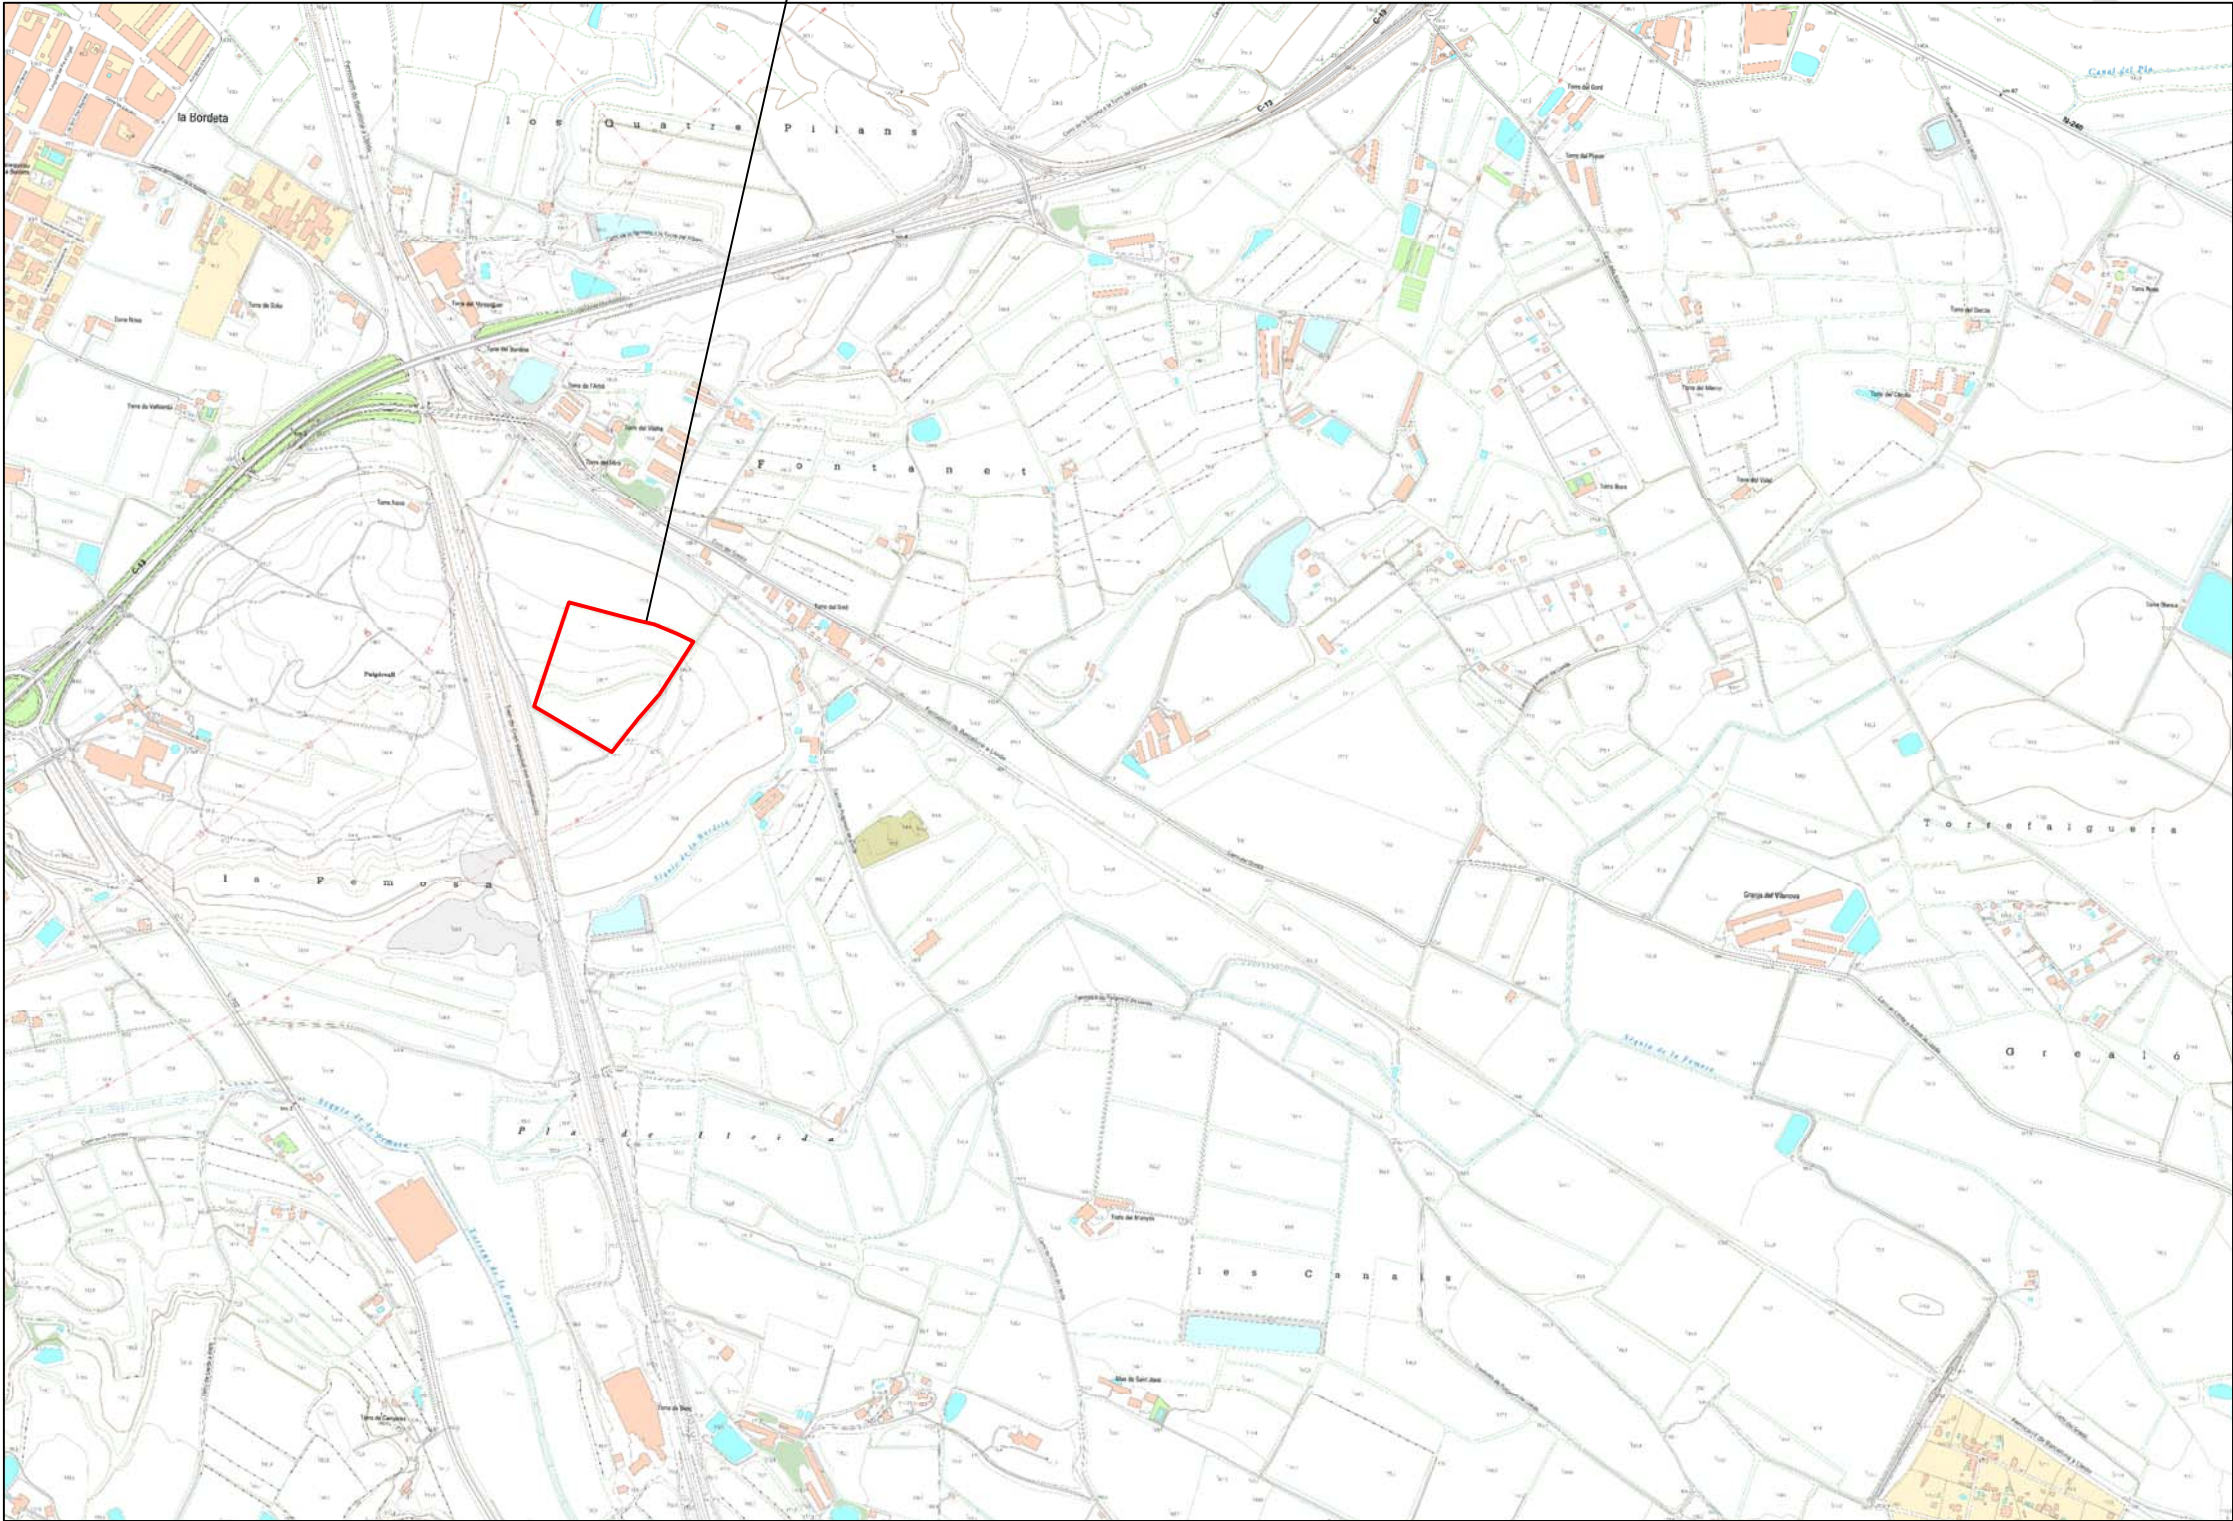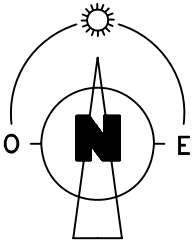

Xmin: 303.856,25 Ymin: 4.606.307,25
Xmax: 307.394,75 Ymax: 4.608.716,75


(ae)3000 EL INGENIERO INDUSTRIAL COLEGIADO 14729 del COEIC JORDI PELLICER AMBERT	INSTALACIÓN FOTOVOLTAICA DE 113,4 kWp		FECHA ABRIL-08
	EMPLAZAMIENTO	POLÍGONO 21, PARCELA 106. LLEIDA (Lleida)	ESCALA 1:12.000
	PETICIONARIO	M ^a ÀNGELS ROSELL SIMON	Nº DE PLANO 05
	TITULO DE PLANO	EMPLAZAMIENTO	

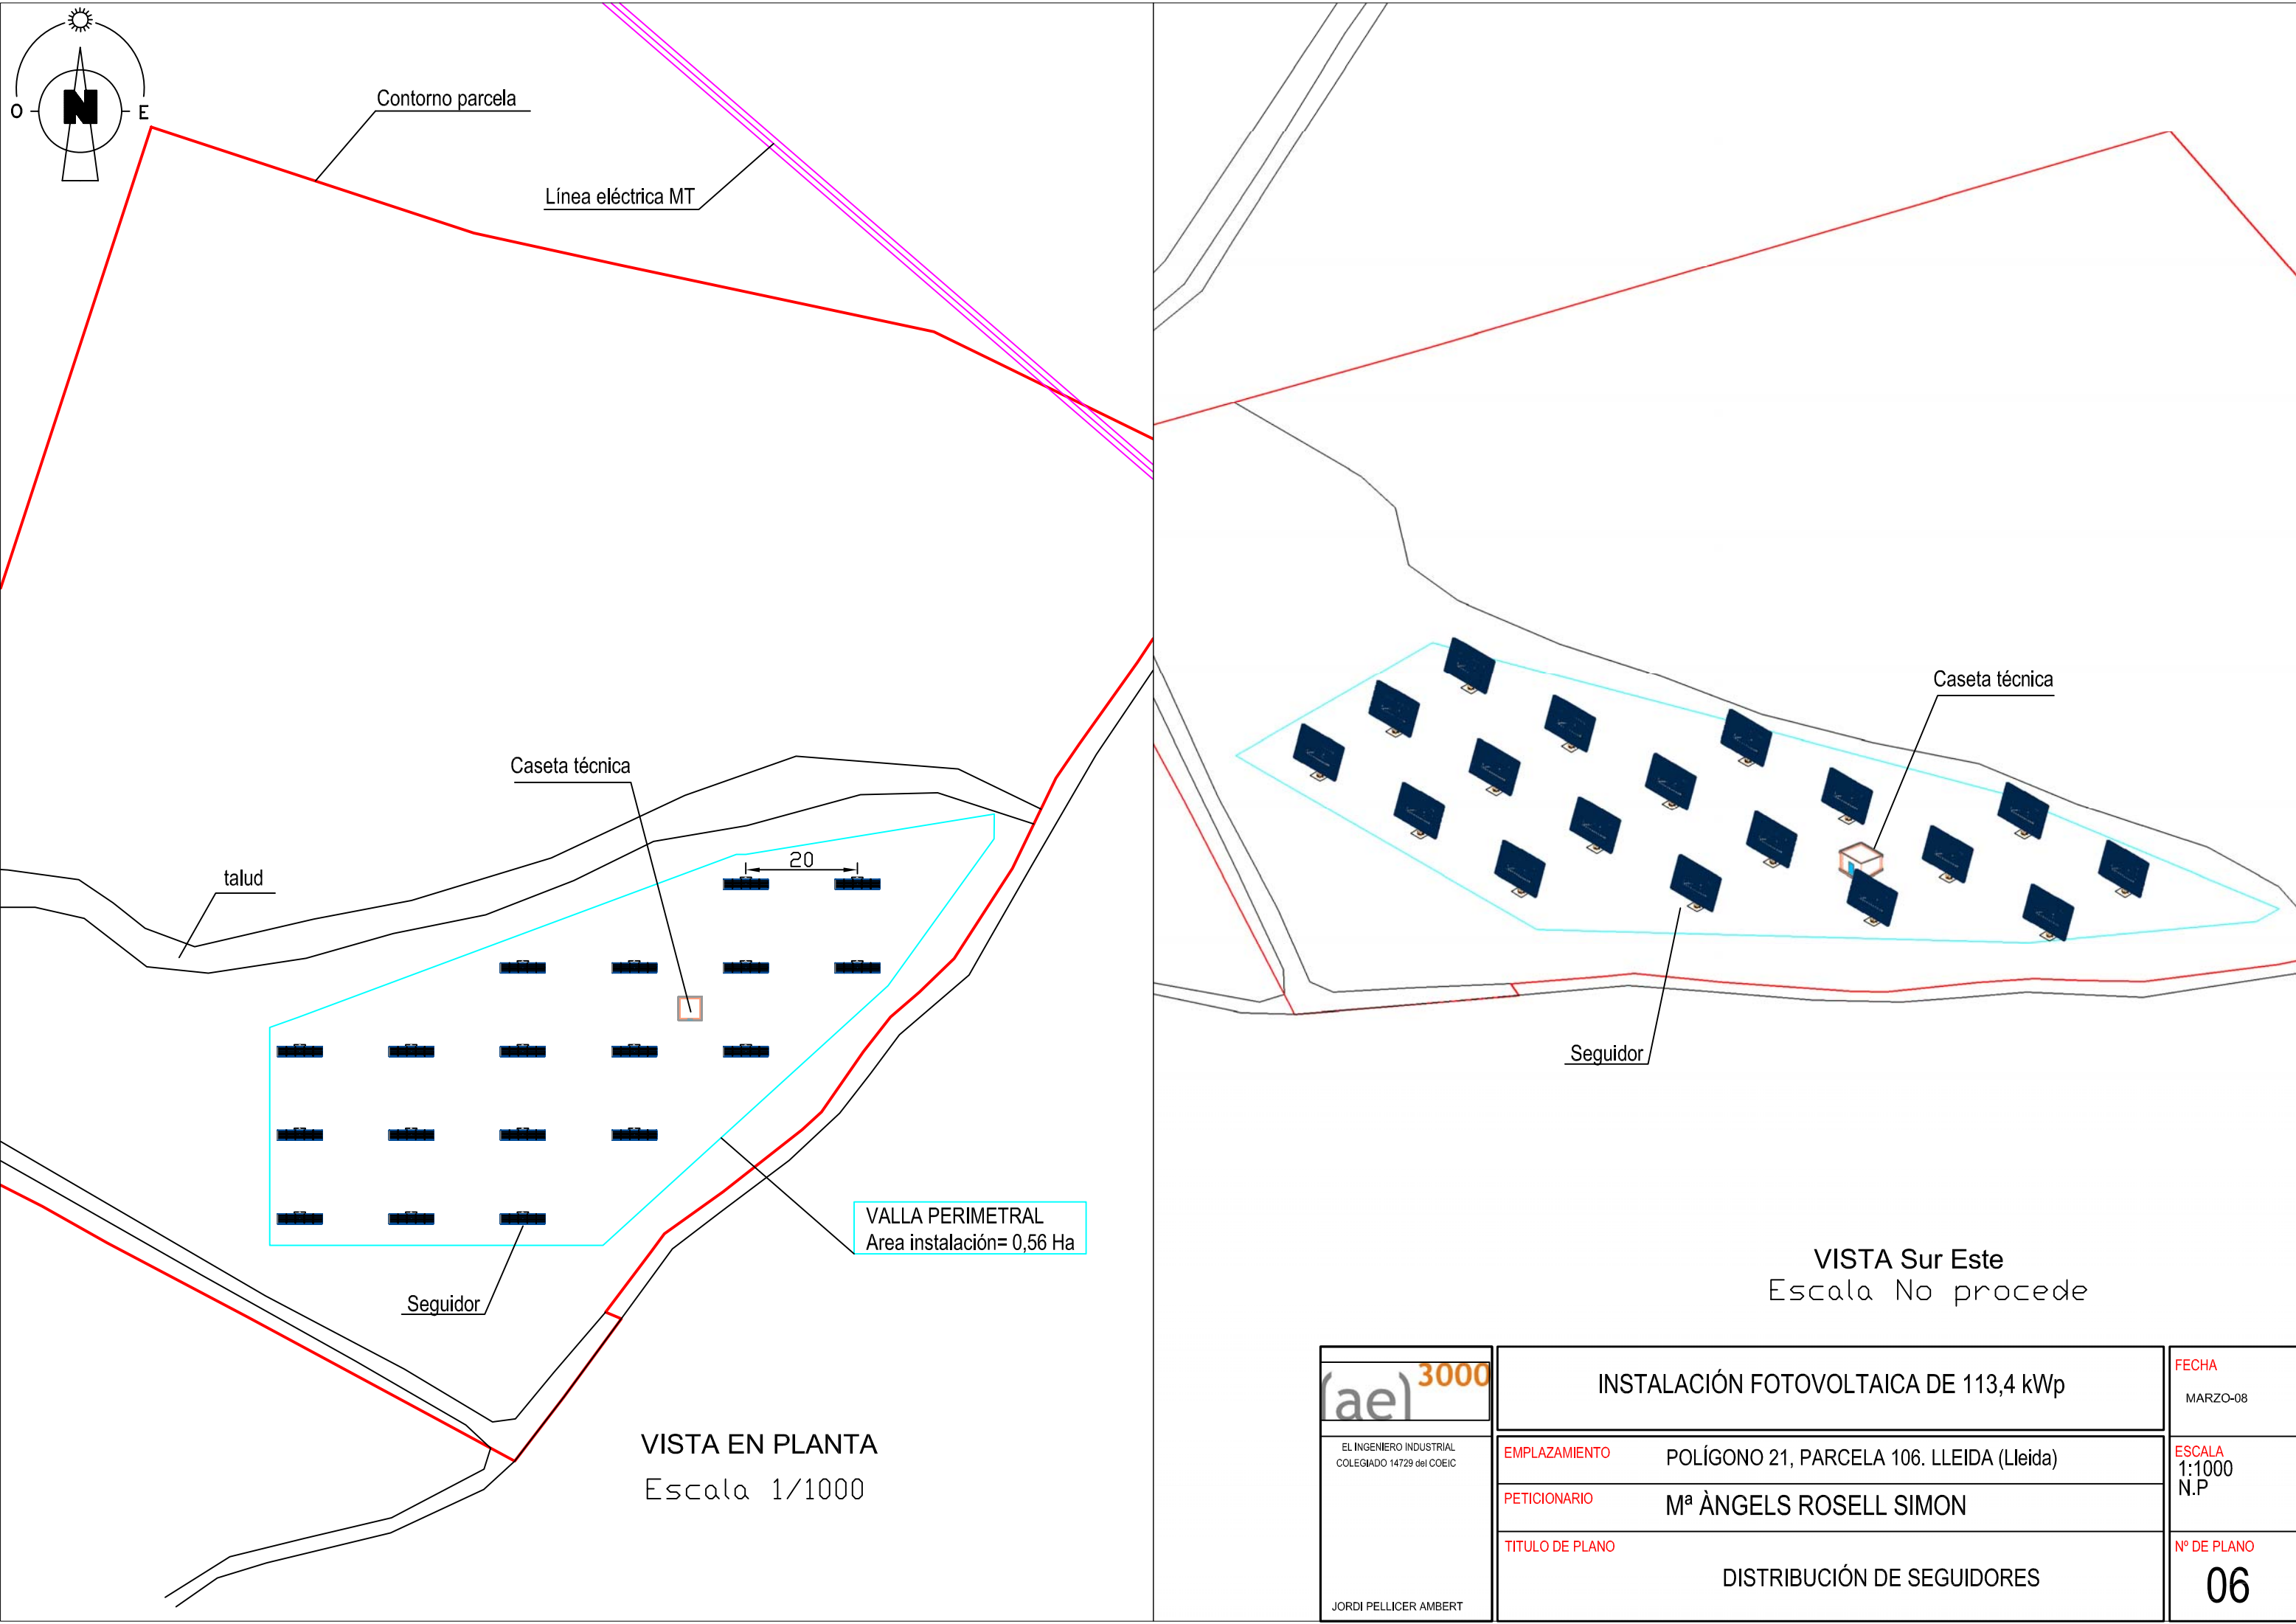

VISTA EN PLANTA
Escala 1/1000

VISTA Sur Este
Escala No procede

3000 (ael) EL INGENIERO INDUSTRIAL COLEGIADO 14729 del COEIC JORDI PELLICER AMBERT	INSTALACIÓN FOTOVOLTAICA DE 113,4 kWp		FECHA MARZO-08
	EMPLAZAMIENTO	POLÍGONO 21, PARCELA 106. LLEIDA (Lleida)	ESCALA 1:1000 N.P
	PETICIONARIO	M ^a ÀNGELS ROSELL SIMON	
	TITULO DE PLANO	DISTRIBUCIÓN DE SEGUIDORES	Nº DE PLANO 06

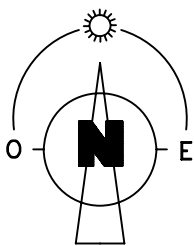

Contorno parcela

Línea eléctrica MT

Ferrocarril de Barcelona-Lleida

Camino de Puigverd de Lleida

talud

Radio de giro del seguidor

Caseta técnica


Cimentaciones

Zanjas evacuación DC

Línea del AVE

83,05

límite talud del AVE

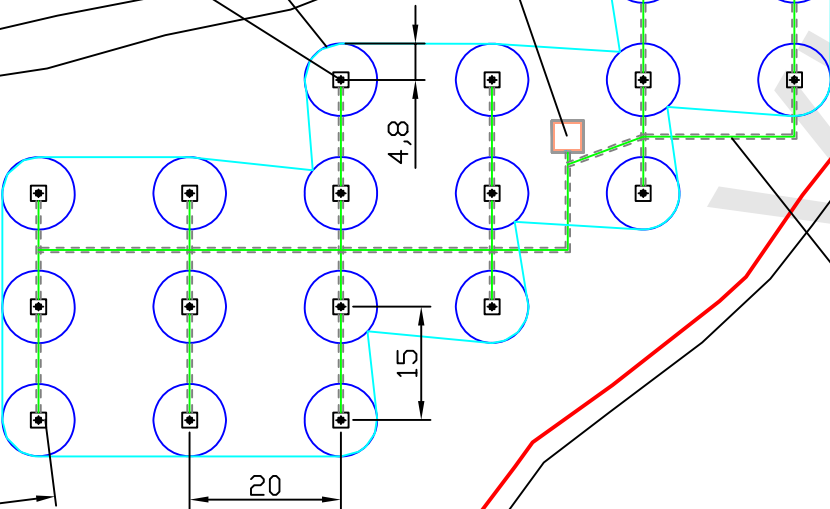


EL INGENIERO INDUSTRIAL
COLEGIADO 14729 del COEIC

JORDI PELLICER AMBERT

INSTALACIÓN FOTOVOLTAICA DE 113,4 kWp	
EMPLAZAMIENTO	POLÍGONO 21, PARCELA 106. LLEIDA (Lleida)
PETICIONARIO	M ^a ÀNGELS ROSELL SIMON
TITULO DE PLANO	PLANTA CIMENTACIÓN Y ZANJAS

FECHA	ABRIL-08
ESCALA	1:1.000
Nº DE PLANO	07

Aquesta impressió correspon al document signat electrònicament per l'Enginyer/a Industrial col·legiat Jorge Pellicer Ambert i visat pel mateix mitjà pel Col·legi Oficial d'Enginyers Industrials de Catalunya el dia 28. 11. 2008 amb el número L-40245

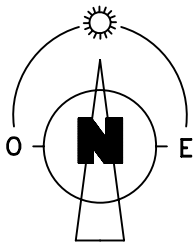

Contorno parcela

Ferrocarril de Barcelona-Lleida

Camino de Puigverd de Lleida

Poste de conexión

Línea eléctrica MT

Poste seccionador

Línea aérea evacuación AC y MT

Poste transformador

Zanja evacuación AC

Caseta técnica

talud

Línea del AVE

límite talud del AVE



EL INGENIERO INDUSTRIAL
COLEGIADO 14729 del COEIC

JORDI PELLICER AMBERT

INSTALACIÓN FOTOVOLTAICA DE 113,4 kWp

EMPLAZAMIENTO POLÍGONO 21, PARCELA 106. LLEIDA (Lleida)

PETICIONARIO M^a ÀNGELS ROSELL SIMON


TITULO DE PLANO CONEXIÓN A LÍNEA

FECHA
MARZO-08


ESCALA
1:1.000

Nº DE PLANO
08


Aquesta impressió correspon al document signat electrònicament per l'Enginyer/a Industrial col·legiat Jorge Pellicer Ambert i visat pel mateix mitjà pel Col·legi d'Enginyers Industrials de Catalunya el dia 28. 11. 2008 amb el número L-40245

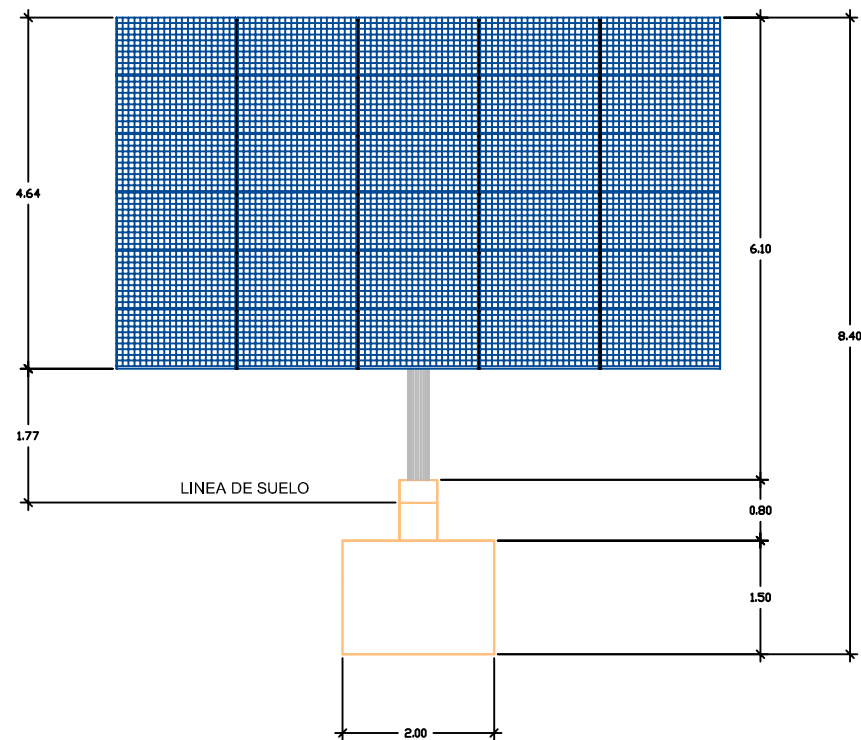


VISTA FRONTAL

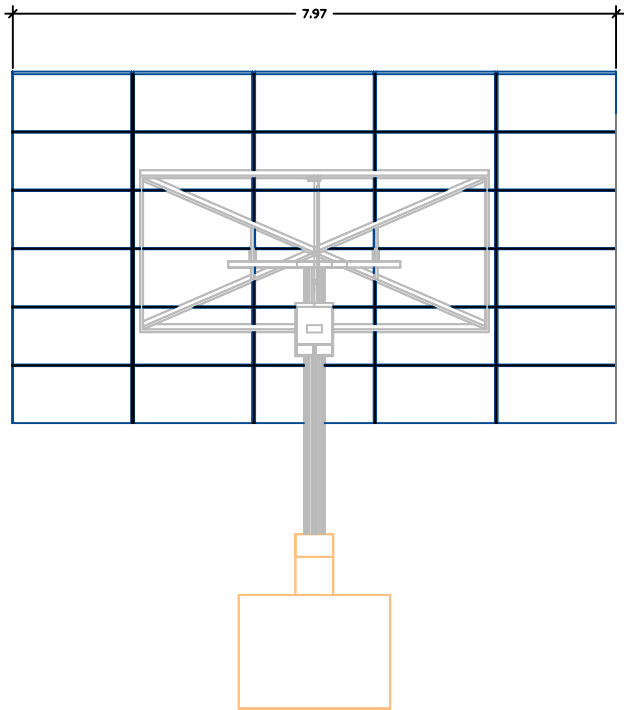


VISTA POSTERIOR

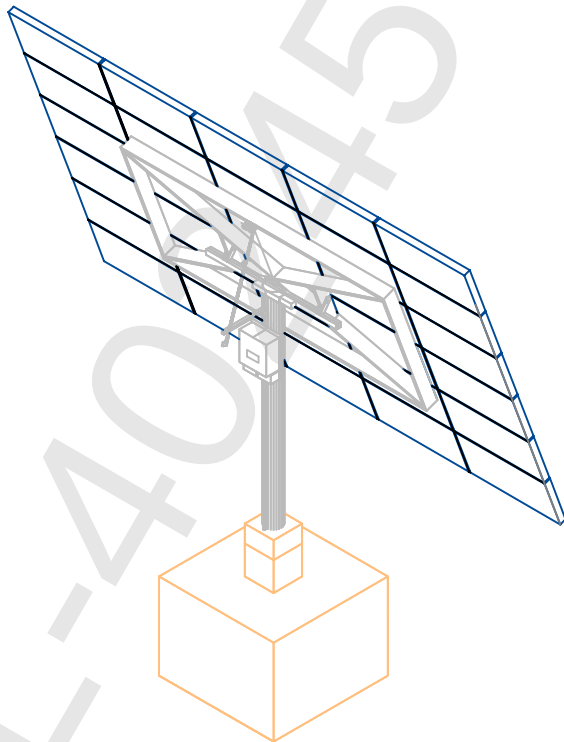


PERSPECTIVA POSTERIOR

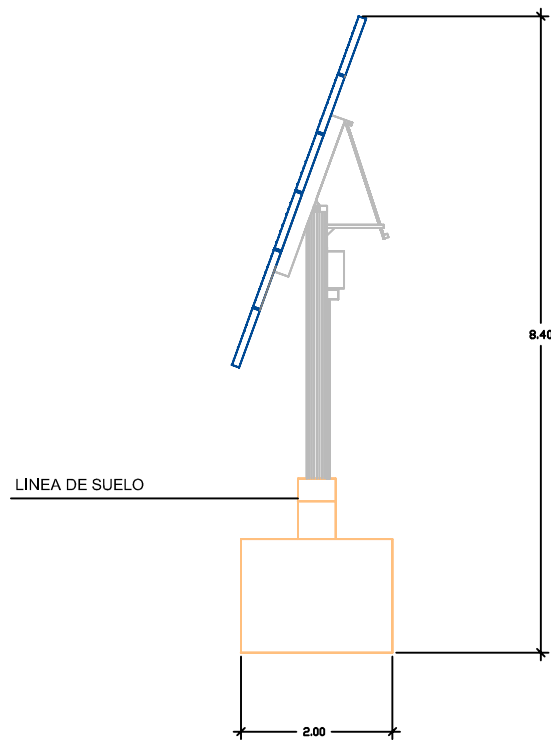

VISTA LATERAL

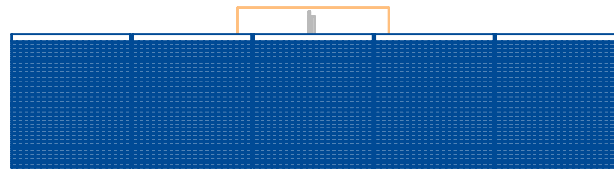


VISTA SUPERIOR

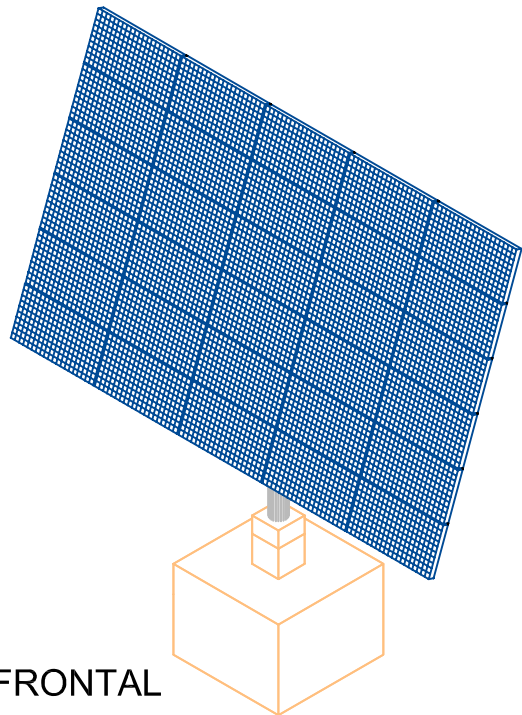


PERSPECTIVA FRONTAL

fael3000 EL INGENIERO INDUSTRIAL COLEGIADO 14729 del COEIC JORDI PELLICER AMBERT	INSTALACIÓN FOTOVOLTAICA DE 113,4 kWp		FECHA
	EMPLAZAMIENTO	POLÍGONO 21, PARCELA 106. LLEIDA (Lleida)	ABRIL-08
	PETICIONARIO	M ^a ÀNGELS ROSELL SIMON	ESCALA
	TITULO DE PLANO	SEGUIDORES	1:100
			Nº DE PLANO
			09


ALZADO FRONTAL

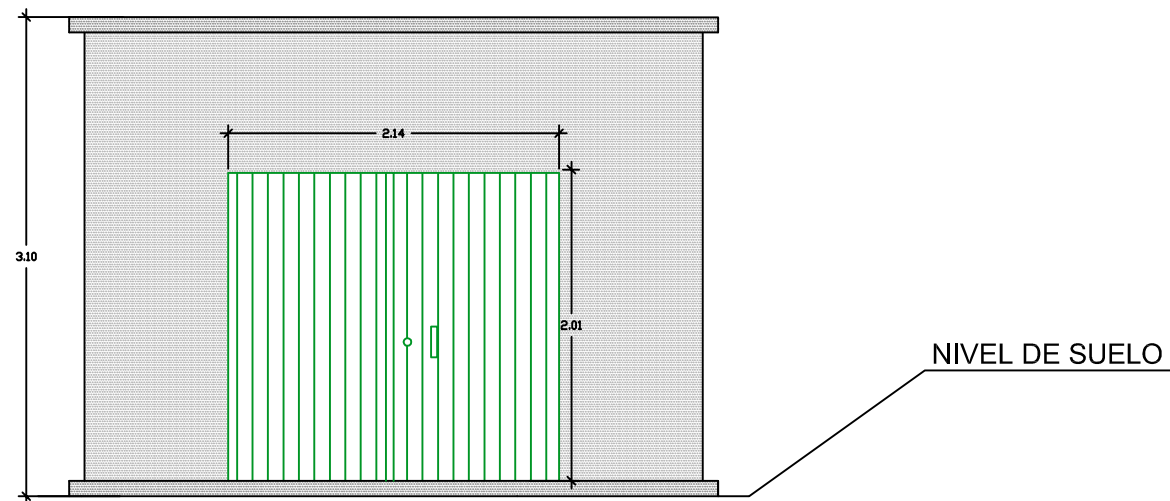


ALZADO DERECHO

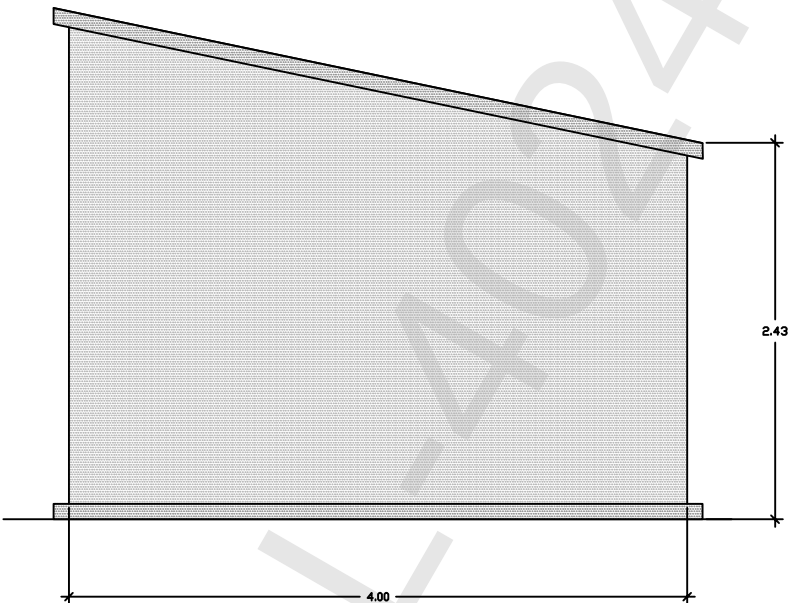

ALZADO POSTERIOR

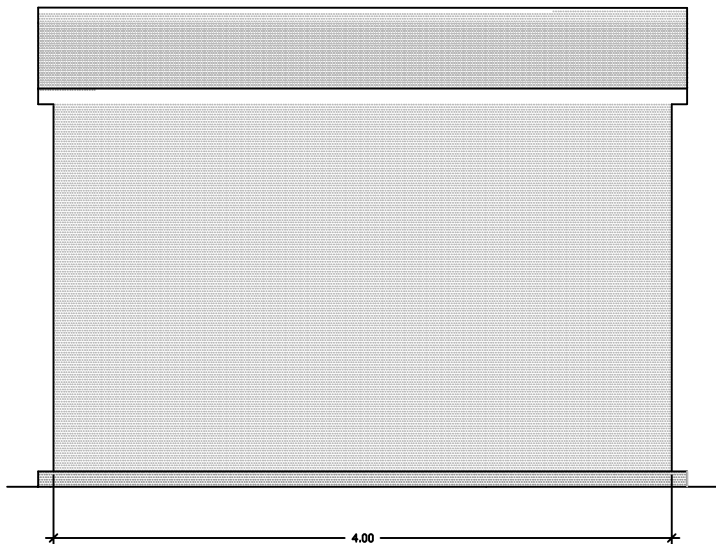

ALZADO IZQUIERDO

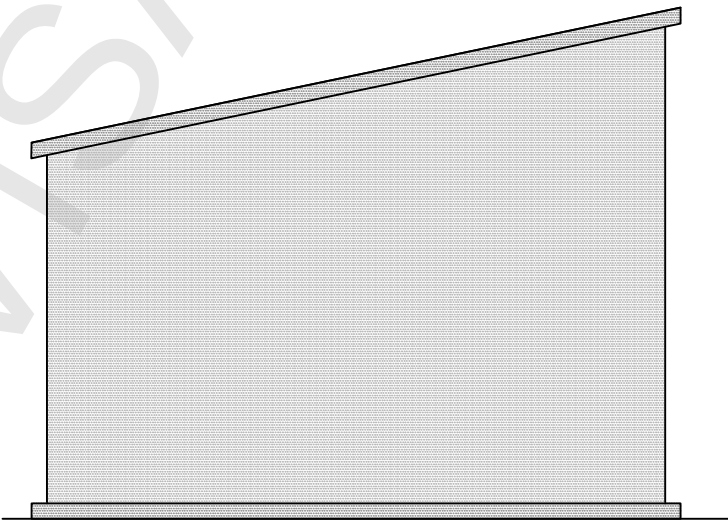


(ae)3000 EL INGENIERO INDUSTRIAL COLEGIADO 14729 del COEIC JORDI PELLICER AMBERT	INSTALACIÓN FOTOVOLTAICA DE 113,4 kWp		FECHA MARZO-08
	EMPLAZAMIENTO	POLÍGONO 21, PARCELA 106. LLEIDA (Lleida)	ESCALA 1:100
	PETICIONARIO	M ^a ÀNGELS ROSELL SIMON	
	TITULO DE PLANO	VISTA CASETA	Nº DE PLANO 10


SECCIÓN ALZADO FRONTAL




SECCIÓN ALZADO DERECHO

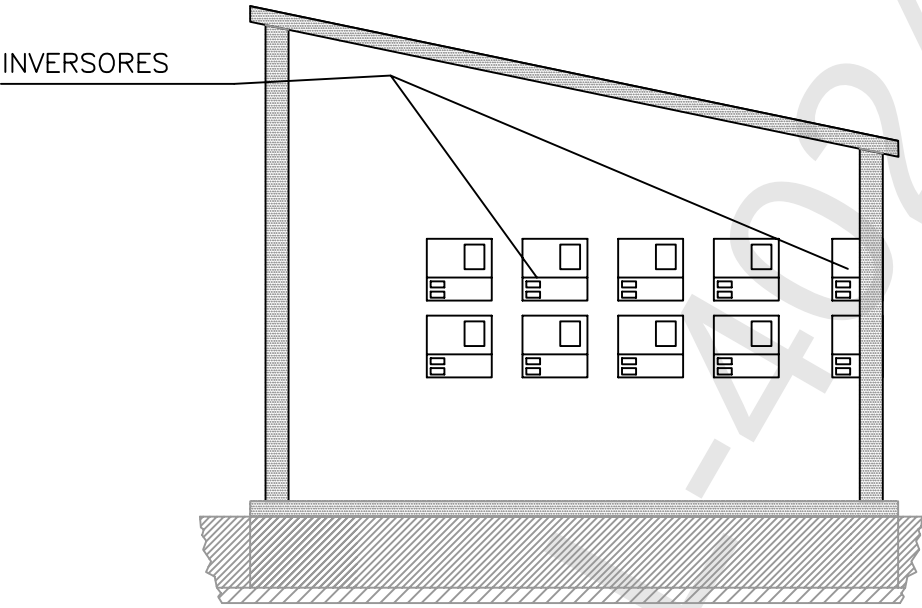


SECCIÓN EN PLANTA

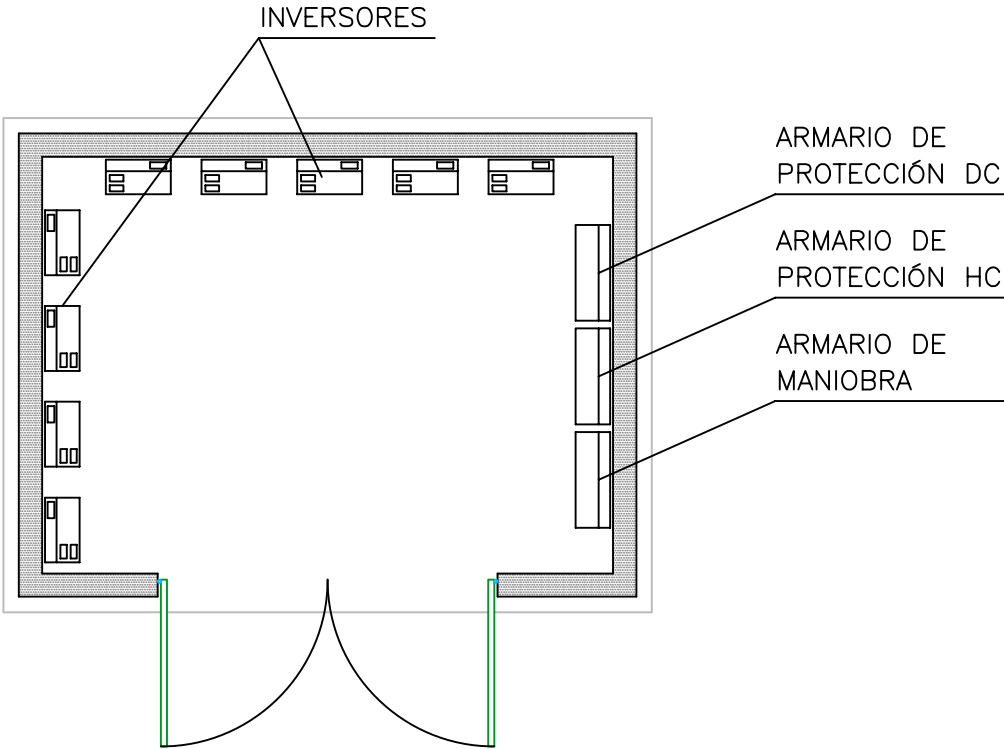

SECCIÓN ALZADO IZQUIERDO

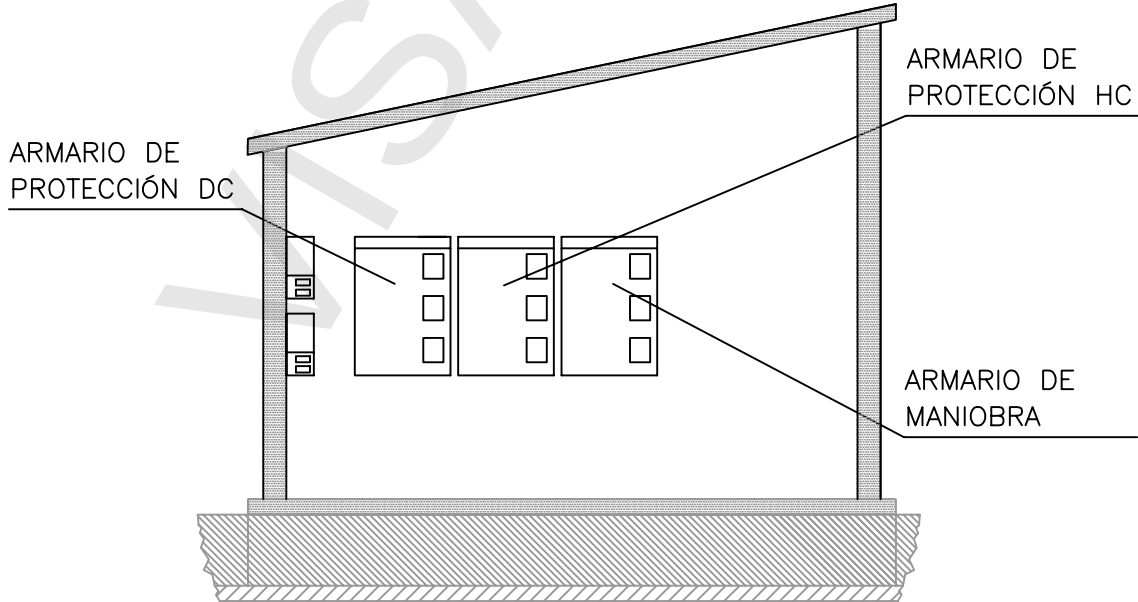


(ae) 3000 EL INGENIERO INDUSTRIAL COLEGIADO 14729 del COEIC JORDI PELLICER AMBERT	INSTALACIÓN FOTOVOLTAICA DE 113,4 kWp		FECHA ABRIL-08
	EMPLAZAMIENTO	POLÍGONO 21, PARCELA 106. LLEIDA (Lleida)	ESCALA 1:50
	PETICIONARIO	M ^a ÀNGELS ROSELL SIMON	Nº DE PLANO 11
	TITULO DE PLANO	SECCIONES CASETA	

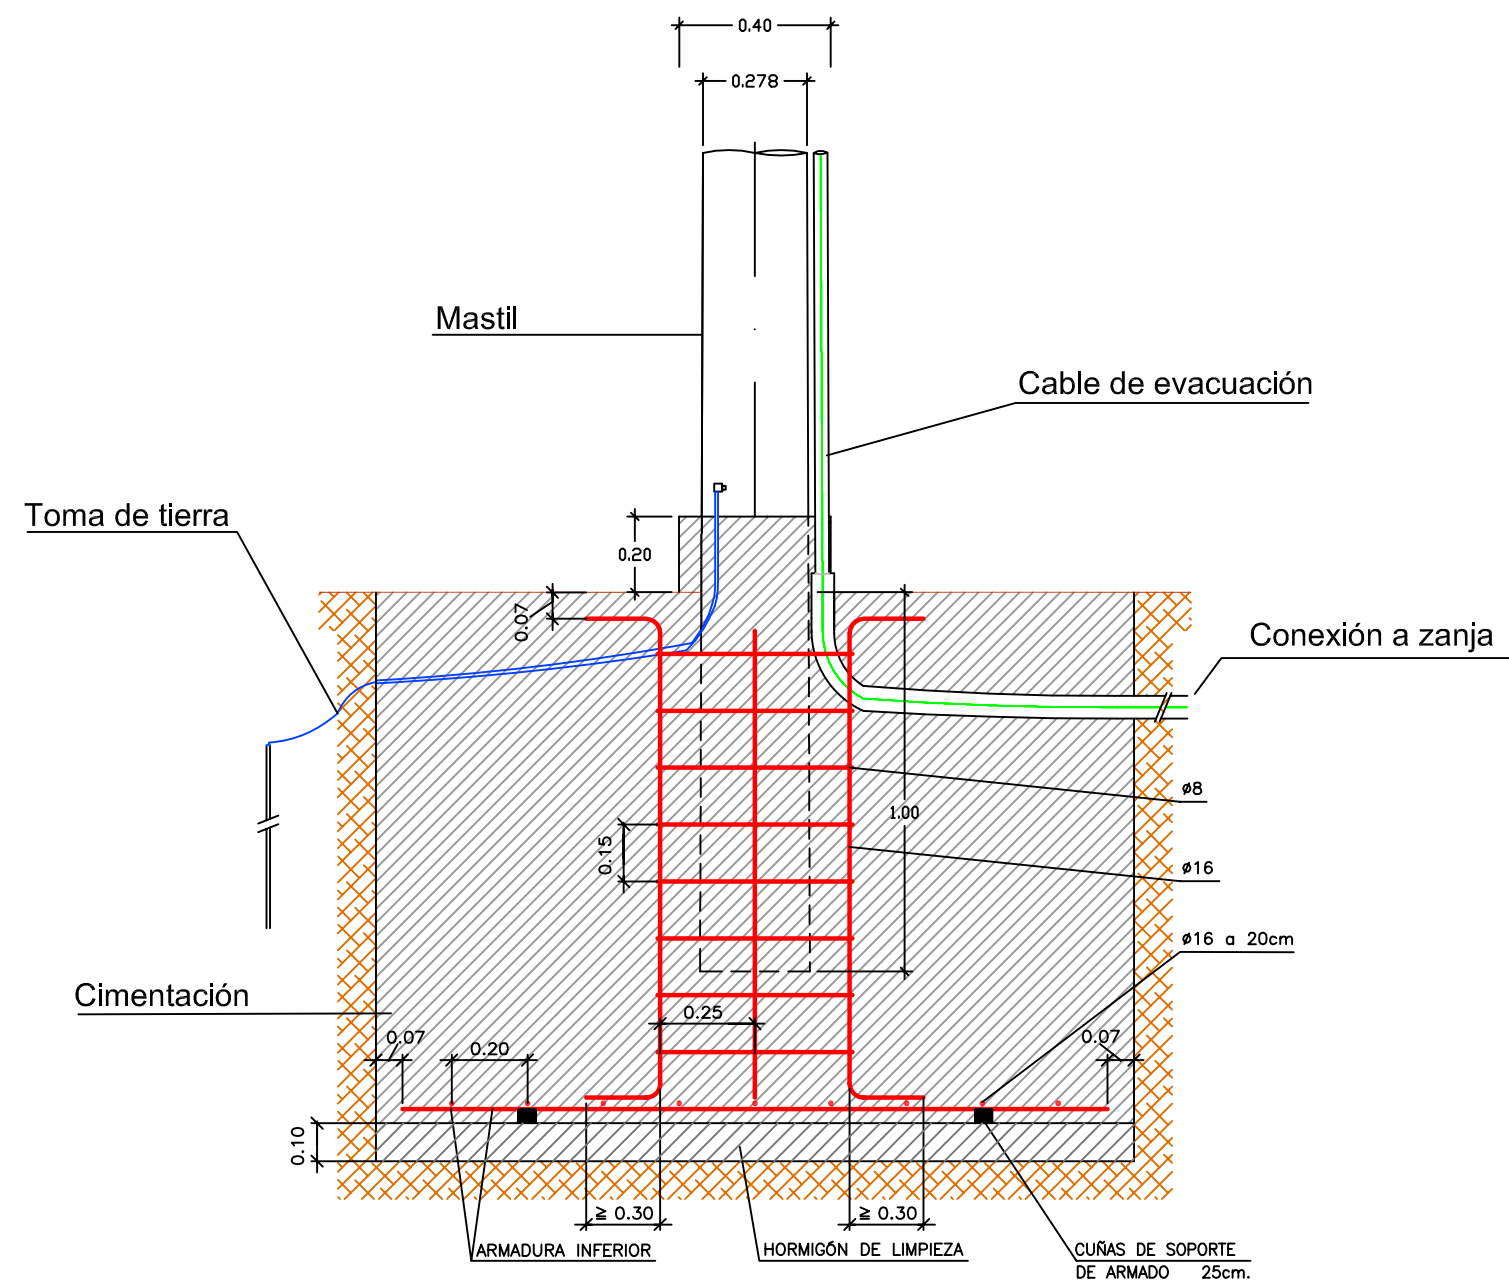


DIMENSIONES CIMENTOS	2,00m X 2,00m.
ALTURA	1,50m.

DETALLE CIMENTACIÓN
COLUMNA I TOMA DE TIERRA
E:1/20

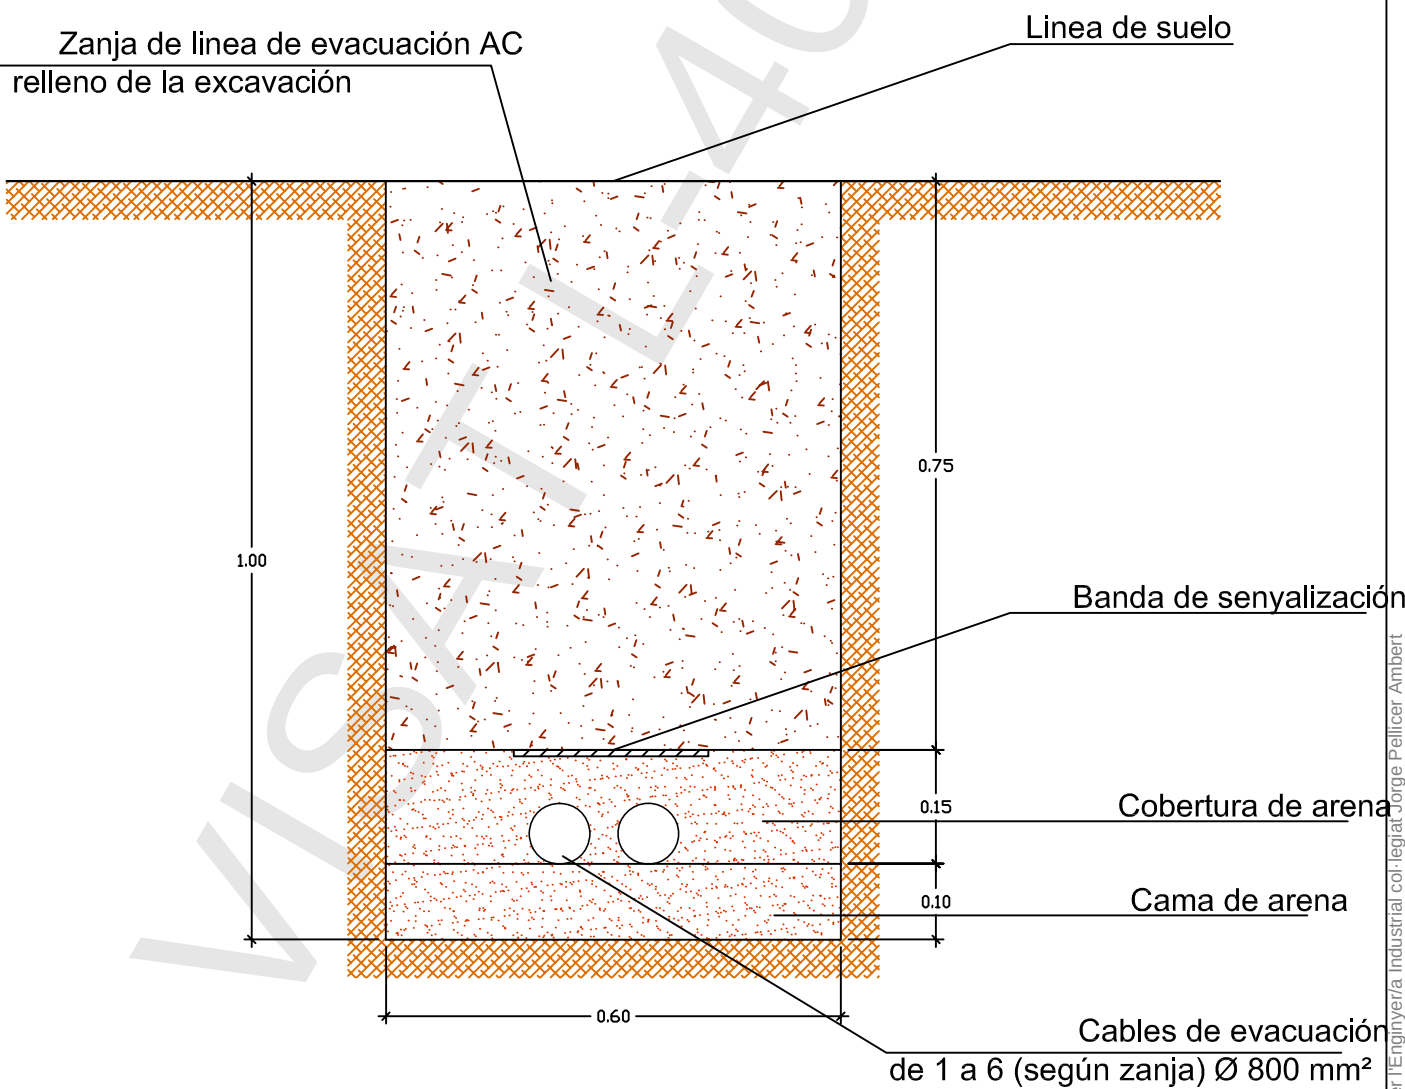

DETALLE ZANJA
E:1/10

(ae) 3000 EL INGENIERO INDUSTRIAL COLEGIADO 14729 del COEIC JORDI PELLICER AMBERT	INSTALACIÓN FOTOVOLTAICA DE 113,4 kWp		FECHA MARZO-08
	EMPLAZAMIENTO	POLÍGONO 21, PARCELA 106. LLEIDA (Lleida)	ESCALA Varias
	PETICIONARIO	M ^a ÀNGELS ROSELL SIMON	
	TITULO DE PLANO	DETALLES ZANJAS Y CIMENTACIONES	Nº DE PLANO 12

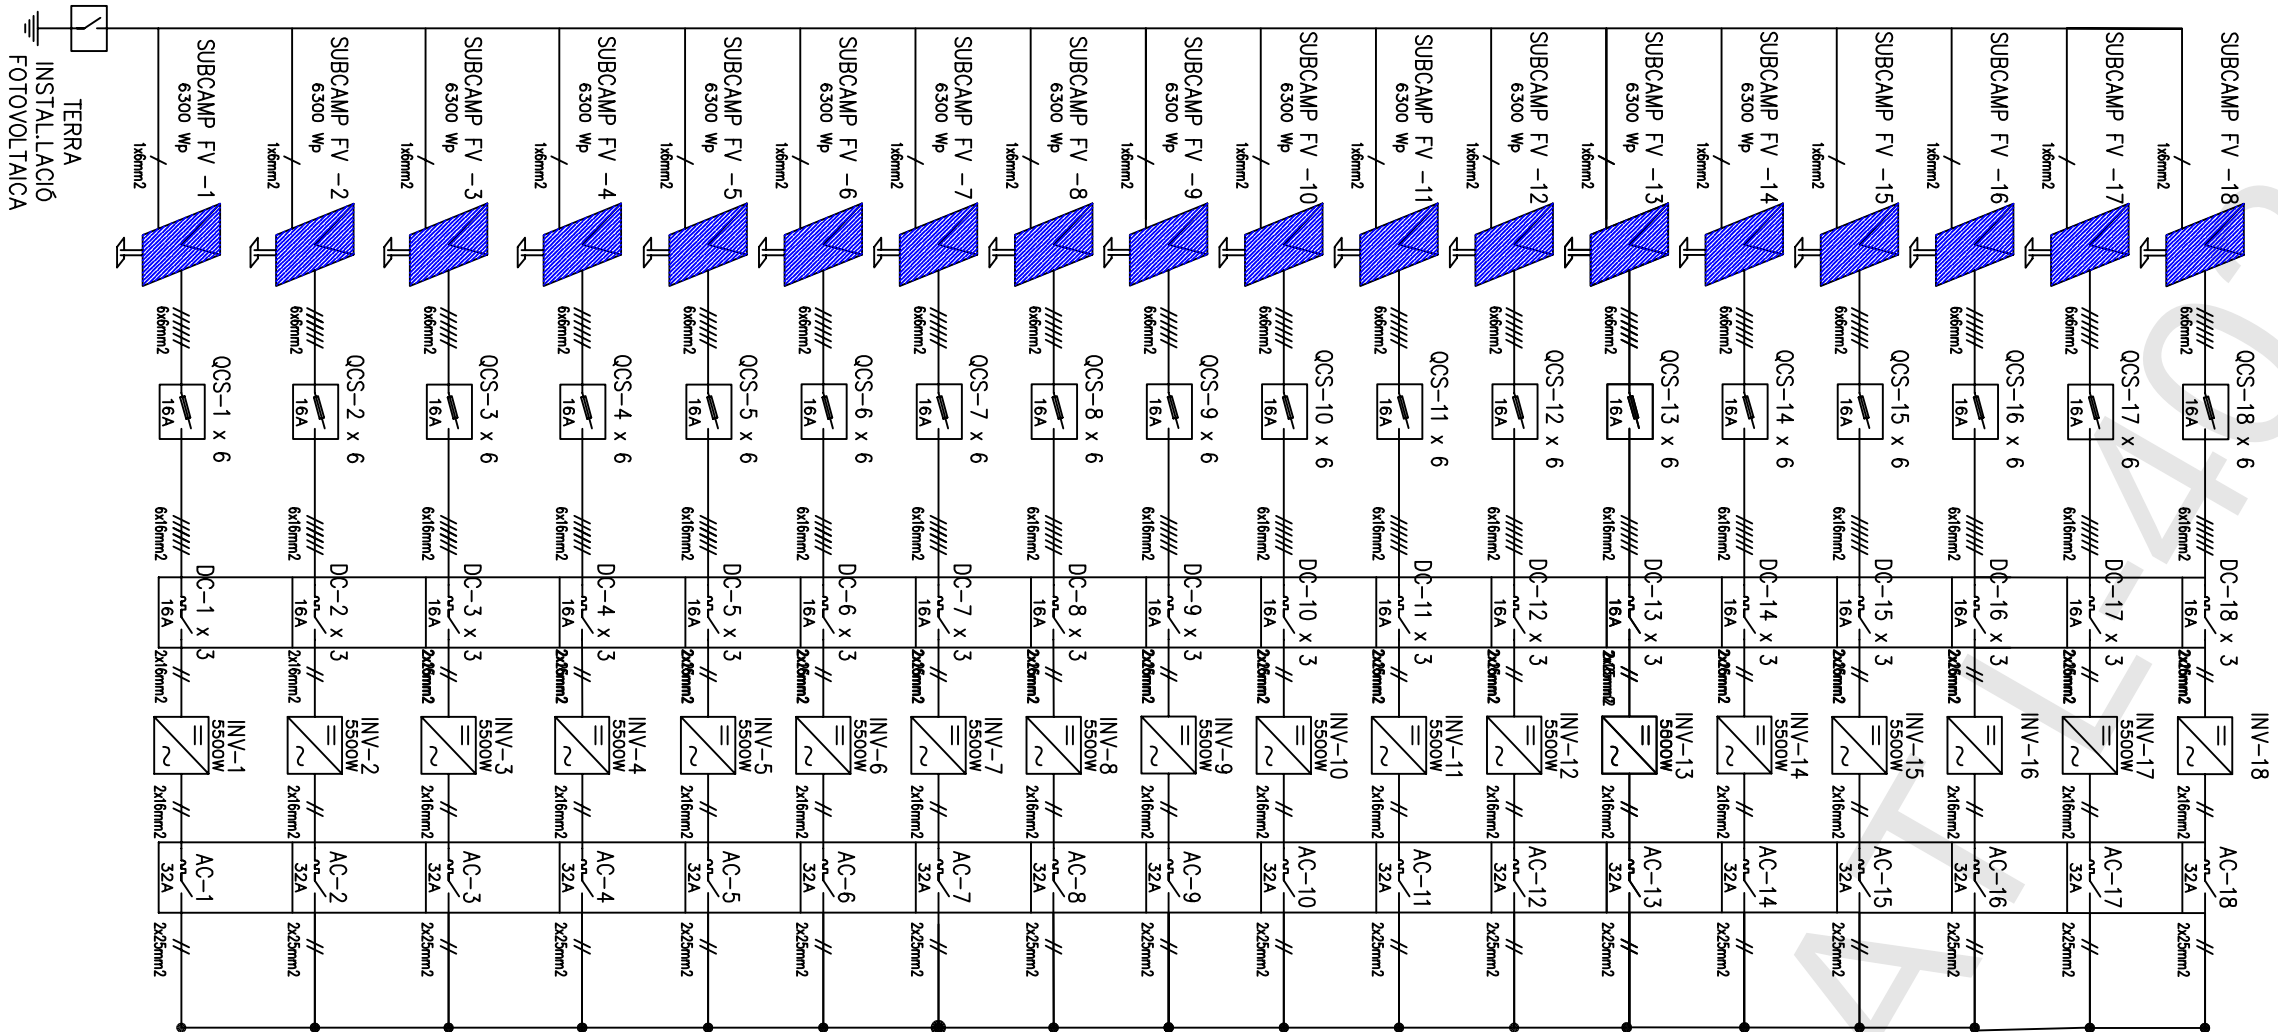

(ael) 3000 EL INGENIERO INDUSTRIAL COLEGIADO 14729 del COEIC JORDI PELLICER AMBERT	INSTALACION FOTOVOLTAICA DE 113,4 KWp		FECHA ABRIL 08
	EMPLAZAMIENTO	POLÍGONO 21, PARCELA 106. LLEIDA (Lleida)	ESCALA SE
	PETICIONARIO	Mª ÀNGELS ROSELL SIMON	
	TITULO DE PLANO	ESQUEMA UNIFILAR	Nº DE PLANO 13



EL INGENIERO INDUSTRIAL
COLEGIADO 14729 del COEIC

JORDI PELLICER AMBERT

