

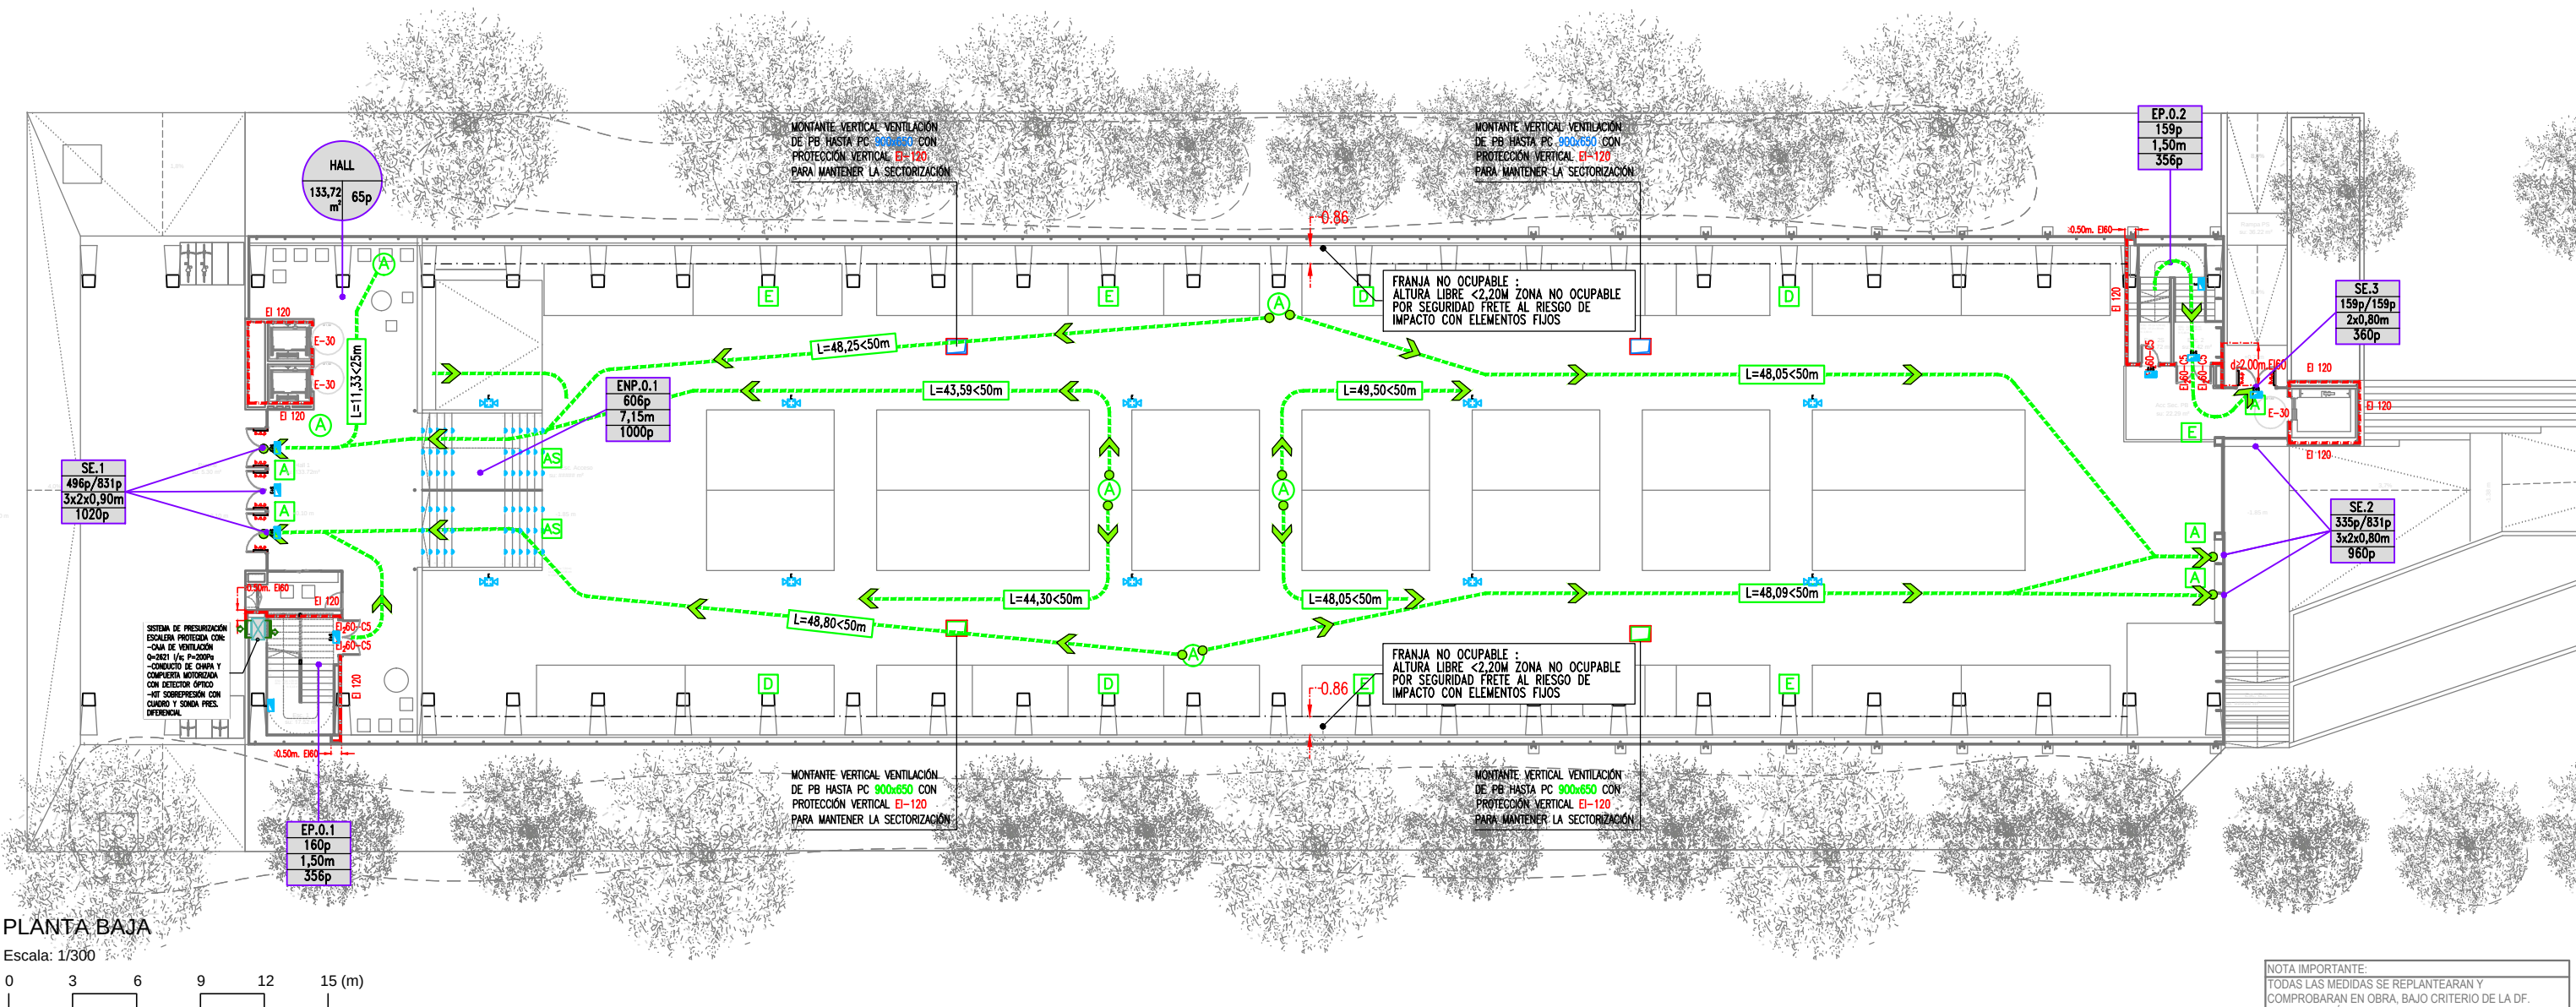
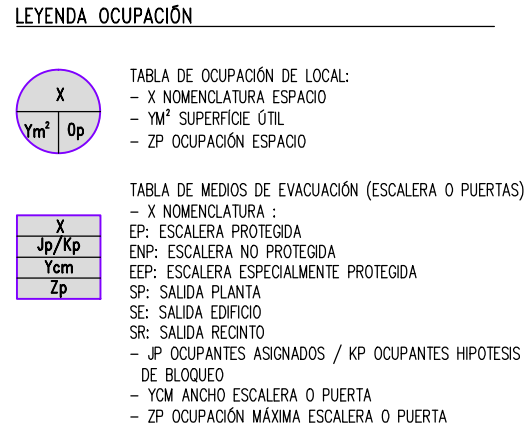


En dono fe,
El Secretari General de l'Ajuntament de Lleida,

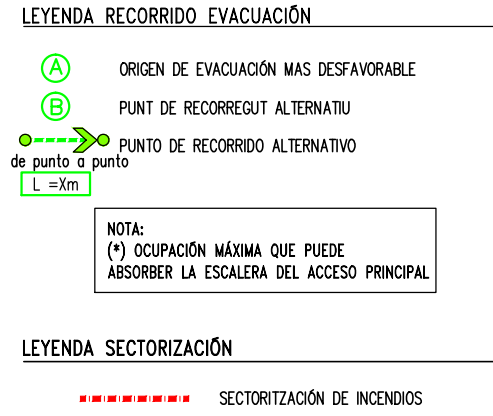

BR29 PREVALE
ESTABLE
ESTRUC

B MES R 29 ARQUITECTES, SLP
O'Comerg, 38 end, 4125007 LLERDA
Tel: 973 246054 Cif: A-25826684

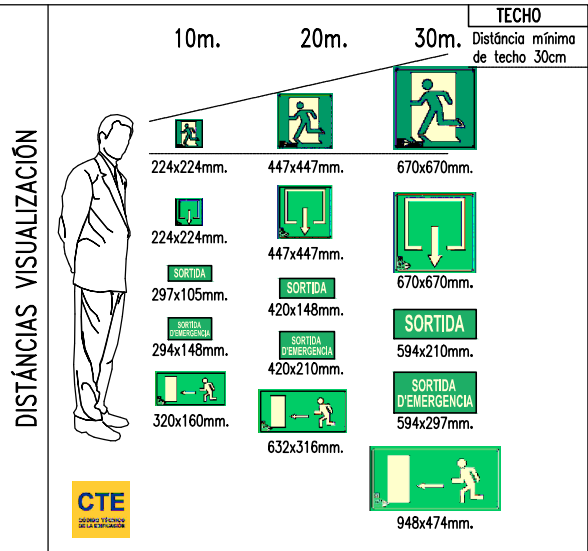

JUSTIFICACIÓN PROTECCIÓN CONTRA INCENDIOS

PROYECTO TÉCNICO: REHABILITACIÓN ENERGÉTICA DEL "PALAU DE VIDRE" EN EL MARCO DEL PLAN DE RECUPERACIÓN, TRANSFORMACIÓN Y RESILIENCIA FINANCIADOS POR LA UNIÓN EUROPEA CON LOS FONDOS NEXT GENERATION EU

EXPEDIENTE: 22317

FECHA: AGOSTO 2023

EMPLAZAMIENTO: ACCESO AVINGUDA PRESIDENT TARRADELLAS LLEIDA

PLANO: RECORRIDO EVACUACIÓN Y OCUPACIÓN PLANTA BAJA

ORIENTACIÓN

ESCALA: DIN A3: 1/300 NÚM. 22317MI.13.R1

LISTADO DE REVISIONES:

AUTOR DE PROYECTO: Jordi Gasulla Vives, Xavier F. Rodríguez Padilla, Josep M. Burgales Solanes, Santi Vives Sanfeliu

EQUIPO DE PROYECTO: einesa ingeniería s.l.

PROMOTOR: Ajuntament de Lleida Regidoria d'Urbanisme

Financiado por la Unión Europea

GOBIERNO DE ESPAÑA

MINISTERIO DE TRANSPORTES, MOVILIDAD Y AGENDA URBANA

Plan de Recuperación, Transformación y Resiliencia

PIREP

DISTANCIAS VISUALIZACIÓN	10m.	20m.	30m.	TECHO
				Distancia mínima de techo 30cm
	224x224mm.	447x447mm.	670x670mm.	
	224x224mm.	447x447mm.	670x670mm.	
	297x105mm.	420x148mm.	594x210mm.	
	294x148mm.	420x210mm.	594x297mm.	
	320x160mm.	632x316mm.	948x474mm.	


- LEYENDA SEÑALIZACIÓN, EVACUACIÓN
- A ROTULO SEÑALIZACIÓN "SALIDA"
 - B ROTULO SEÑALIZACIÓN "SALIDA EMERGENCIA"
 - D ROTULO SEÑALIZACIÓN "SALIDA A LA DERECHA"
 - E ROTULO SEÑALIZACIÓN "SALIDA A LA IZQUIERDA"
 - AS ROTULO SEÑALIZACIÓN "RECORRIDO ASCENDENTE"
 - DE ROTULO SEÑALIZACIÓN "RECORRIDO DESCENDENTE"
 - K ROTULO SEÑALIZACIÓN "NO USAR EN CASO DE INCENDIO"



- LEYENDA RECORRIDO EVACUACIÓN
- A ORIGEN DE EVACUACIÓN MAS DESFAVORABLE
 - B PUNTO DE RECORREGUT ALTERNATIU
 - PUNTO DE RECORRIDO ALTERNATIVO
 - L=Xm
- NOTA:
(*) OCUPACIÓN MÁXIMA QUE PUEDE ABSORBER LA ESCALERA DEL ACCESO PRINCIPAL.

- LEYENDA SECTORIZACIÓN
- SECTORIZACIÓN DE INCENDIOS

- LEYENDA OCUPACIÓN
- TABLA DE OCUPACIÓN DE LOCAL:
- X NOMENCLATURA ESPACIO
 - Ym² SUPERFICIE ÚTIL
 - Zp OCUPACIÓN ESPACIO
- TABLA DE MEDIOS DE EVACUACIÓN (ESCALERA O PUERTAS):
- X NOMENCLATURA :
 - EP: ESCALERA PROTEGIDA
 - ENP: ESCALERA NO PROTEGIDA
 - EPP: ESCALERA ESPECIALMENTE PROTEGIDA
 - SP: SALIDA PLANTA
 - SE: SALIDA EDIFICIO
 - SR: SALIDA RECINTO
 - JP OCUPANTES ASIGNADOS / KP OCUPANTES HIPOTESIS
 - DE BLOQUEO
 - Ycm ANCHO ESCALERA O PUERTA
 - Zp OCUPACIÓN MÁXIMA ESCALERA O PUERTA

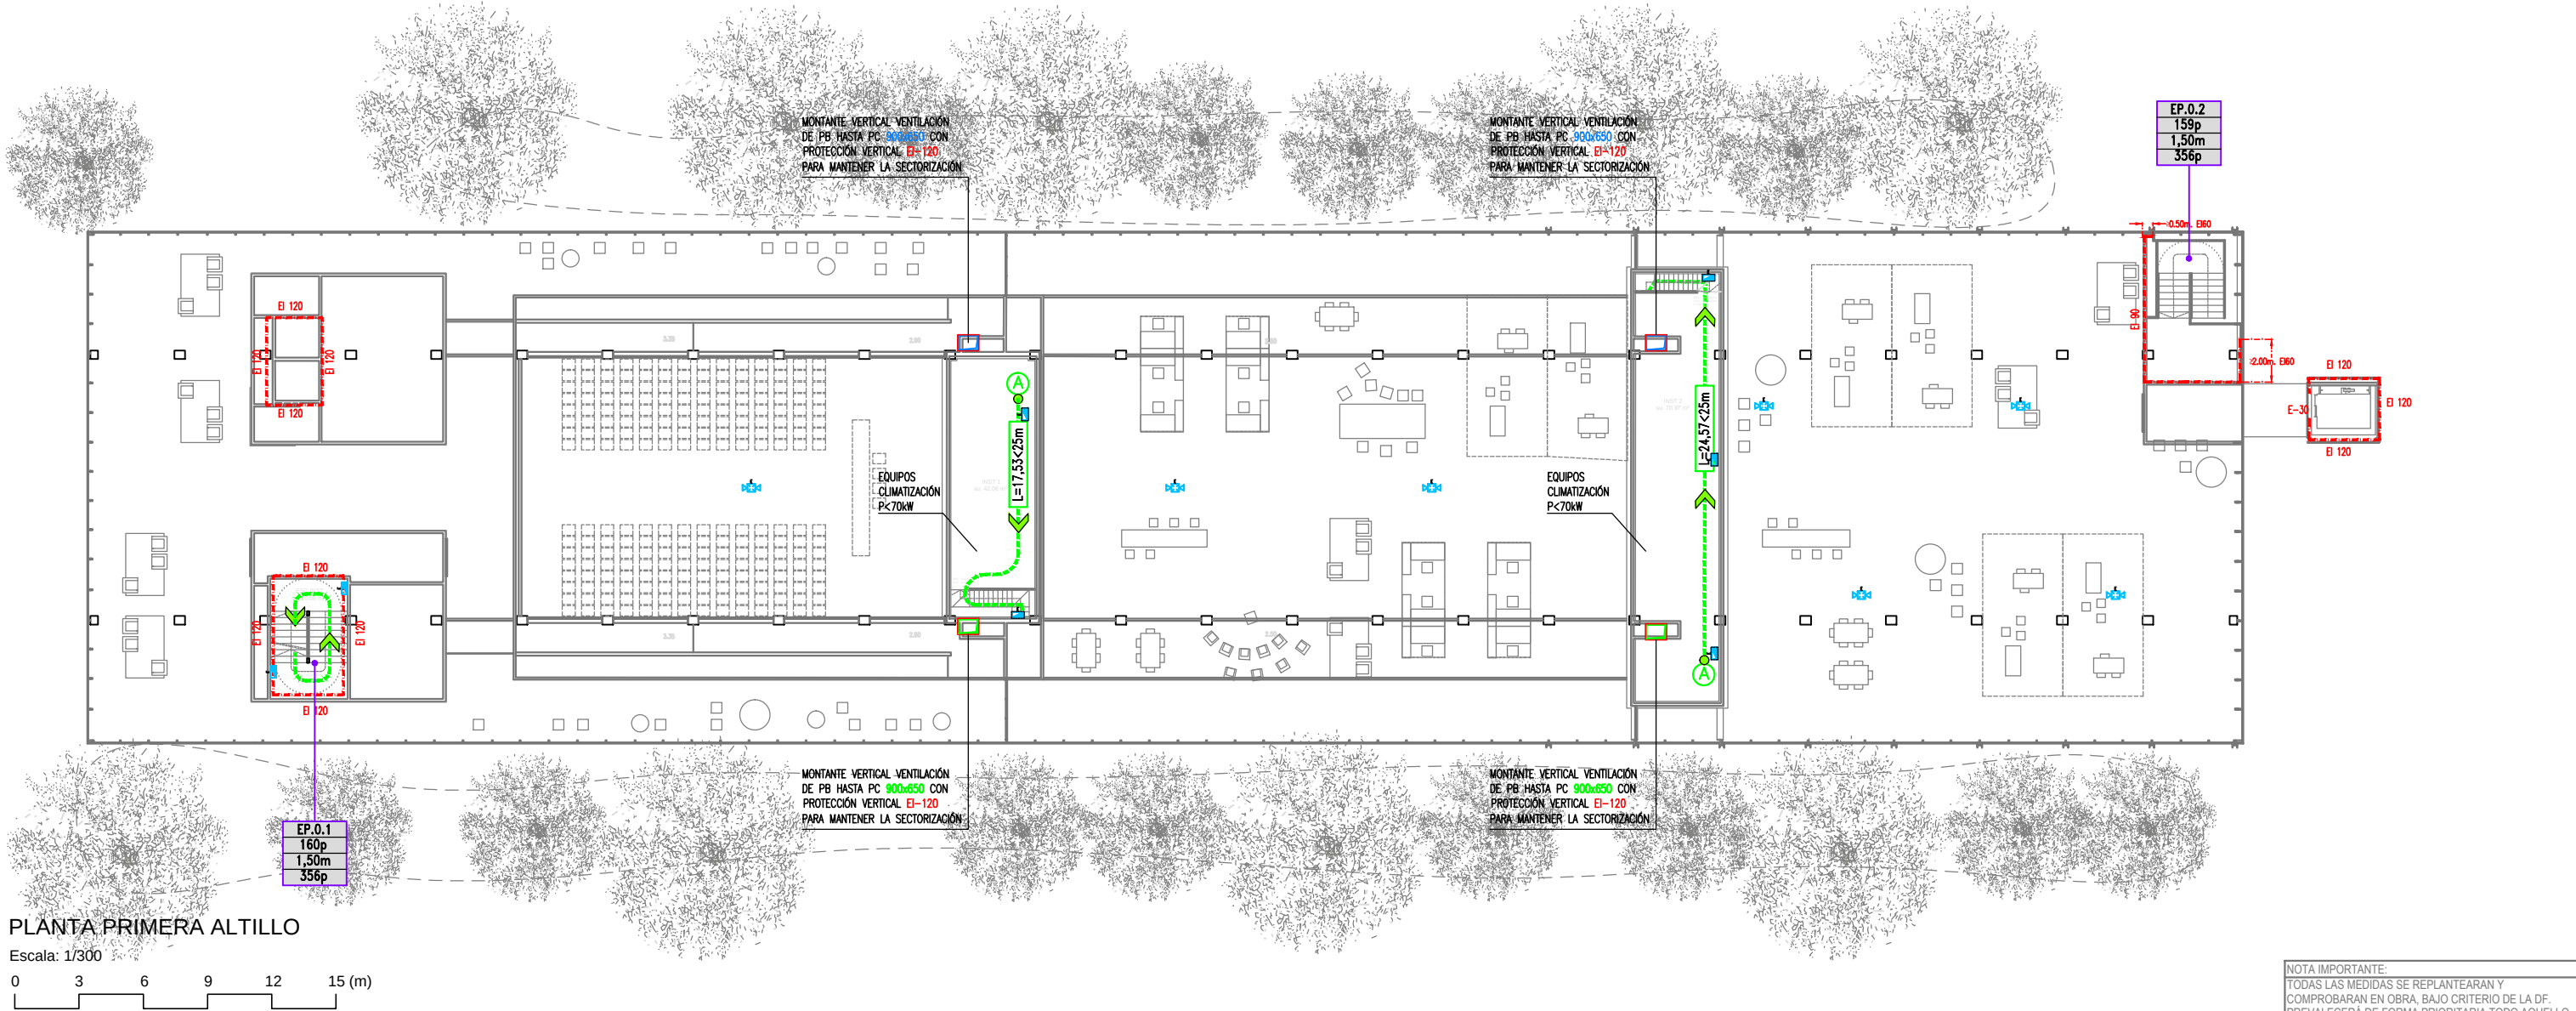

PLANTA PRIMERA ALTILLO

Escala: 1/300

0 3 6 9 12 15 (m)

JUSTIFICACIÓN PROTECCIÓN CONTRA INCENDIOS

PROYECTO TÉCNICO:
REHABILITACIÓN ENERGÉTICA DEL "PALAU DE VIDRE" EN EL MARCO DEL PLAN DE RECUPERACIÓN, TRANSFORMACIÓN Y RESILIENCIA FINANCIADOS POR LA UNIÓN EUROPEA CON LOS FONDOS NEXT GENERATION EU

EMPLAZAMIENTO ACCESO AVINGUDA PRESIDENT TARRADELLAS LLEIDA

EXPEDIENTE
22317
FECHA
AGOSTO 2023

PLANO:
RECORRIDO EVACUACIÓN Y OCUPACIÓN PLANTA PRIMERA ALTILLO

ORIENTACIÓN

ESCALA: DIN A3: 1/300
DIN A1: 1/150

NÚM.
22317MI.15.R1

LISTADO DE REVISIONES:

AUTOR DE PROYECTO
Jordi Gasulla Vives
Ingeniero industrial
Colegiado núm. 12679

Xavier F. Rodríguez Padilla
Colegiado núm. 37793-7

Josep M. Burgués Solanes
Colegiado núm. 37651-5

SANTI VIVES
ARQUITECTURA
SANTI VIVES
BARCELONA

EQUIPO DE PROYECTO
einesa ingeniería s.l.

PROMOTOR
LA PAERIA
Ajuntament de Lleida
Regidoria d'Urbanisme



Financiado por la Unión Europea
NextGenerationEU



GOBIERNO DE ESPAÑA
MINISTERIO DE TRANSPORTES, MOVILIDAD Y AGENDA URBANA


Plan de Recuperación
Transformación y Resiliencia



NOTA IMPORTANTE:
TODAS LAS MEDIDAS SE REPLANTEARÁN Y COMPROBARÁN EN OBRA, BAJO CRITERIO DE LA D.F. PREVALECE EN FORMA PRIORITARIA TODO AQUELLO ESTABLECIDO EN LOS PLANOS DE REPLANTEO DE ESTRUCTURA (ER)

BR29

© 2023 P. 29. AUTORES: S.V.P. S.L.
C/Granvia, 18. 08007 LLEIDA
Tel: 973 145400 - Cor: A. Miquel

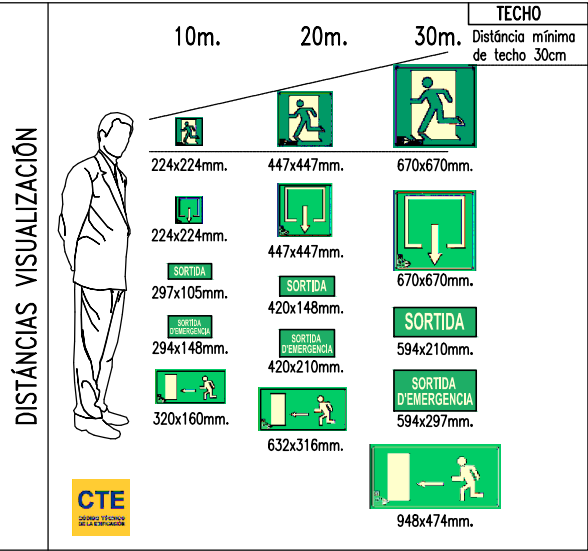

LEYENDA SEÑALIZACIÓN, EVACUACIÓN

- ROTULO SEÑALIZACIÓN "SALIDA"
- ROTULO SEÑALIZACIÓN "SALIDA EMERGENCIA"
- ROTULO SEÑALIZACIÓN "SALIDA A LA DERECHA"
- ROTULO SEÑALIZACIÓN "SALIDA A LA IZQUIERDA"
- ROTULO SEÑALIZACIÓN "RECORRIDO ASCENDENTE"
- ROTULO SEÑALIZACIÓN "RECORRIDO DESCENDENTE"
- ROTULO SEÑALIZACIÓN "NO USAR EN CASO DE INCENDIO"

LEYENDA RECORRIDO EVACUACIÓN


- ORIGEN DE EVACUACIÓN MAS DESFAVORABLE
- PUNT DE RECORREGUT ALTERNATIU
- PUNTO DE RECORRIDO ALTERNATIVO
- NOTA: (*) OCUPACIÓN MÁXIMA QUE PUEDE ABSORBER LA ESCALERA DEL ACCESO PRINCIPAL

LEYENDA OCUPACIÓN

- TABLA DE OCUPACIÓN DE LOCAL:
- TABLA DE MEDIOS DE EVACUACIÓN (ESCALERA O PUERTAS):
- NOTA: (*) OCUPACIÓN MÁXIMA QUE PUEDE ABSORBER LA ESCALERA DEL ACCESO PRINCIPAL

LEYENDA SECTORIZACIÓN

- SECTORITZACIÓ DE INCENDIOS

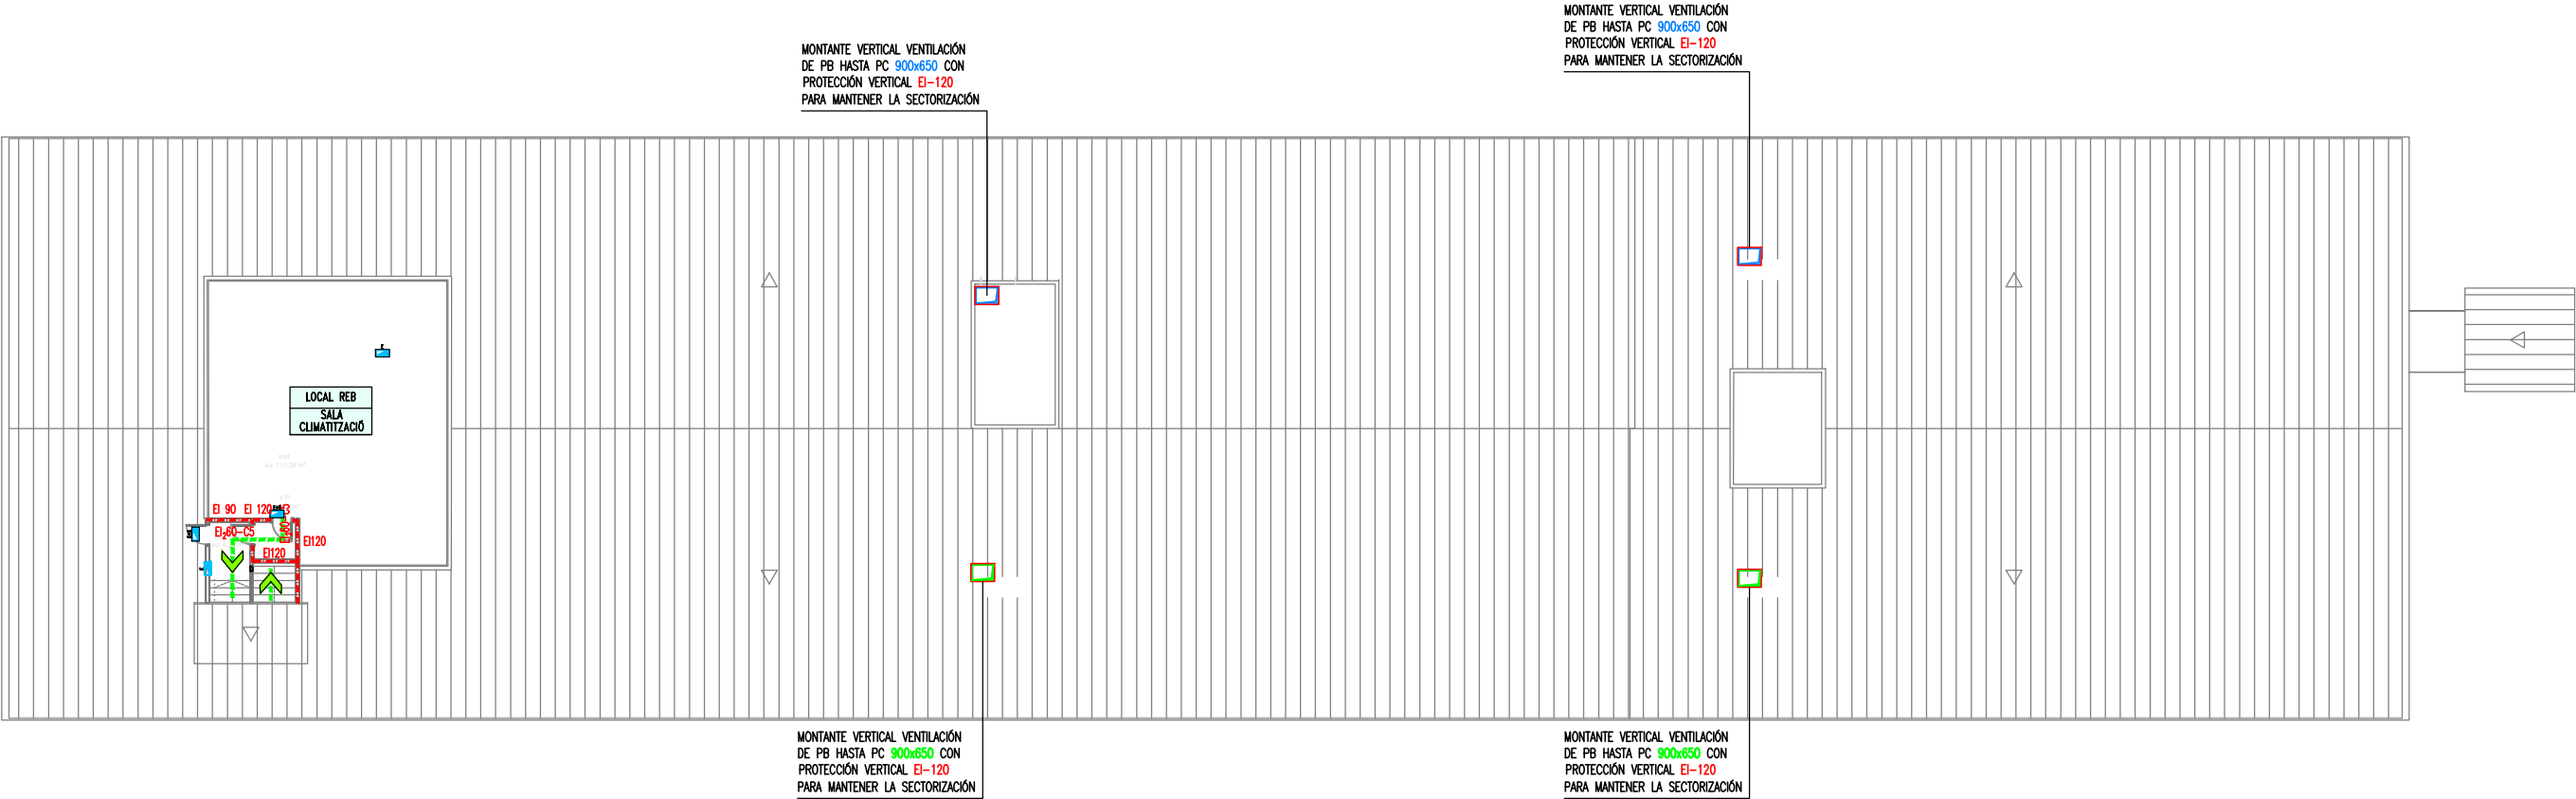

PLANTA CUBIERTA

Escala: 1/300

JUSTIFICACIÓN PROTECCIÓN CONTRA INCENDIOS

PROYECTO TÉCNICO: REHABILITACIÓN ENERGÉTICA DEL "PALAU DE VIDRE" EN EL MARCO DEL PLAN DE RECUPERACIÓN, TRANSFORMACIÓN Y RESILIENCIA FINANCIADOS POR LA UNIÓN EUROPEA CON LOS FONDOS NEXT GENERATION EU

EMPLAZAMIENTO: ACCESO AVINGUDA PRESIDENT TARRADELLAS LLEIDA

EXPEDIENTE: 22317

FECHA: AGOSTO 2023

PLANOS: RECORRIDO EVACUACIÓN Y OCUPACIÓN PLANTA CUBIERTA

ESCALA: DIN A3: 1/300 DIN A1: 1/150

NÚM.: 22317MI.16.R1

LISTADO DE REVISIONES:

AUTOR DE PROYECTO: Jordi Gasulla Vives, Xavier F. Rodríguez Padilla, Josep M. Burgués Solanes

EQUIPO DE PROYECTO: einesa ingeniería s.l.

PROMOTOR: Ajuntament de Lleida, Regidoria d'Urbanisme

Financiado por la Unión Europea


NextGenerationEU

GOBIERNO DE ESPAÑA

MINISTERIO DE TRANSPORTES, MOVILIDAD Y AGENDA URBANA

Plan de Recuperación, Transformación y Resiliencia

PIREP

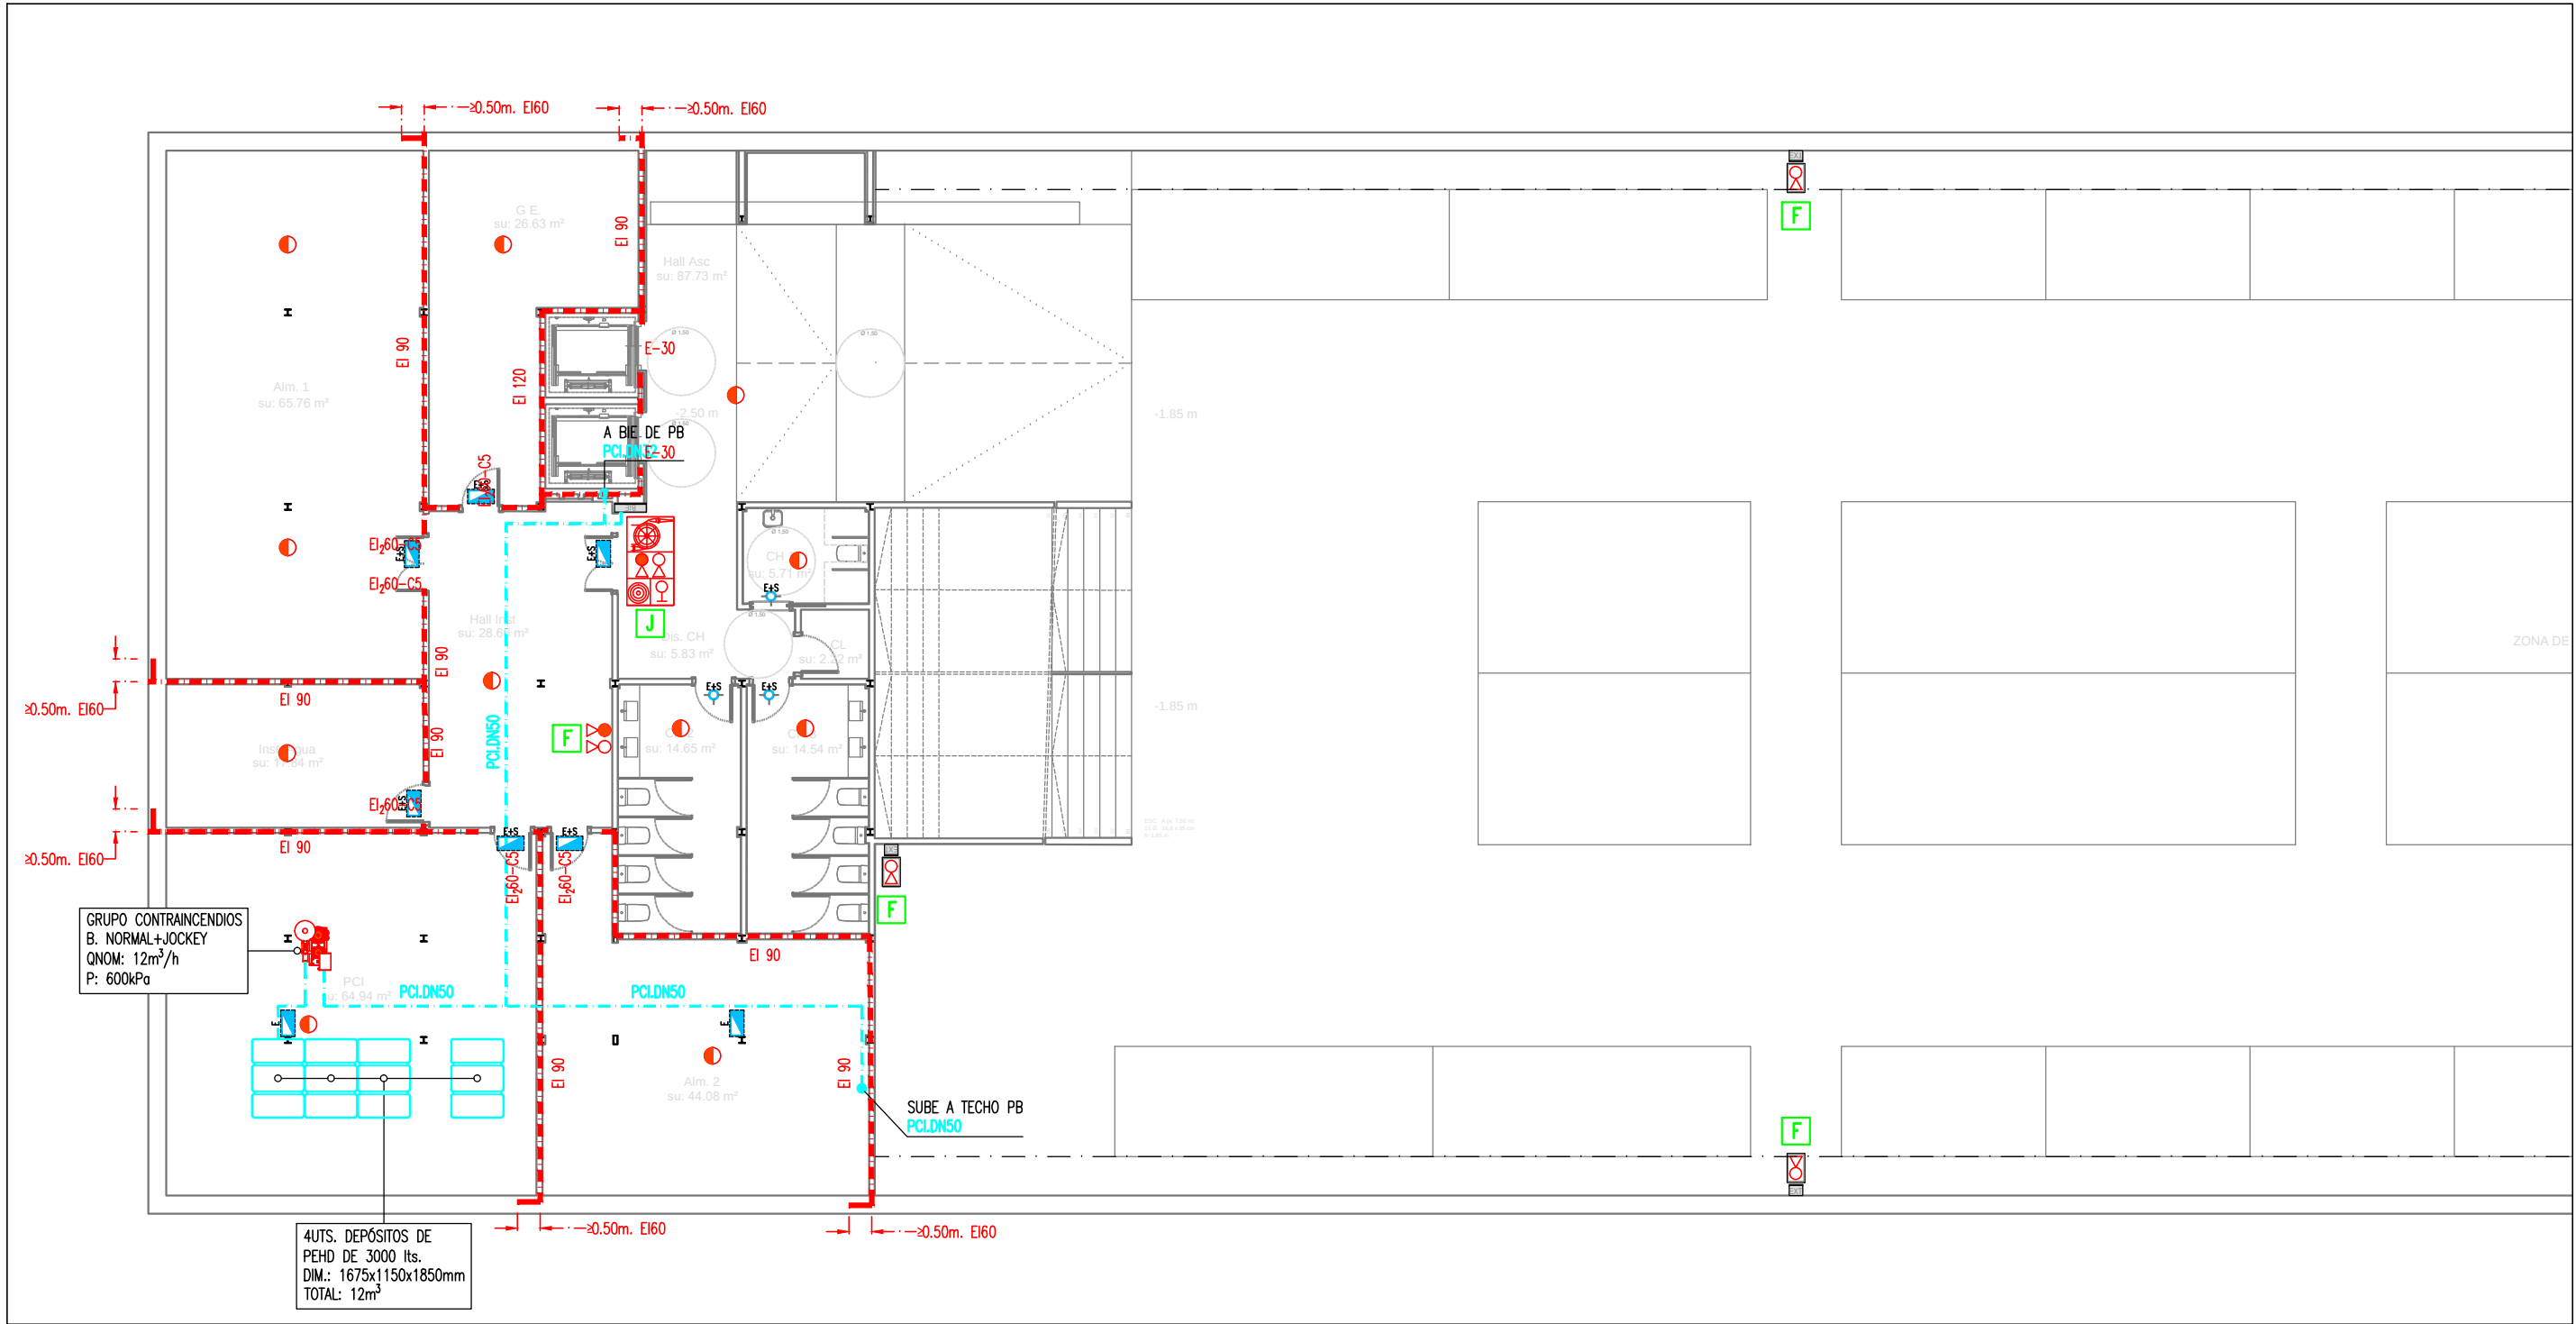

PLANTA SÓTANO (OESTE)

Escala: 1/150

0 1.5 3 4.5 6 7.5 (m)



LLEGENDA PROTECCIÓN CONTRA INCENDIOS

- TUBERÍA RED BIE'S DE ACERO NEGRO ESTIRADO UNE 19.052
- ARMARIO CONJUNTO BIE 25mm INCLUYE:
 - BOCA DE INCENDIOS EQUIPADA (B.I.E.) CON MANGUERA DE 20m i Ø25mm
 - EXTINTOR CO2 5 Kg. 89B.
 - EXTINTOR POLVO SECO 6 Kg. 21A-113B
 - SIRENA ACÚSTICA INTERIOR
 - PULSADOR DE EMERGENCIA
- EXTINTOR POLVO SECO 6kg 21A-113B EN ARMARIO
- EXTINTOR DE CO2 5kg 89B EN SUPERFICIE
- DETECTOR ÓPTICO DE HUMOS
- RETENEDOR ELECTROMAGNÉTICO DE PUERTA NORMALMENTE ABIERTA
- SIRENA EXTERIOR ÓPTICA-ACÚSTICA

LEYENDA ALUMBRADO DE EMERGENCIA

- APARATO AUTÓNOMO Y ESTANCO DE EMERGENCIA Y SEGURIDAD 250lm/1h/LED. EJECUCIÓN SUPERFICIAL. DAISALUX/NOVA LD N5
- APARATO AUTÓNOMO DE EMERGENCIA Y SEGURIDAD 400lm/1h/LED. EJECUCIÓN EMPOTRADA. DAISALUX/NOVA LD N5
- APARATO AUTÓNOMO DE EMERGENCIA Y SEGURIDAD 200lm/1h/LED. EJECUCIÓN EMPOTRADA. DAISALUX/IZAR N30
- APARATO AUTÓNOMO DE EMERGENCIA Y SEGURIDAD CON 2 PROYECTORES 2x11W. 1125lm/1h/PL. EJECUCIÓN SUPERFICIAL. DAISALUX/ZP2-N24
- LUMINARIA TIPO BALIZA CON LÁMPARA LED 0,4W EN ESCALÓN

DETALLE COLOCACIÓN Y SITUACIÓN DE B.I.E Y EXTINTOR SEGÚN RD513/2017

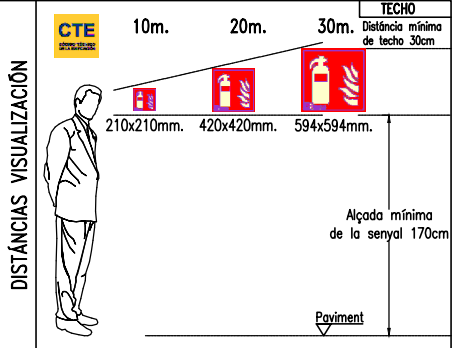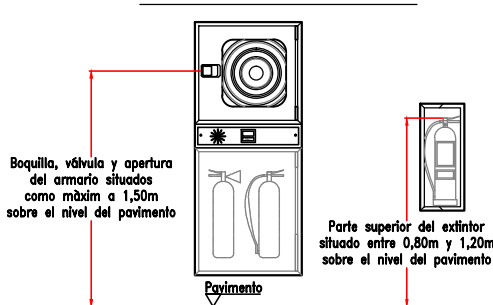

NOTA IMPORTANTE:
TODAS LAS MEDIDAS SE REPLANTEARÁN Y COMPROBARÁN EN OBRA, BAJO CRITERIO DE LA D.F. PREVALECIERÁ DE FORMA PRIORITARIA TODO AQUELLO ESTABLECIDO EN LOS PLANOS DE REPLANTEO DE ESTRUCTURA (ER)

JUSTIFICACIÓN PROTECCIÓN CONTRA INCENDIOS

PROYECTO TÉCNICO:
REHABILITACIÓN ENERGÉTICA DEL "PALAU DE VIDRE" EN EL MARCO DEL PLAN DE RECUPERACIÓN, TRANSFORMACIÓN Y RESILIENCIA FINANCIADOS POR LA UNIÓN EUROPEA CON LOS FONDOS NEXT GENERATION EU

EMPLAZAMIENTO

ACCESO AVINGUDA PRESIDENT TARRADELLAS LLEIDA

EXPEDIENTE
22317

FECHA
AGOSTO 2023

PLANO:
INSTALACIONES PROTECCIÓN CONTRA INCENDIOS PLANTA SÓTANO (OESTE)

ESCALA: DIN A3: 1/150
DIN A1: 1/75

NÚM.
22317MI.17.R1

LISTADO DE REVISIONES:

AUTOR DE PROYECTO
Jordi Gasulla Vives
Ingeniero industrial
Colegiado núm. 12879

EQUIPO DE PROYECTO
einesa ingeniería s.l.


PROMOTOR
Ajuntament de Lleida
Regidoria d'Urbanisme

Financiado por la Unión Europea
NextGenerationEU

GOBIERNO DE ESPAÑA
MINISTERIO DE TRANSPORTES, MOVILIDAD Y AGENDA URBANA

Plan de Recuperación, Transformación y Resiliencia

PIREP

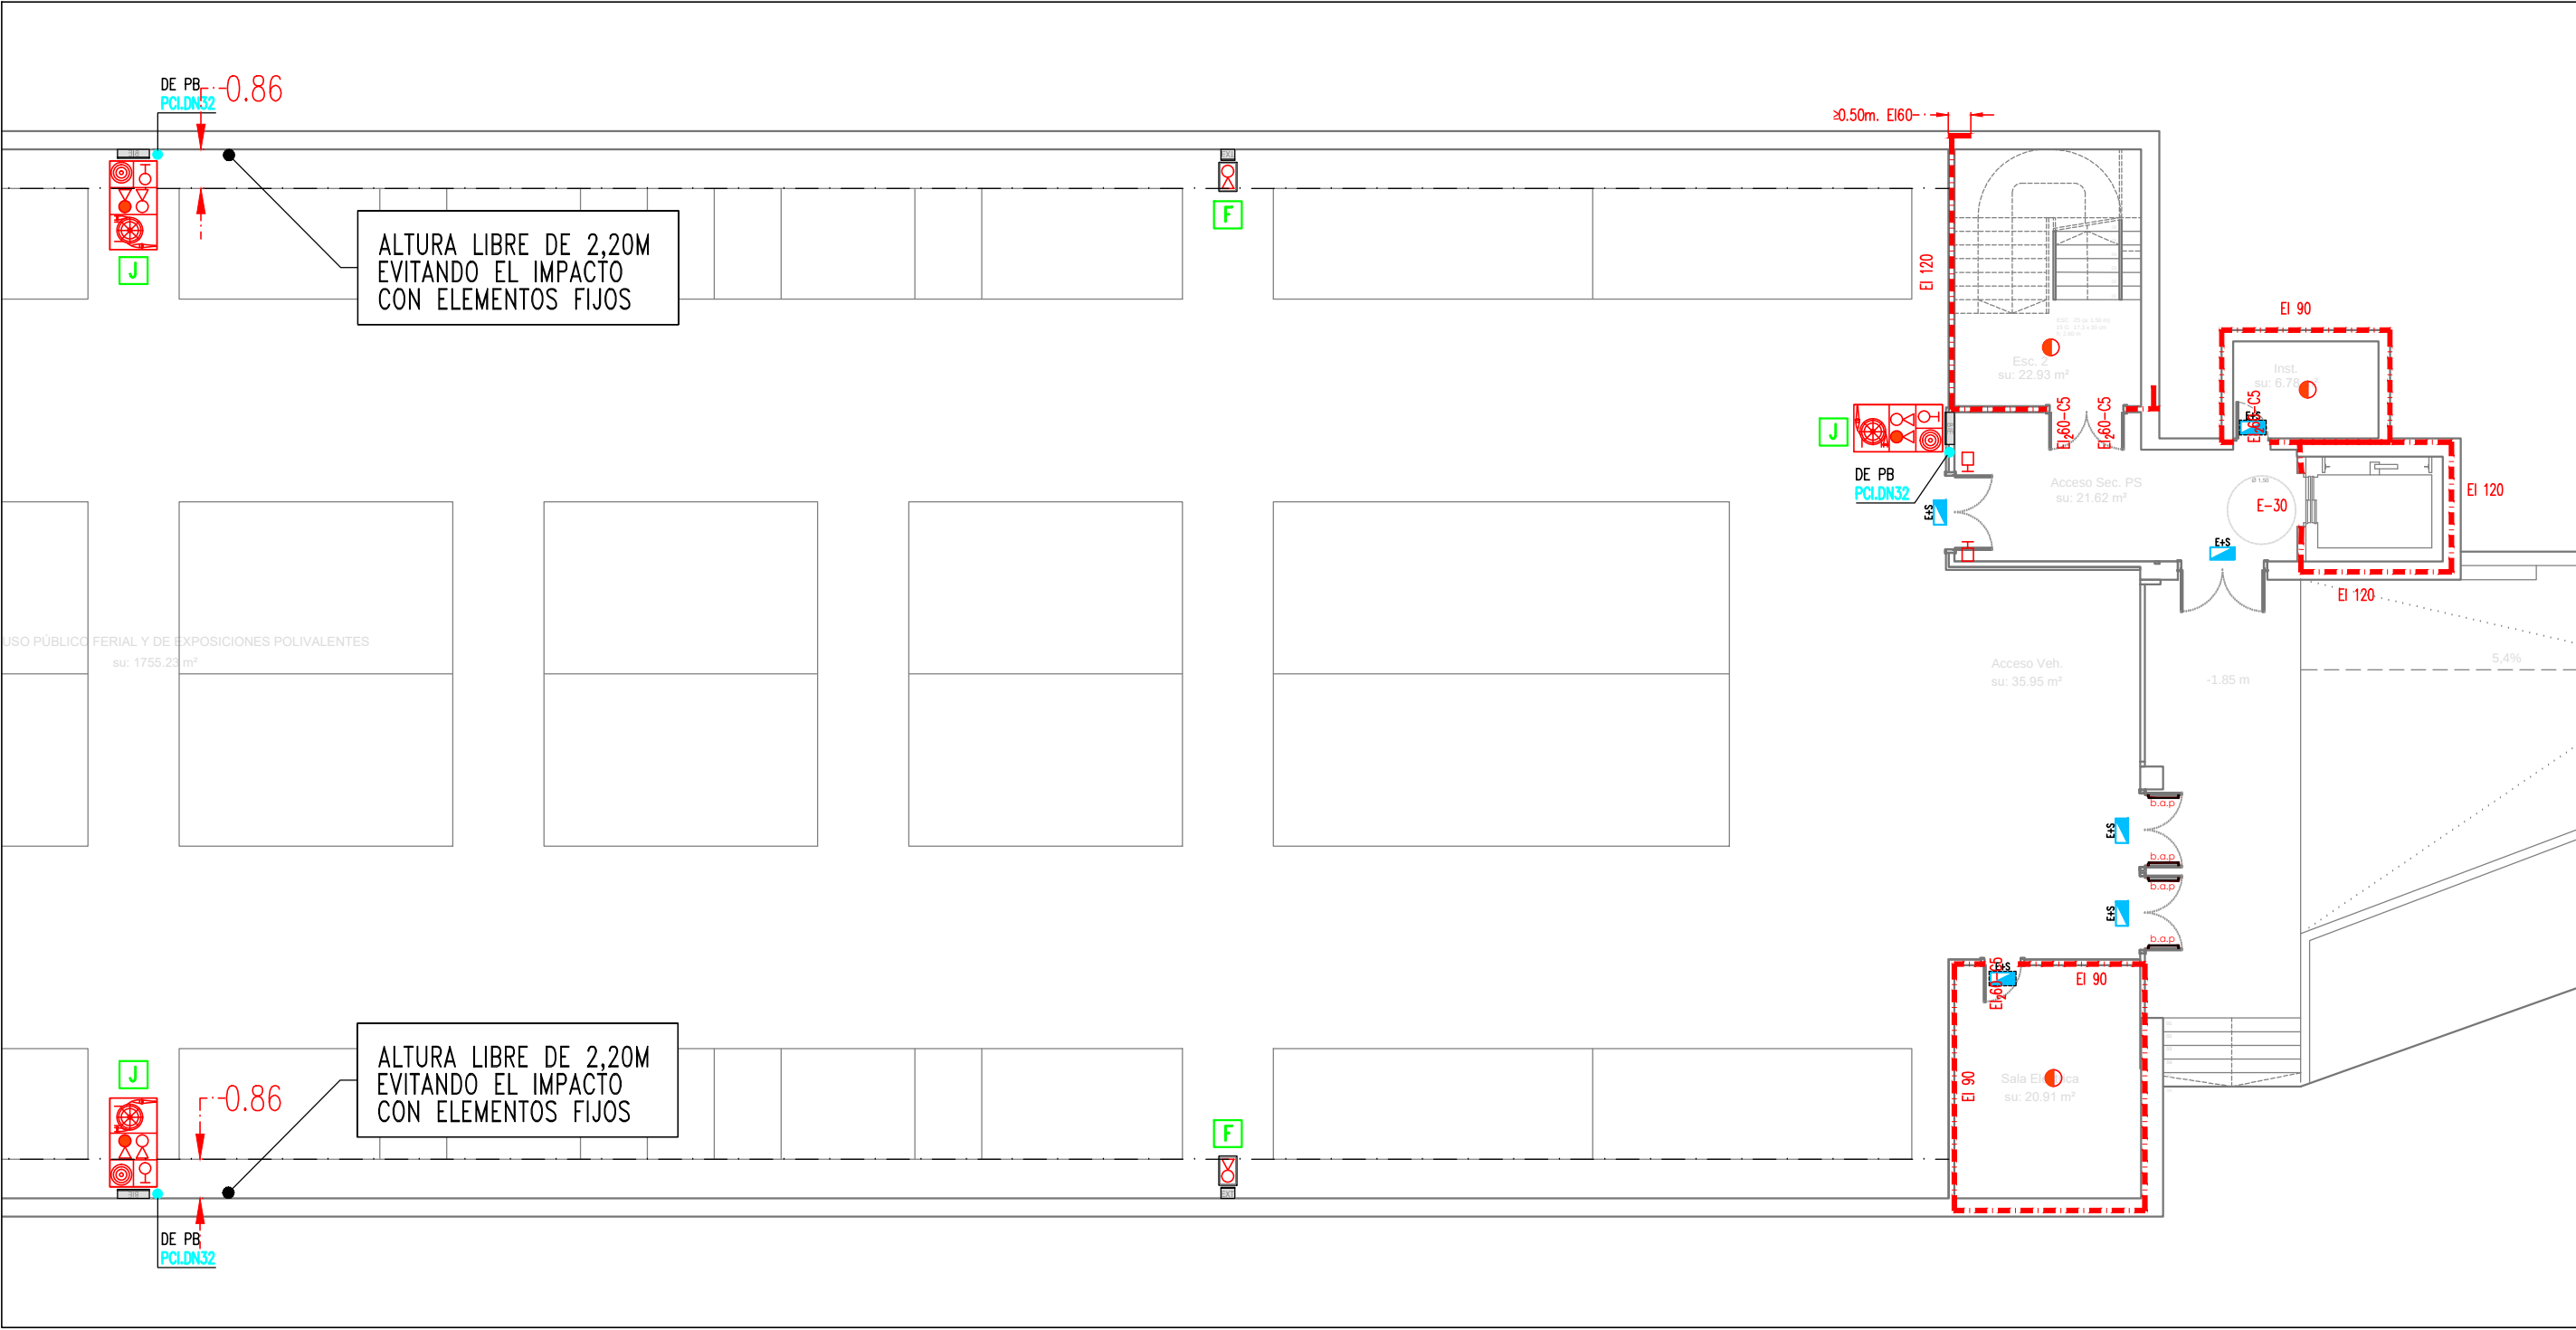

PLANTA SÓTANO (ESTE)

Escala: 1/150
0 1.5 3 4.5 6 7.5 (m)

LLEGENDA PROTECCIÓ CONTRA INCENDIS



- TUBERÍA RED BIE'S DE ACERO NEGRO ESTIRADO UNE 19.052
- ARMARIO CONJUNTO BIE'S 25mm INCLUYE:
 - BOCA DE INCENDIOS EQUIPADA (B.I.E.) CON MANGUERA DE 20m i Ø25mm
 - EXTINTOR CO2 5 Kg. 89B.
 - EXTINTOR POLVO SECO 6 Kg. 21A-113B
 - SIRENA ACÚSTICA INTERIOR
 - PULSADOR DE EMERGENCIA
- EXTINTOR POLVO SECO 6kg 21A-113B EN ARMARIO
- EXTINTOR DE CO2 5kg 89B EN SUPERFICIE
- DETECTOR ÓPTICO DE HUMOS
- RETENEDOR ELECTROMAGNÉTICO DE PUERTA NORMALMENTE ABIERTA
- SIRENA EXTERIOR ÓPTICA-ACÚSTICA



LEYENDA ALUMBRADO DE EMERGENCIA

- APARATO AUTÓNOMO Y ESTANCO DE EMERGENCIA Y SEGURIDAD 250lm/1h/LED. EJECUCIÓN SUPERFICIAL. DAISALUX/NOVA LD N5
- APARATO AUTÓNOMO DE EMERGENCIA Y SEGURIDAD 400lm/1h/LED. EJECUCIÓN EMPOTRADA. DAISALUX/NOVA LD N5
- APARATO AUTÓNOMO DE EMERGENCIA Y SEGURIDAD 200lm/1h/LED. EJECUCIÓN EMPOTRADA. DAISALUX/IZAR N30
- APARATO AUTÓNOMO DE EMERGENCIA Y SEGURIDAD CON 2 PROYECTORES 2x11W. 1125lm/1h/PL. EJECUCIÓN SUPERFICIAL. DAISALUX/ZP2-N24
- LUMINARIA TIPO BALIZA CON LÁMPARA LED 0,4W EN ESCALÓN

DETALLE COLOCACIÓN Y SITUACIÓN DE B.I.E Y EXTINTOR SEGÚN RD513/2017

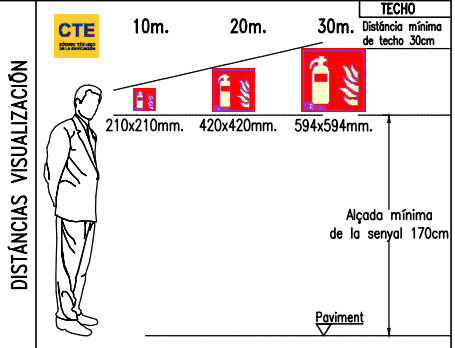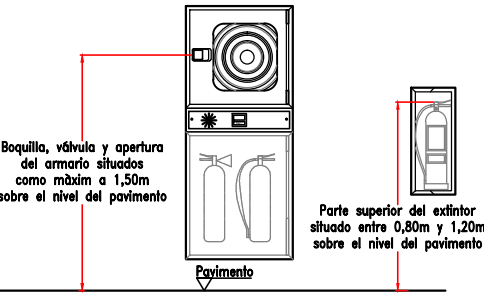

NOTA IMPORTANTE:
TODAS LAS MEDIDAS SE REPLANTEARÁN Y COMPROBARÁN EN OBRA, BAJO CRITERIO DE LA D.F. PREVALECE DE FORMA PRIORITARIA TODO AQUELLO ESTABLECIDO EN LOS PLANOS DE REPLANTEO DE ESTRUCTURA (ER)

JUSTIFICACIÓN PROTECCIÓN CONTRA INCENDIOS

PROYECTO TÉCNICO:
REHABILITACIÓN ENERGÉTICA DEL "PALAU DE VIDRE" EN EL MARCO DEL PLAN DE RECUPERACIÓN, TRANSFORMACIÓN Y RESILIENCIA FINANCIADOS POR LA UNIÓN EUROPEA CON LOS FONDOS NEXT GENERATION EU

EXPEDIENTE
22317
FECHA
AGOSTO 2023

PLANO:
INSTALACIONES PROTECCIÓN CONTRA INCENDIOS PLANTA SÓTANO (ESTE)
ORIENTACIÓN
ESCALA: DIN A3: 1/150
DIN A1: 1/75
NÚM.
22317MI.18.R1
LISTADO DE REVISIONES:

AUTOR DE PROYECTO
Jordi Gasulla Vives Ingeniero industrial Colegiado núm. 12679
Xavier F. Rodríguez Padilla Colegiado núm. 37793-7
Josep M. Burgués Solanes Colegiado núm. 37681-5
SANTI VIVES ARQUITECTURA SANTI VIVES BARCELONA
EQUIPO DE PROYECTO
einesa ingeniería s.l.

PROMOTOR
LA PAERIA
Ajuntament de Lleida Regidoria d'Urbanisme



 

Financiado por la Unión Europea
NextGenerationEU



GOBIERNO DE ESPAÑA
MINISTERIO DE TRANSPORTES, MOVILIDAD Y AGENDA URBANA

Plan de Recuperación Transformación y Resiliencia



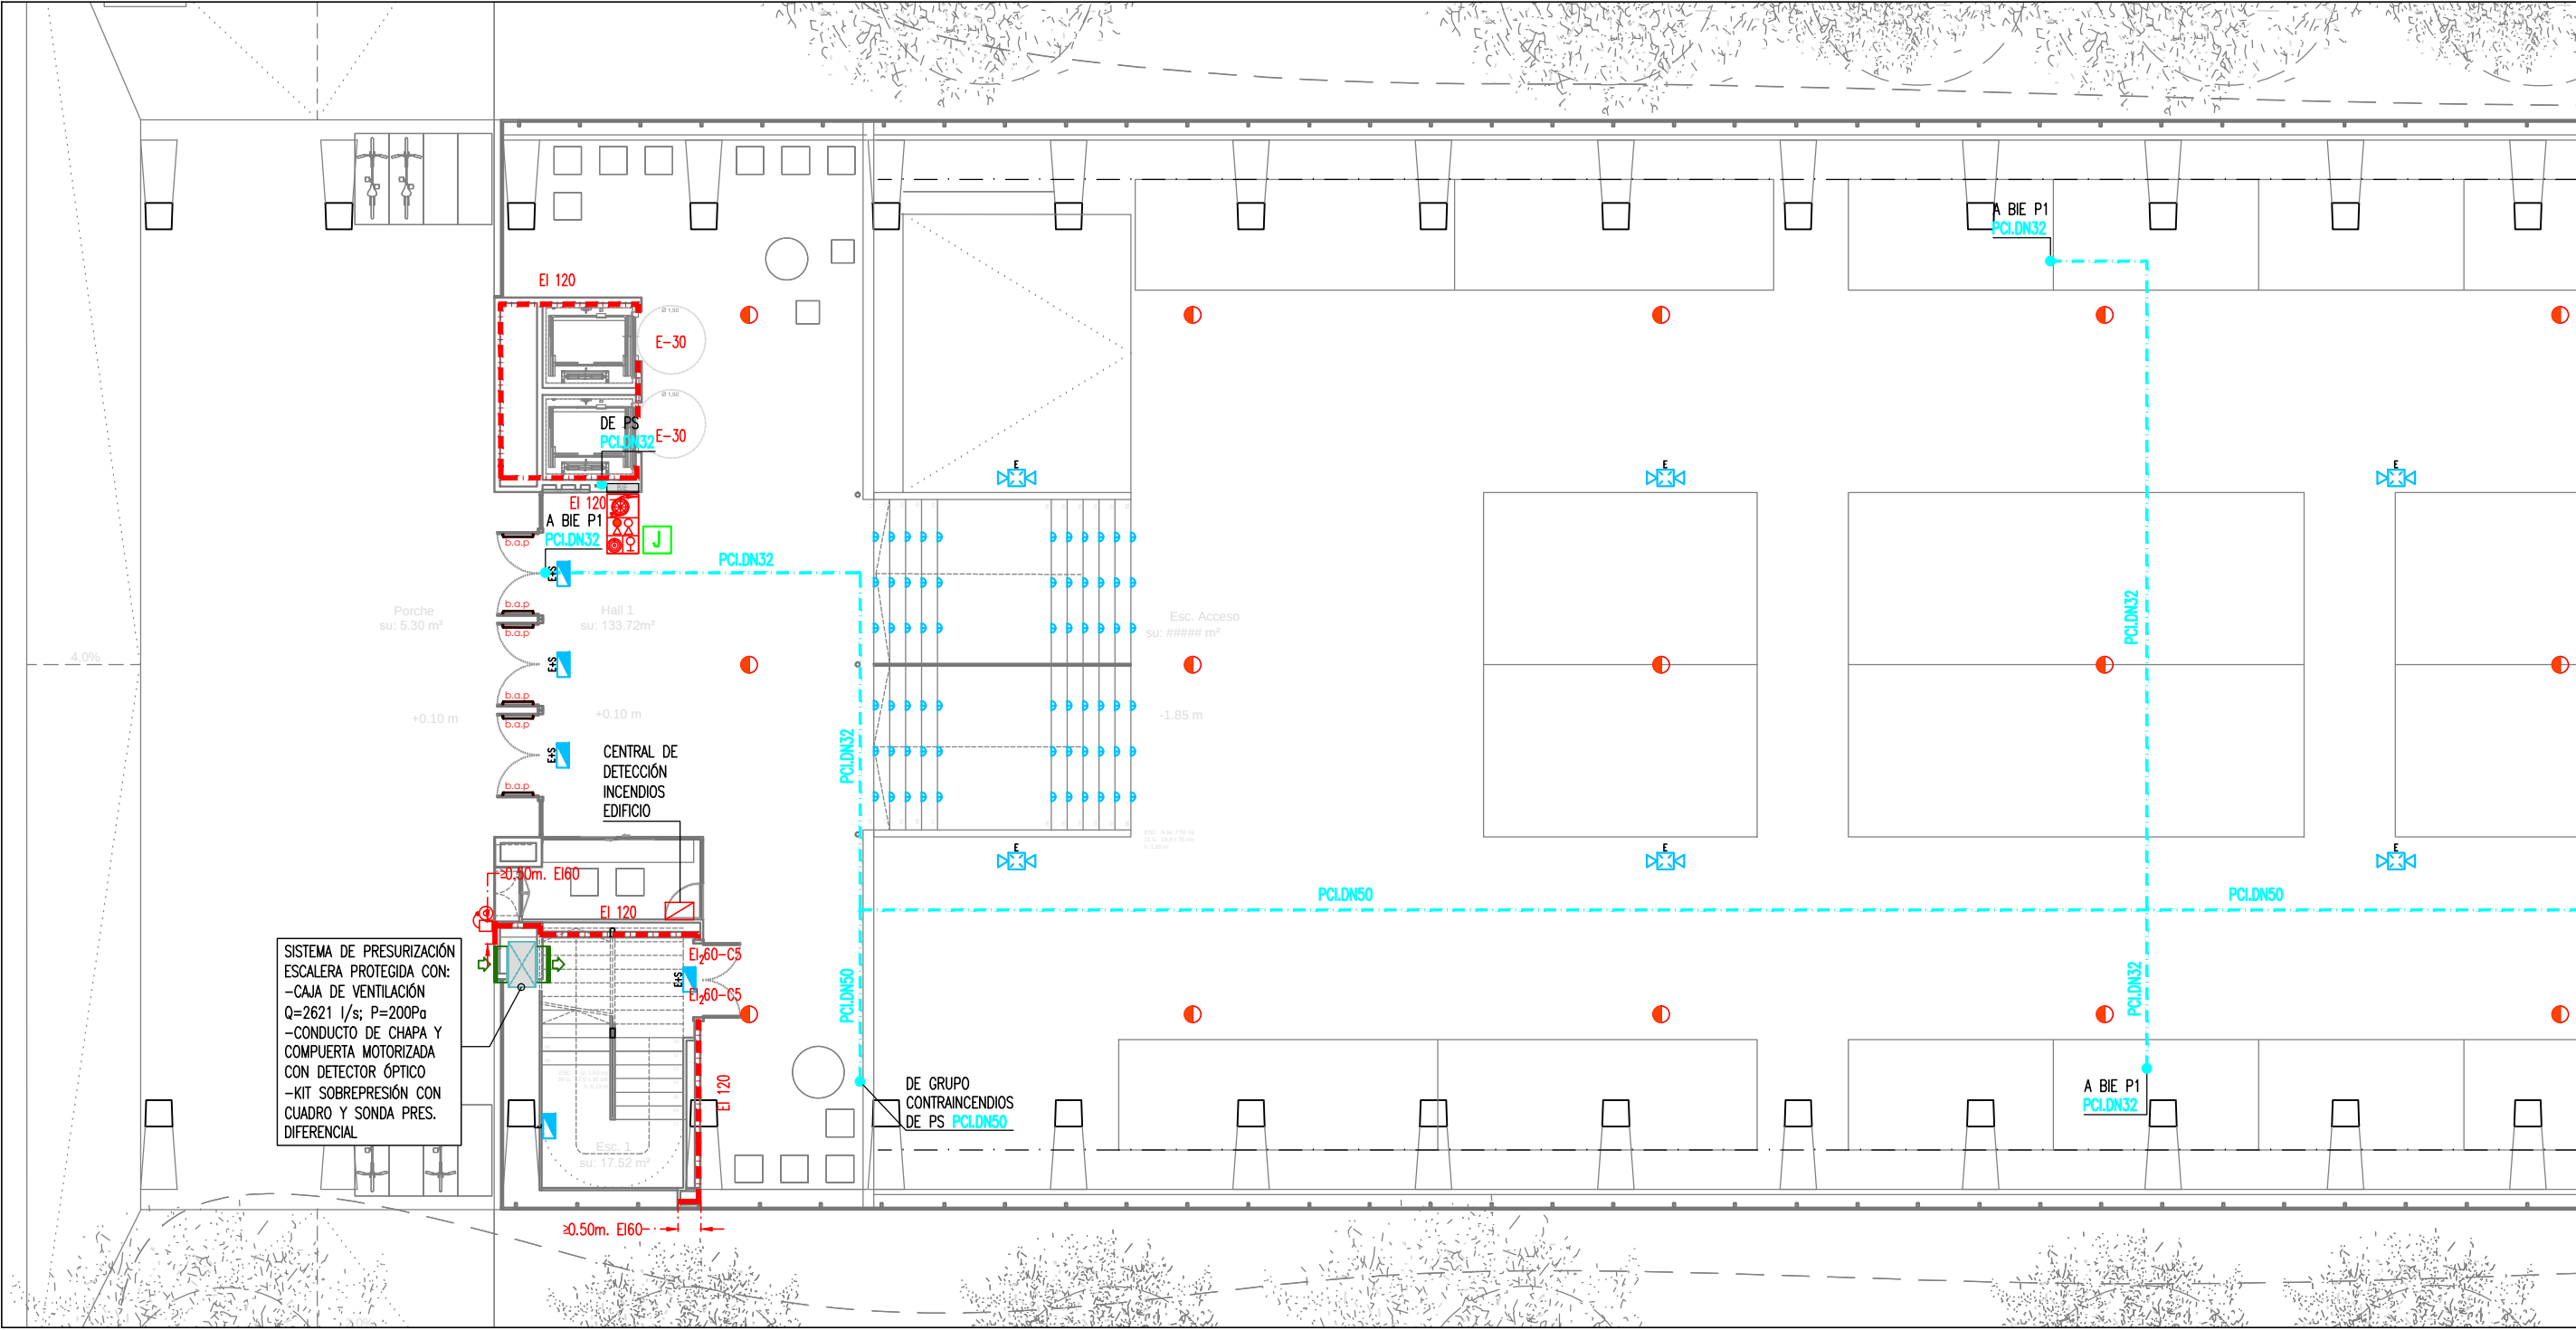



LLEGENDA PROTECCIÓN CONTRA INCENDIOS

- TUBERÍA RED BIE'S DE ACERO NEGRO ESTIRADO UNE 19.052
- ARMARIO CONJUNTO BIE 25mm INCLUYE:
 - BOCA DE INCENDIOS EQUIPADA (B.I.E.) CON MANGUERA DE 20m i Ø25mm
 - EXTINTOR CO2 5 Kg. 89B.
 - EXTINTOR POLVO SECO 6 Kg. 21A-113B
 - SIRENA ACÚSTICA INTERIOR
 - PULSADOR DE EMERGENCIA
- EXTINTOR POLVO SECO 6kg 21A-113B EN ARMARIO
- EXTINTOR DE CO2 5kg 89B EN SUPERFICIE
- DETECTOR ÓPTICO DE HUMOS
- RETENEDOR ELECTROMAGNÉTICO DE PUERTA NORMALMENTE ABIERTA
- SIRENA EXTERIOR ÓPTICA-ACÚSTICA

LEYENDA ALUMBRADO DE EMERGENCIA

- APARATO AUTÓNOMO Y ESTANCO DE EMERGENCIA Y SEGURIDAD 250lm/1h/LED. EJECUCIÓN SUPERFICIAL. DAISALUX/NOVA LD N5
- APARATO AUTÓNOMO DE EMERGENCIA Y SEGURIDAD 400lm/1h/LED. EJECUCIÓN EMPOTRADA. DAISALUX/NOVA LD N5
- APARATO AUTÓNOMO DE EMERGENCIA Y SEGURIDAD 200lm/1h/LED. EJECUCIÓN EMPOTRADA. DAISALUX/IZAR N30
- APARATO AUTÓNOMO DE EMERGENCIA Y SEGURIDAD CON 2 PROYECTORES 2x11W. 1125lm/1h/PL. EJECUCIÓN SUPERFICIAL. DAISALUX/ZP2-N24
- LUMINARIA TIPO BALIZA CON LÁMPARA LED 0,4W EN ESCALÓN

DETALLE COLOCACIÓN Y SITUACIÓN DE B.I.E Y EXTINTOR SEGÚN RD513/2017

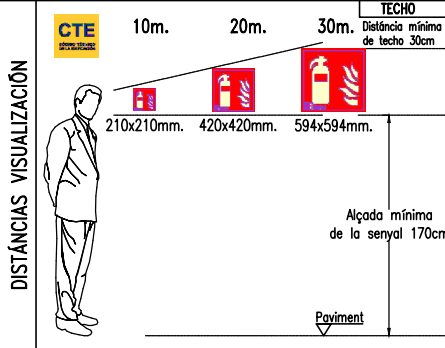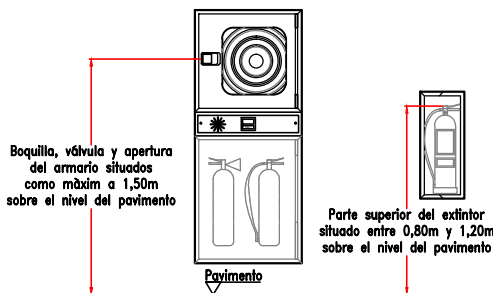

NOTA IMPORTANTE:
TODAS LAS MEDIDAS SE REPLANTEARÁN Y COMPROBARÁN EN OBRA, BAJO CRITERIO DE LA D.F. PREVALECE EN FORMA PRIORITARIA TODO AQUELLO ESTABLECIDO EN LOS PLANOS DE REPLANTEO DE ESTRUCTURA (ER)

JUSTIFICACIÓN PROTECCIÓN CONTRA INCENDIOS

PROYECTO TÉCNICO:
REHABILITACIÓN ENERGÉTICA DEL "PALAU DE VIDRE" EN EL MARCO DEL PLAN DE RECUPERACIÓN, TRANSFORMACIÓN Y RESILIENCIA FINANCIADOS POR LA UNIÓN EUROPEA CON LOS FONDOS NEXT GENERATION EU

EMPLAZAMIENTO

EXPEDIENTE
22317

FECHA
AGOSTO 2023

ACCESO AVINGUDA PRESIDENT TARRADELLAS LLEIDA

 

PLANOS:
INSTALACIONES PROTECCIÓN CONTRA INCENDIOS PLANTA BAJA (OESTE)

ORIENTACIÓN

LISTADO DE REVISIONES:

PROMOTOR
Ajuntament de Lleida
Regidoria d'Urbanisme



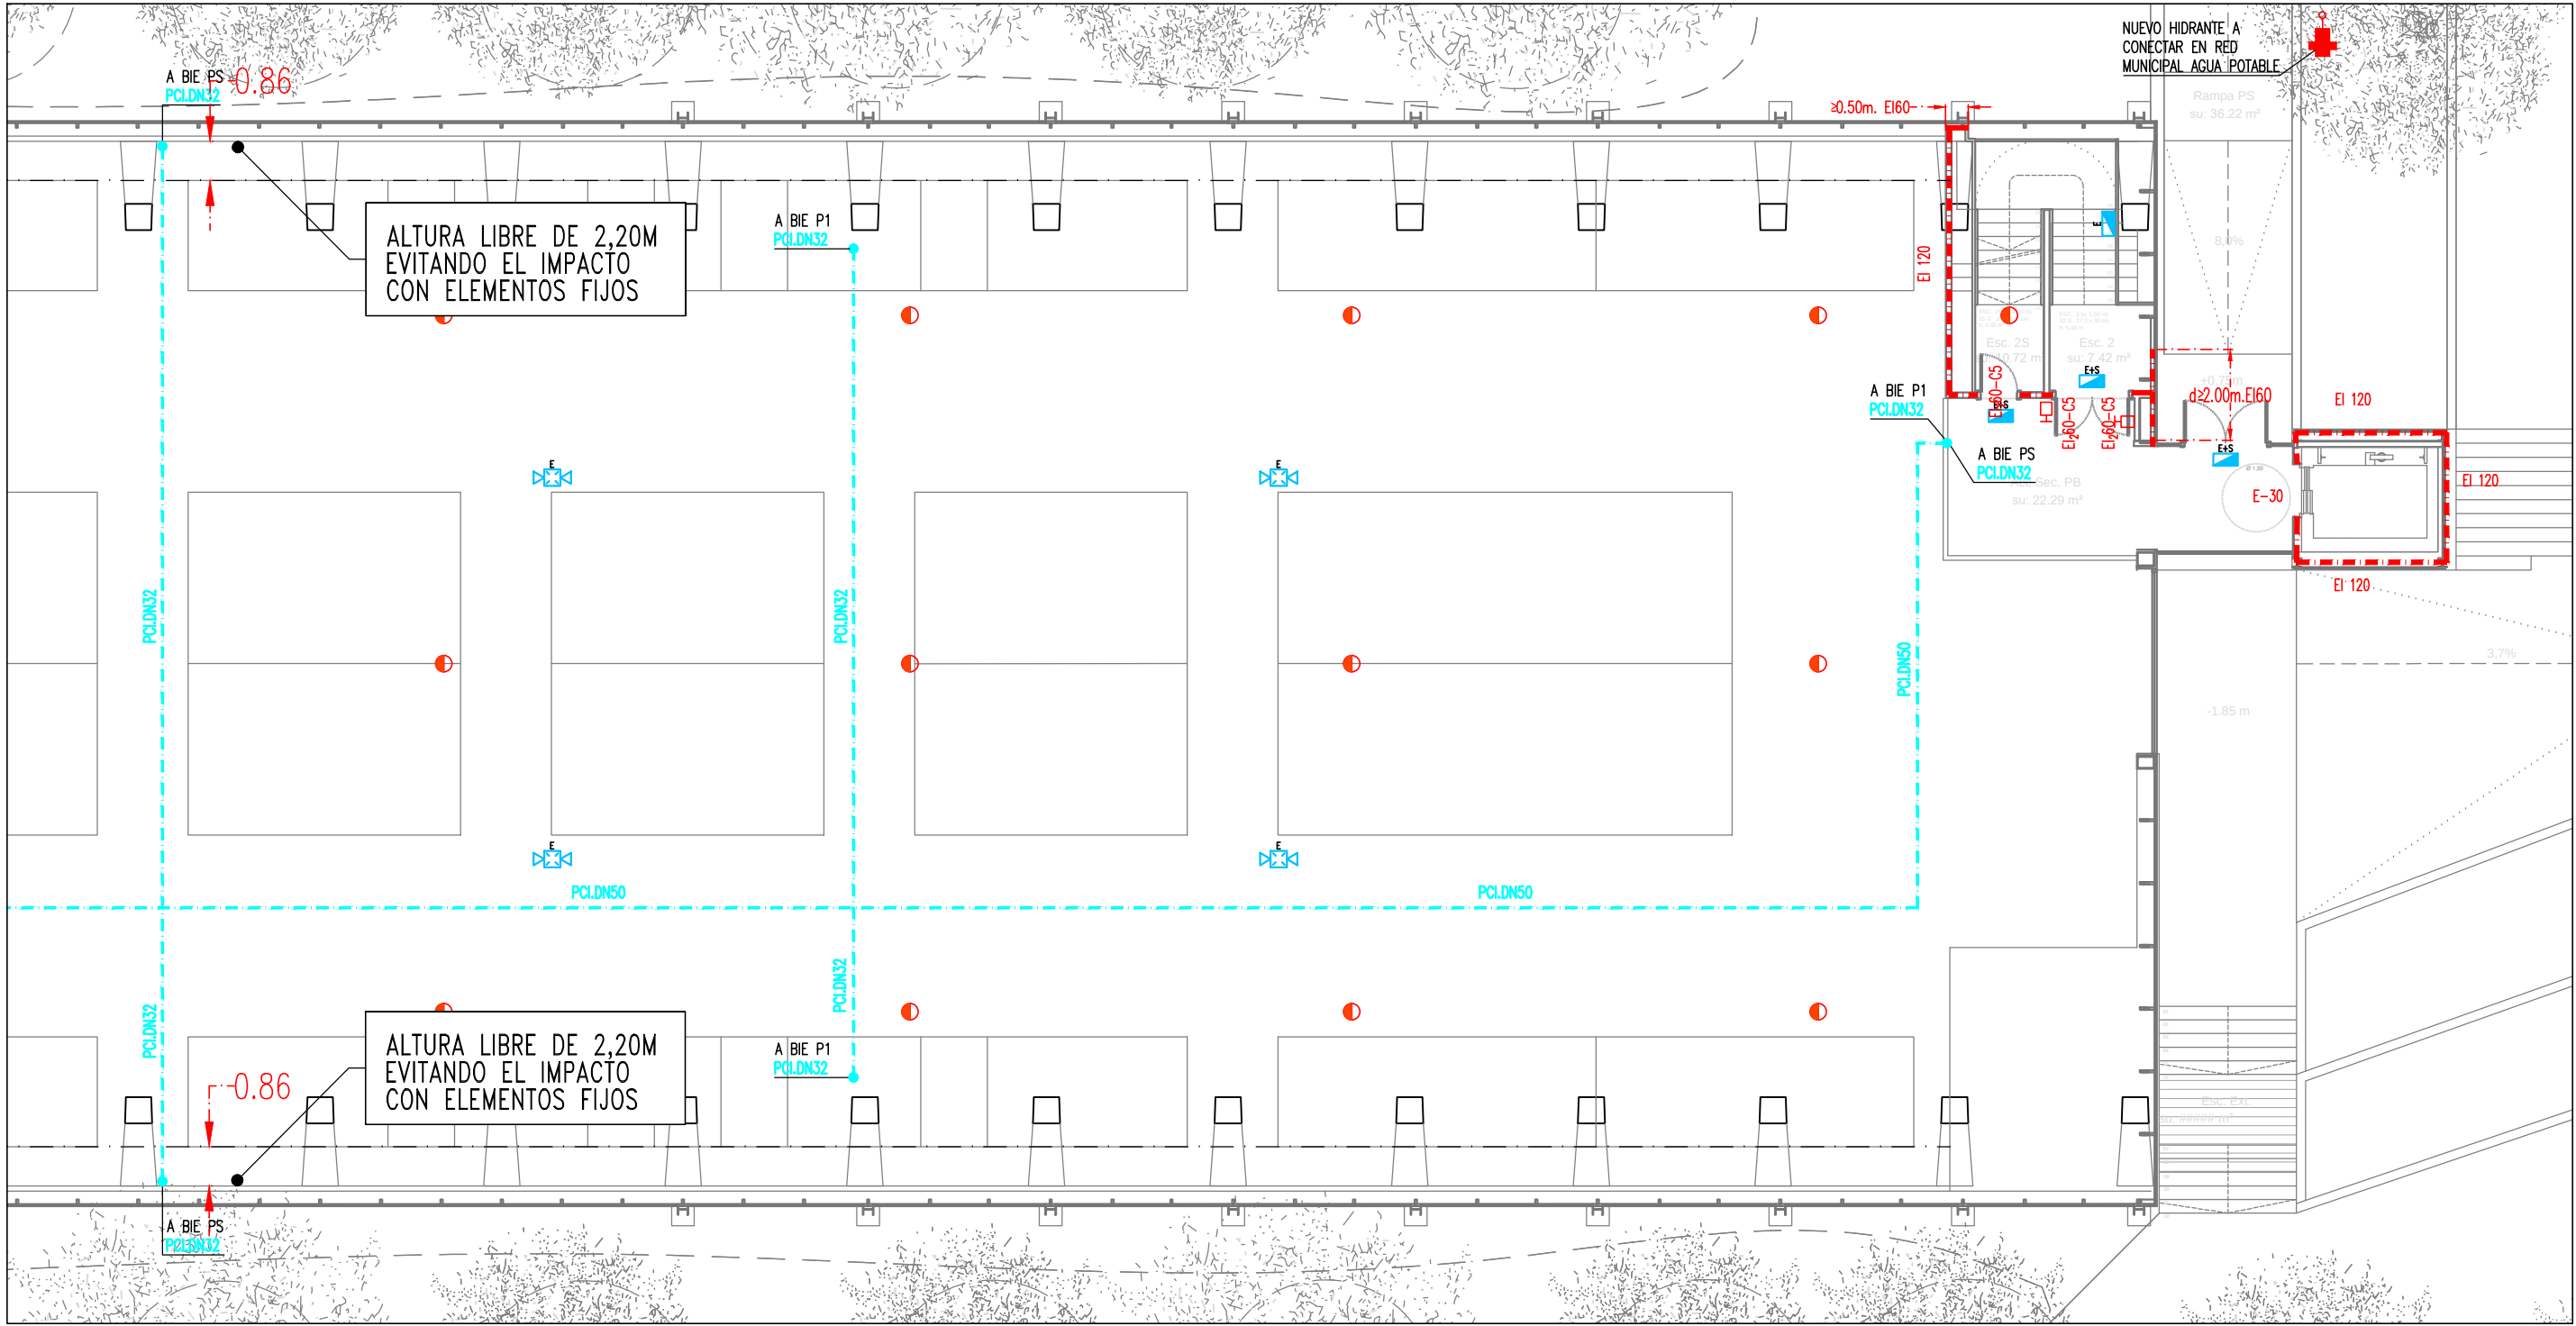


LLEGENDA PROTECCIÓ CONTRA INCENDIS

- TUBERÍA RED BIE'S DE ACERO NEGRO ESTIRADO UNE 19.052
- ARMARIO CONJUNTO BIE 25mm INCLUYE:
 - BOCA DE INCENDIOS EQUIPADA (B.I.E.) CON MANGUERA DE 20m i Ø25mm
 - EXTINTOR CO2 5 Kg. 89B.
 - EXTINTOR POLVO SECO 6 Kg. 21A-113B
 - SIRENA ACÚSTICA INTERIOR
 - PULSADOR DE EMERGENCIA
- EXTINTOR POLVO SECO 6kg 21A-113B EN ARMARIO
- EXTINTOR DE CO2 5kg 89B EN SUPERFICIE
- DETECTOR ÓPTICO DE HUMOS
- RETENEDOR ELECTROMAGNÉTICO DE PUERTA NORMALMENTE ABIERTA
- SIRENA EXTERIOR ÓPTICA-ACÚSTICA

LLEGENDA ALUMBRADO DE EMERGENCIA

- APARATO AUTÓNOMO Y ESTANCO DE EMERGENCIA Y SEGURIDAD 250lm/1h/LED. EJECUCIÓN SUPERFICIAL. DAISALUX/NOVA LD N5
- APARATO AUTÓNOMO DE EMERGENCIA Y SEGURIDAD 400lm/1h/LED. EJECUCIÓN EMPOTRADA. DAISALUX/NOVA LD N5
- APARATO AUTÓNOMO DE EMERGENCIA Y SEGURIDAD 200lm/1h/LED. EJECUCIÓN EMPOTRADA. DAISALUX/IZAR N30
- APARATO AUTÓNOMO DE EMERGENCIA Y SEGURIDAD CON 2 PROYECTORES 2x11W. 1125lm/1h/PL. EJECUCIÓN SUPERFICIAL. DAISALUX/ZP2-N24
- LUMINARIA TIPO BALIZA CON LÁMPARA LED 0,4W EN ESCALÓN

DETALLE COLOCACIÓN Y SITUACIÓN DE B.I.E Y EXTINTOR SEGÚN RD513/2017

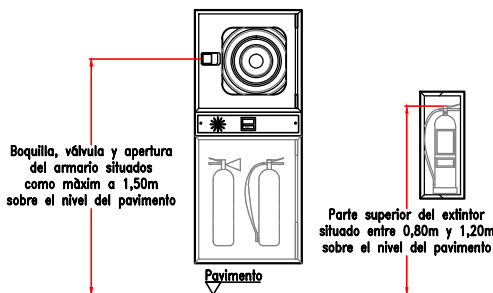

DISTANCIAS VISUALIZACIÓN

CTE	10m.	20m.	30m.	TECHO
	210x210mm.	420x420mm.	594x594mm.	Distancia mínima de techo 30cm

Alçada mínima de la senyal 170cm

NOTA IMPORTANTE:
TODAS LAS MEDIDAS SE REPLANTEARÁN Y COMPROBARÁN EN OBRA, BAJO CRITERIO DE LA D.F. PREVALECE EN FORMA PRIORITARIA TODO AQUELLO ESTABLECIDO EN LOS PLANOS DE REPLANTEO DE ESTRUCTURA (ER)

JUSTIFICACIÓN PROTECCIÓN CONTRA INCENDIOS

PROYECTO TÉCNICO:
REHABILITACIÓN ENERGÉTICA DEL "PALAU DE VIDRE" EN EL MARCO DEL PLAN DE RECUPERACIÓN, TRANSFORMACIÓN Y RESILIENCIA FINANCIADOS POR LA UNIÓN EUROPEA CON LOS FONDOS NEXT GENERATION EU

EMPLAZAMIENTO ACCESO AVINGUDA PRESIDENT TARRADELLAS LLEIDA

EXPEDIENTE
22317

FECHA
AGOSTO 2023

PLANO:
INSTALACIONES PROTECCIÓN CONTRA INCENDIOS PLANTA BAJA (ESTE)

ORIENTACIÓN

ESCALA: DIN A3: 1/150
DIN A1: 1/75

NÚM. 22317MI.20.R1

LISTADO DE REVISIONES:

AUTOR DE PROYECTO
Jordi Gasulla Vives Ingeniero industrial Colegiado núm. 12679

EQUIPO DE PROYECTO
einesa ingeniería s.l.

ARQUITECTURA
SANTI VIVES BARCELONA

PROMOTOR
LA PAERIA
Ajuntament de Lleida Regidoria d'Urbanisme

Financiado por la Unión Europea
NextGenerationEU

GOBIERNO DE ESPAÑA
MINISTERIO DE TRANSPORTES, MOVILIDAD Y AGENDA URBANA

Plan de Recuperación, Transformación y Resiliencia

PIREP