
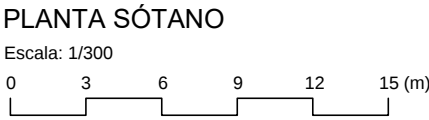


Aprovat inicialment per Junta de Govern Local en sessió de data 8 de maig de 2024
amb la modificació aprovada per Decret d'Alcaldia de data 16 de maig de 2024
En dono fe,
El Secretari General de l'Ajuntament de Lleida,

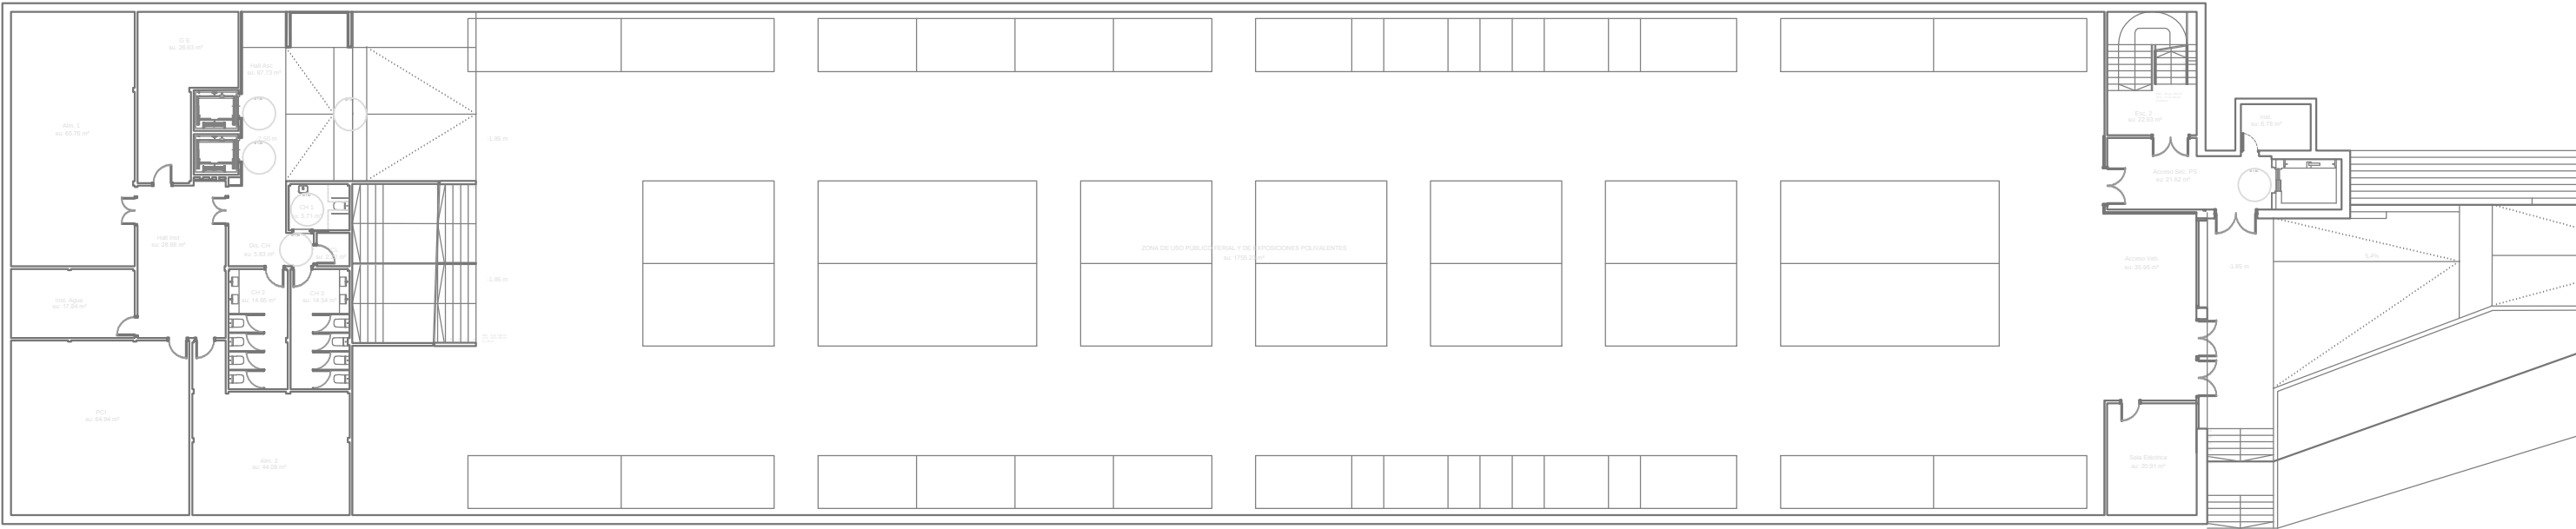

NOTA IMPORTANTE:
TODAS LAS MEDIDAS SE REPLANTEARÁN Y
COMPROBARÁN EN OBRA, BAJO CRITERIO DE LA D.F.
PREVALECE DE FORMA PRIORITARIA TODO AQUELLO
ESTABLECIDO EN LOS PLANOS DE REPLANTEO DE
ESTRUCTURA (ER)

BR29

© INESIA 2023. Todos los derechos reservados. No se permite la explotación económica ni la transformación de esta obra. Queda permitida la impresión en su totalidad.

JUSTIFICACIÓN PROTECCIÓN CONTRA INCENDIOS

PROYECTO TÉCNICO: REHABILITACIÓN ENERGÉTICA DEL "PALAU DE VIDRE" EN EL MARCO DEL PLAN DE RECUPERACIÓN, TRANSFORMACIÓN Y RESILIENCIA FINANCIADOS POR LA UNIÓN EUROPEA CON LOS FONDOS NEXT GENERATION EU	EXPEDIENTE
	22317
	FECHA AGOSTO 2023
EMPLAZAMIENTO	ACCESO AVINGUDA PRESIDENT TARRADELLAS LLEIDA

PLANO: TIPOS DE FUNCIONAMIENTO RECINTO FERIAL TIPO 1 PLANTA SÓTANO	ORIENTACIÓN 	NUM 22317MI.03
ESCALA:	DIN A3: 1/300 DIN A1: 1/150	
LISTADO DE REVISIONES:		

AUTOR DE PROYECTO		
Jordi Gasulla Vives Ingeniero industrial Colegiado núm. 12679	Xavier P. Rodríguez Padilla Colegiado núm. 37793-7 Josep M. Burgués Solanes Colegiado núm. 37651-5 Santi Vives Sanfeliu Colegiado núm. 5405-4	
EQUIPO DE PROYECTO		
einesa ingeniería s.l.	B R 2 9	ARQUITECTURA SANTI VIVES BARCELONA

PROMOTOR
 Ajuntament de Lleida Regidoria d'Urbanisme




Financiado por la
Unión Europea
NextGenerationEU



GOBIERNO DE ESPAÑA
MINISTERIO DE TRANSPORTES, MOVILIDAD Y AGENDA URBANA



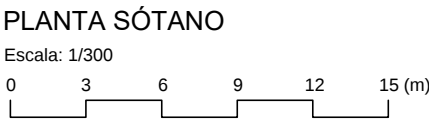

JUSTIFICACIÓN PROTECCIÓN CONTRA INCENDIOS

PROYECTO TÉCNICO: REHABILITACIÓN ENERGÉTICA DEL "PALAU DE VIDRE" EN EL MARCO DEL PLAN DE RECUPERACIÓN, TRANSFORMACIÓN Y RESILIENCIA FINANCIADOS POR LA UNIÓN EUROPEA CON LOS FONDOS NEXT GENERATION EU EMPLAZAMIENTO	EXPEDIENTE 22317	PLANO: TIPOS DE FUNCIONAMIENTO ACTIVIDADES DEPORTIVAS PLANTA SÓTANO	ORIENTACIÓN 	AUTOR DE PROYECTO Jordi Gasulla Vives Ingeniero Industrial Colegiado núm. 12679 Xavier F. Rodríguez Padilla Colegiado núm. 37793-7 Josep M. Bugarín Solàries Colegiado núm. 54654-6 SANTI VIVES ARQUITECTURA S.L.	PROMOTOR Ajuntament de Lleida Regidoria d'Urbanisme
	FECHA AGOSTO 2023	ESCALA: DIN A3: 1/200 DIN A1: 1/150	NUM 22317MI.05	EQUIPO DE PROYECTO B R 2 9 ARQUITECTURA SANTI VIVES BARCELONA	
LISTADO DE REVISIONES:					

LEYENDA SECTORES DE INCENDIOS

SECTORES DE INCENDIOS

VESTÍBULO INDEPENDENCIA

ESCALERAS PROTEGIDAS

SECTORITZACIÓN DE INCENDIOS

REB

V<***m³

SALA DE RESGO BAJO/MEDIO/ALTO


REB

REM


REA

RESISTENCIA AL FUEGO DE LA ESTRUCTURA (DB SI-6 DEL C.T.E)

USO DEL SECTOR	ALTURA DE EVACUACIÓN	RESISTENCIA AL FUEGO
Publica concurrencia	Bajo rasante	E120
Publica concurrencia	≤15m	R90

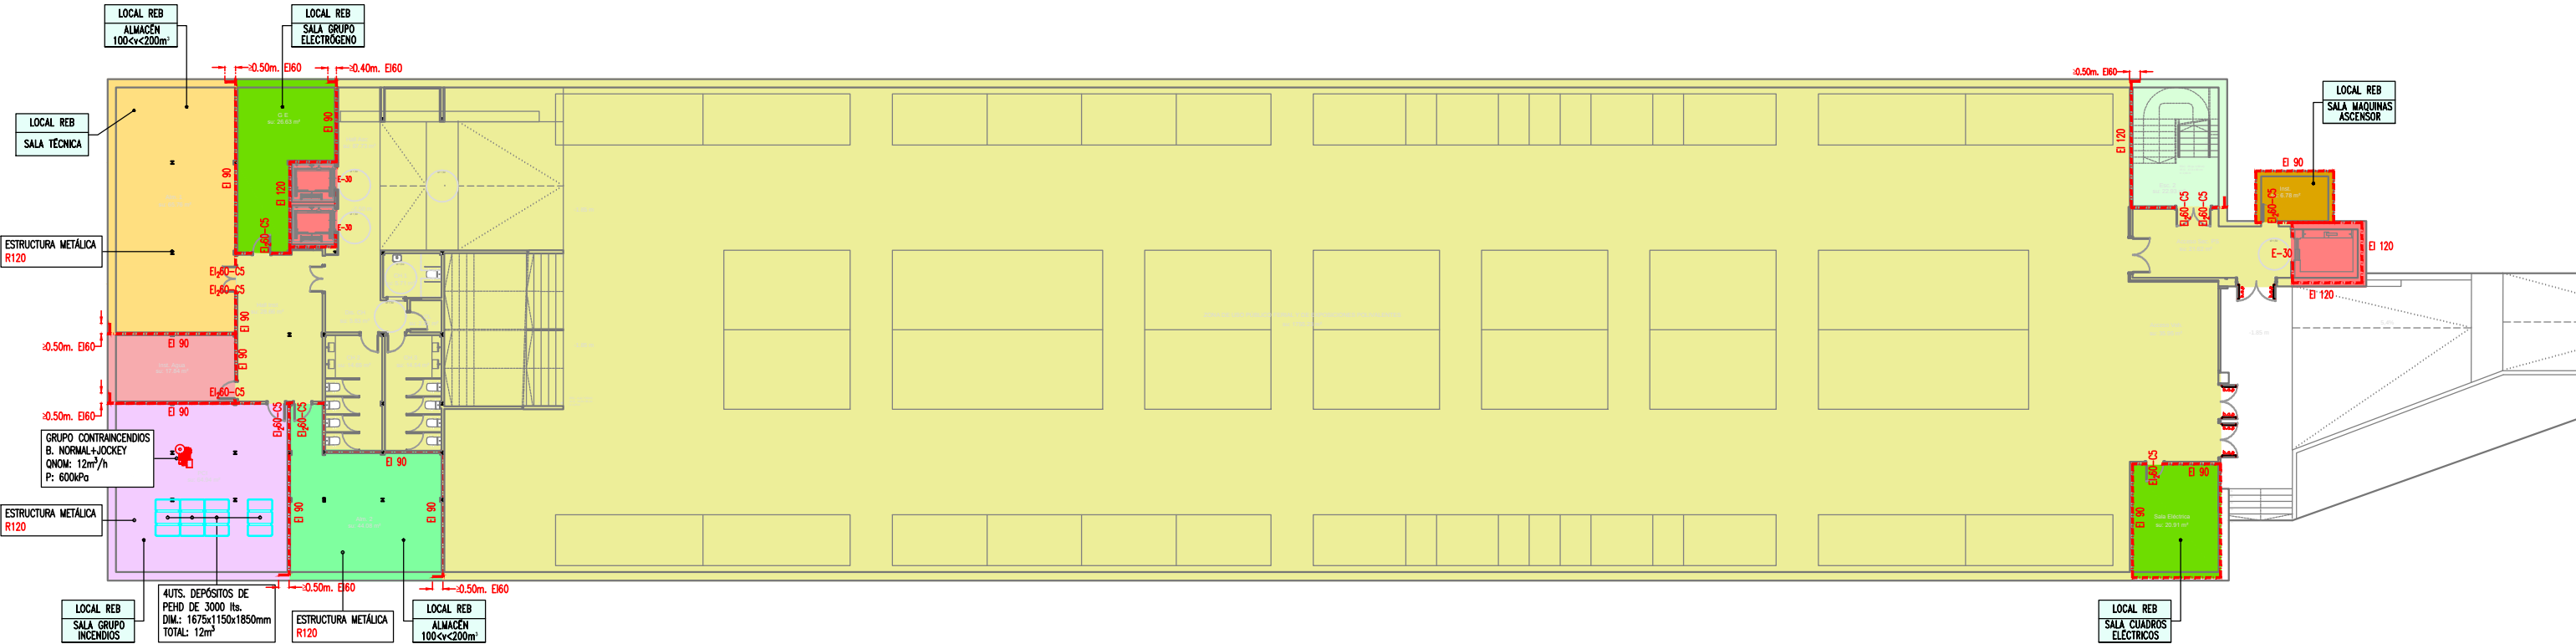

PLANTA SÓTANO

 

NOTA IMPORTANTE:

TODAS LAS MEDIDAS SE REPLANTEARÁN Y COMPROBARÁN EN OBRA, BAJO CRITERIO DE LA D.F. PREVALECE DE FORMA PRIORITARIA TODO AQUELLO ESTABLECIDO EN LOS PLANOS DE REPLANTEO DE ESTRUCTURA (ER)

BR29

© 2023 P. 29. AUTORES: SLP. C/Ormaiztegui, 18. 4º. 01007 LLEIDA. Tel: 973 349404 - 973 349405

JUSTIFICACIÓN PROTECCIÓN CONTRA INCENDIOS

PROYECTO TÉCNICO:

REHABILITACIÓN ENERGÉTICA DEL "PALAU DE VIDRE" EN EL MARCO DEL PLAN DE RECUPERACIÓN, TRANSFORMACIÓN Y RESILIENCIA FINANCIADOS POR LA UNIÓN EUROPEA CON LOS FONDOS NEXT GENERATION EU

EMPLAZAMIENTO

ACCESO AVINGUDA PRESIDENT TARRADELLAS LLEIDA

EXPEDIENTE

22317

FECHA

AGOSTO 2023

PLANO:

SECTORES DE INCENDIOS

PLANTA SÓTANO

ESCALA:

DIN A3: 1/300

DIN A1: 1/150

NUM

22317MI.06

LISTADO DE REVISIONES:

AUTOR DE PROYECTO

Jordi Gasulla Vives Ingeniero industrial Colegiado núm. 12879

Xavier P. Rodríguez Padilla Colegiado núm. 37793-7

Josep M. Burgués Solanes Colegiado núm. 37651-5

SANTI VIVES ARQUITECTA BARCELONA

EQUIPO DE PROYECTO

elnesa ingeniería s.l.

B. R. 2. 9

ARQUITECTURA SANTI VIVES BARCELONA

PROMOTOR

LA PAERIA

Ajuntament de Lleida Regidoria d'Urbanisme



Financiado por la Unión Europea



GOBIERNO DE ESPAÑA

MINISTERIO DE TRANSPORTES, MOVILIDAD Y AGENDA URBANA



SECTORES DE INCENDIOS

VESTÍBULO INDEPENDENCIA

ESCALERAS PROTEGIDAS


SECTORIZACIÓN DE INCENDIOS

REB V<***m³

SALA DE RESGO BAJO MEDIO/ALTO

REB REM

RESISTENCIA AL FUEGO DE LA ESTRUCTURA (DB SI-6 DEL C.T.E)		
USO DEL SECTOR	ALTURA DE EVACUACIÓN	RESISTENCIA AL FUEGO
Publica concurrencia	Bajo rasante	E120
Publica concurrencia	≤15m	R90

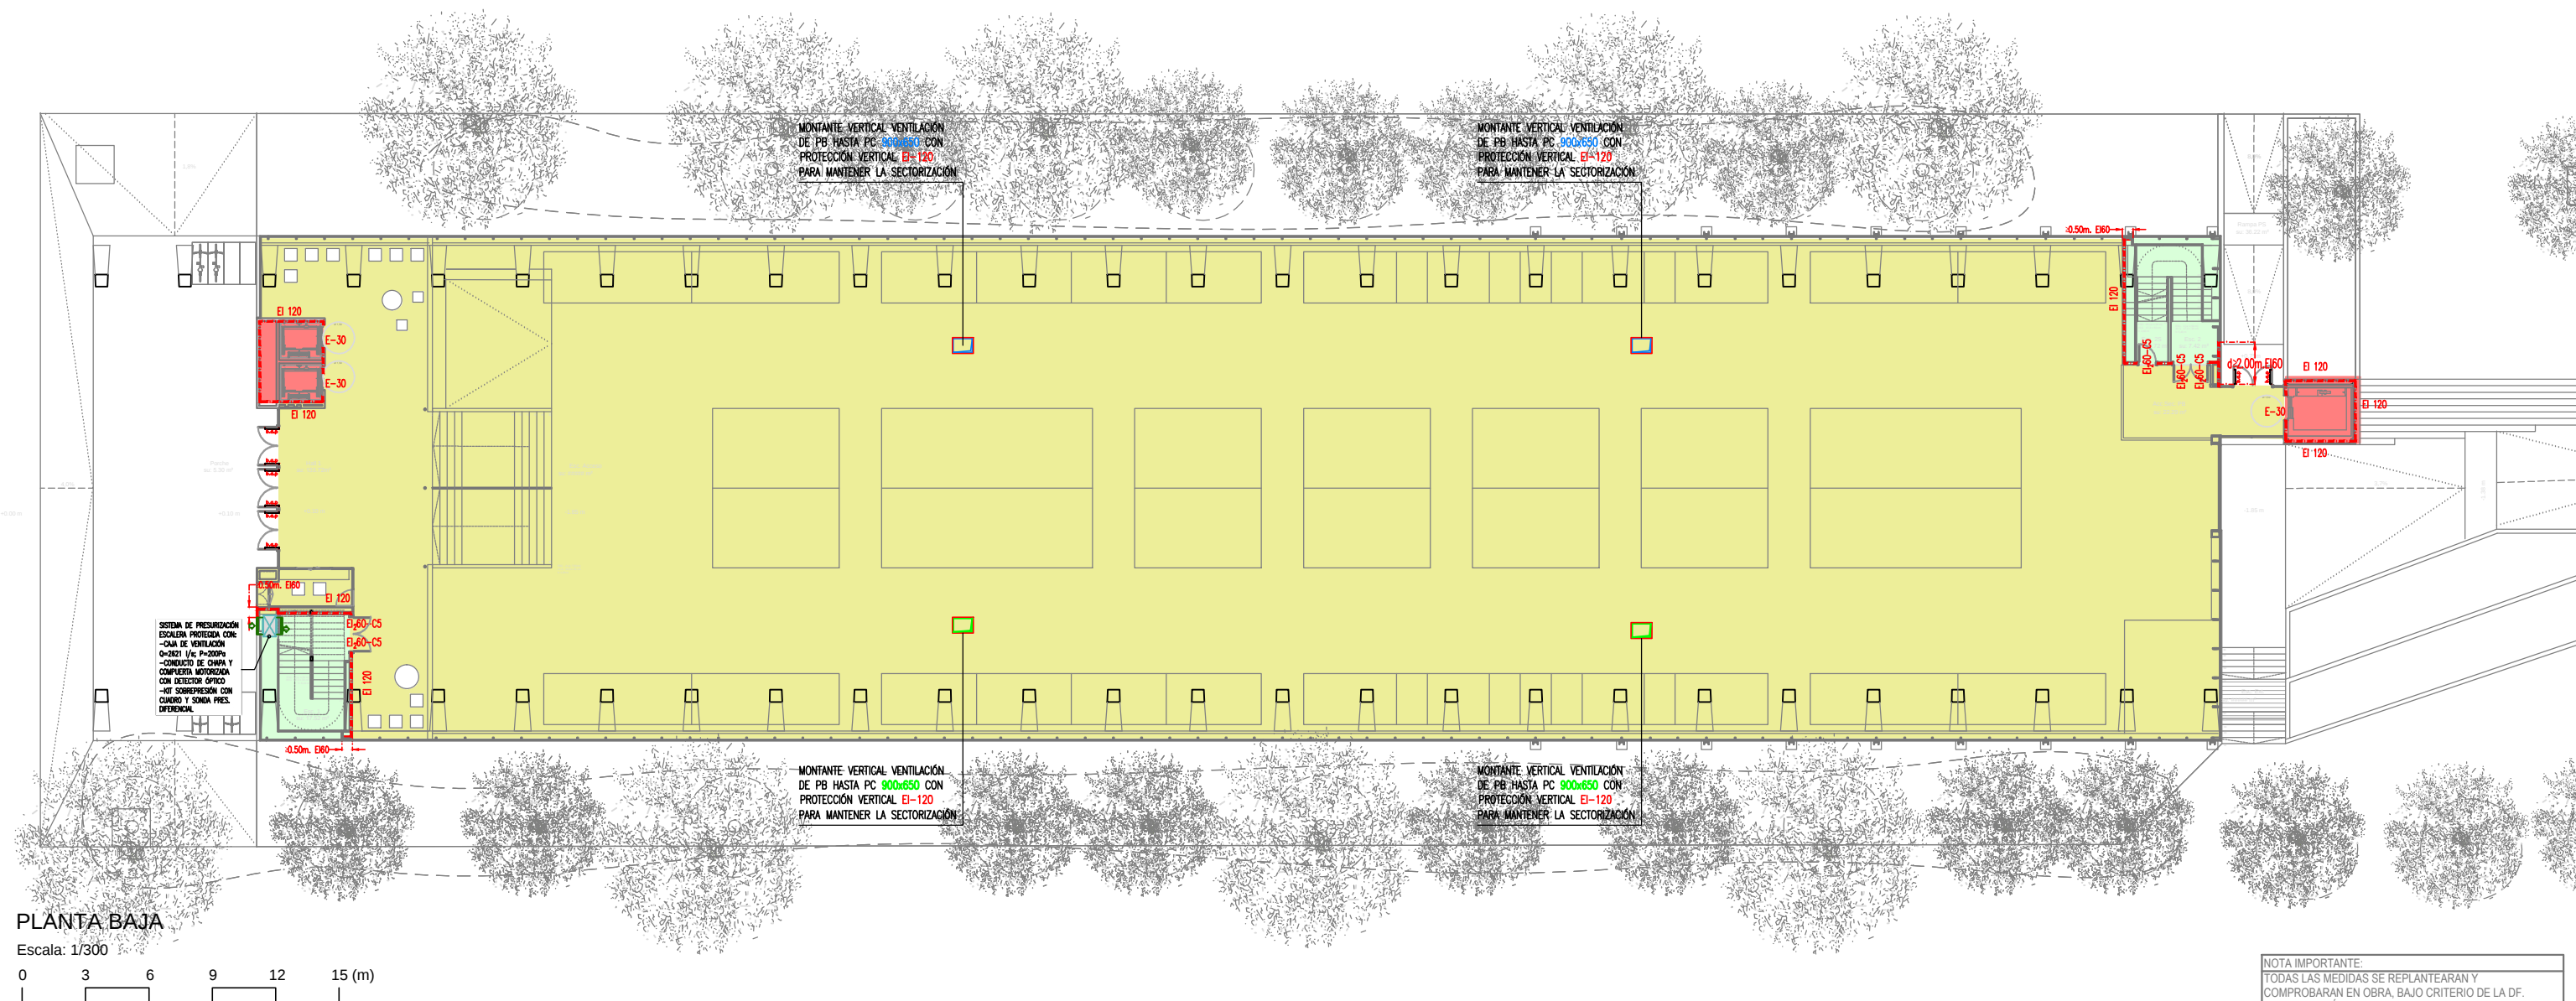

NOTA IMPORTANTE:
TODAS LAS MEDIDAS SE REPLANTEARÁN Y
COMPROBARÁN EN OBRA, BAJO CRITERIO DE LA D.F.
PREVALERÁ DE FORMA PRIORITARIA TODO AQUELLO
ESTABLECIDO EN LOS PLANOS DE REPLANTEO DE
ESTRUCTURA (ER)

PROYECTO TÉCNICO:
REHABILITACIÓN ENERGÉTICA DEL "PALAU DE VIDRE" EN EL
MARCO DEL PLAN DE RECUPERACIÓN, TRANSFORMACIÓN Y
RESILIENCIA FINANCIADOS POR LA UNIÓN EUROPEA CON LOS
FONDOS NEXT GENERATION EU

EXPEDIENTE	22317
FECHA	

PLANO: SECTORES DE INCENDIOS PLANTA BAJA	ORIENTACIÓN 
ESCALA: DIN A3: 1/300 DIN A1: 1/150	NÚM 22317MI.07
LISTADO DE REVISIONES:	

AUTOR DE PROYECTO  Jordi Gasulla Vives Ingeniero industrial Colegiado núm. 12679	 Xavier F. Rodríguez Padilla Colegiado núm. 37793-7	 José M. Burgués Solanes Colegiado núm. 37651-5	 SANTI VIVES Sanfeliu Santi Vives Sanfeliu, Colegiado núm. 5405-5
EQUIPO DE PROYECTO 			
			

PROMOTOR

LA PAERIA

 Ajuntament de Lleida
Regidoria d'Urbanisme



Financiado por la
Unión Europea



MINISTERIO
DE TRANSPORTES, MOVILIDAD
Y AGENDA URBANA



SECTORES DE INCENDIOS

VESTÍBULO INDEPENDENCIA

ESCALERAS PROTEGIDAS


SECTORIZACIÓN DE INCENDIOS

REB $V < *** m^3$

SALA DE RESGO BAJO/MEDIO/ALTO

REB REM REA

RESISTENCIA AL FUEGO DE LA ESTRUCTURA (DB SI-6 DEL C.T.E)		
USO DEL SECTOR	ALTURA DE EVACUACIÓN	RESISTENCIA AL FUEGO
Publica concurrencia	Bajo rasante	E120
Publica concurrencia	≤15m	R90

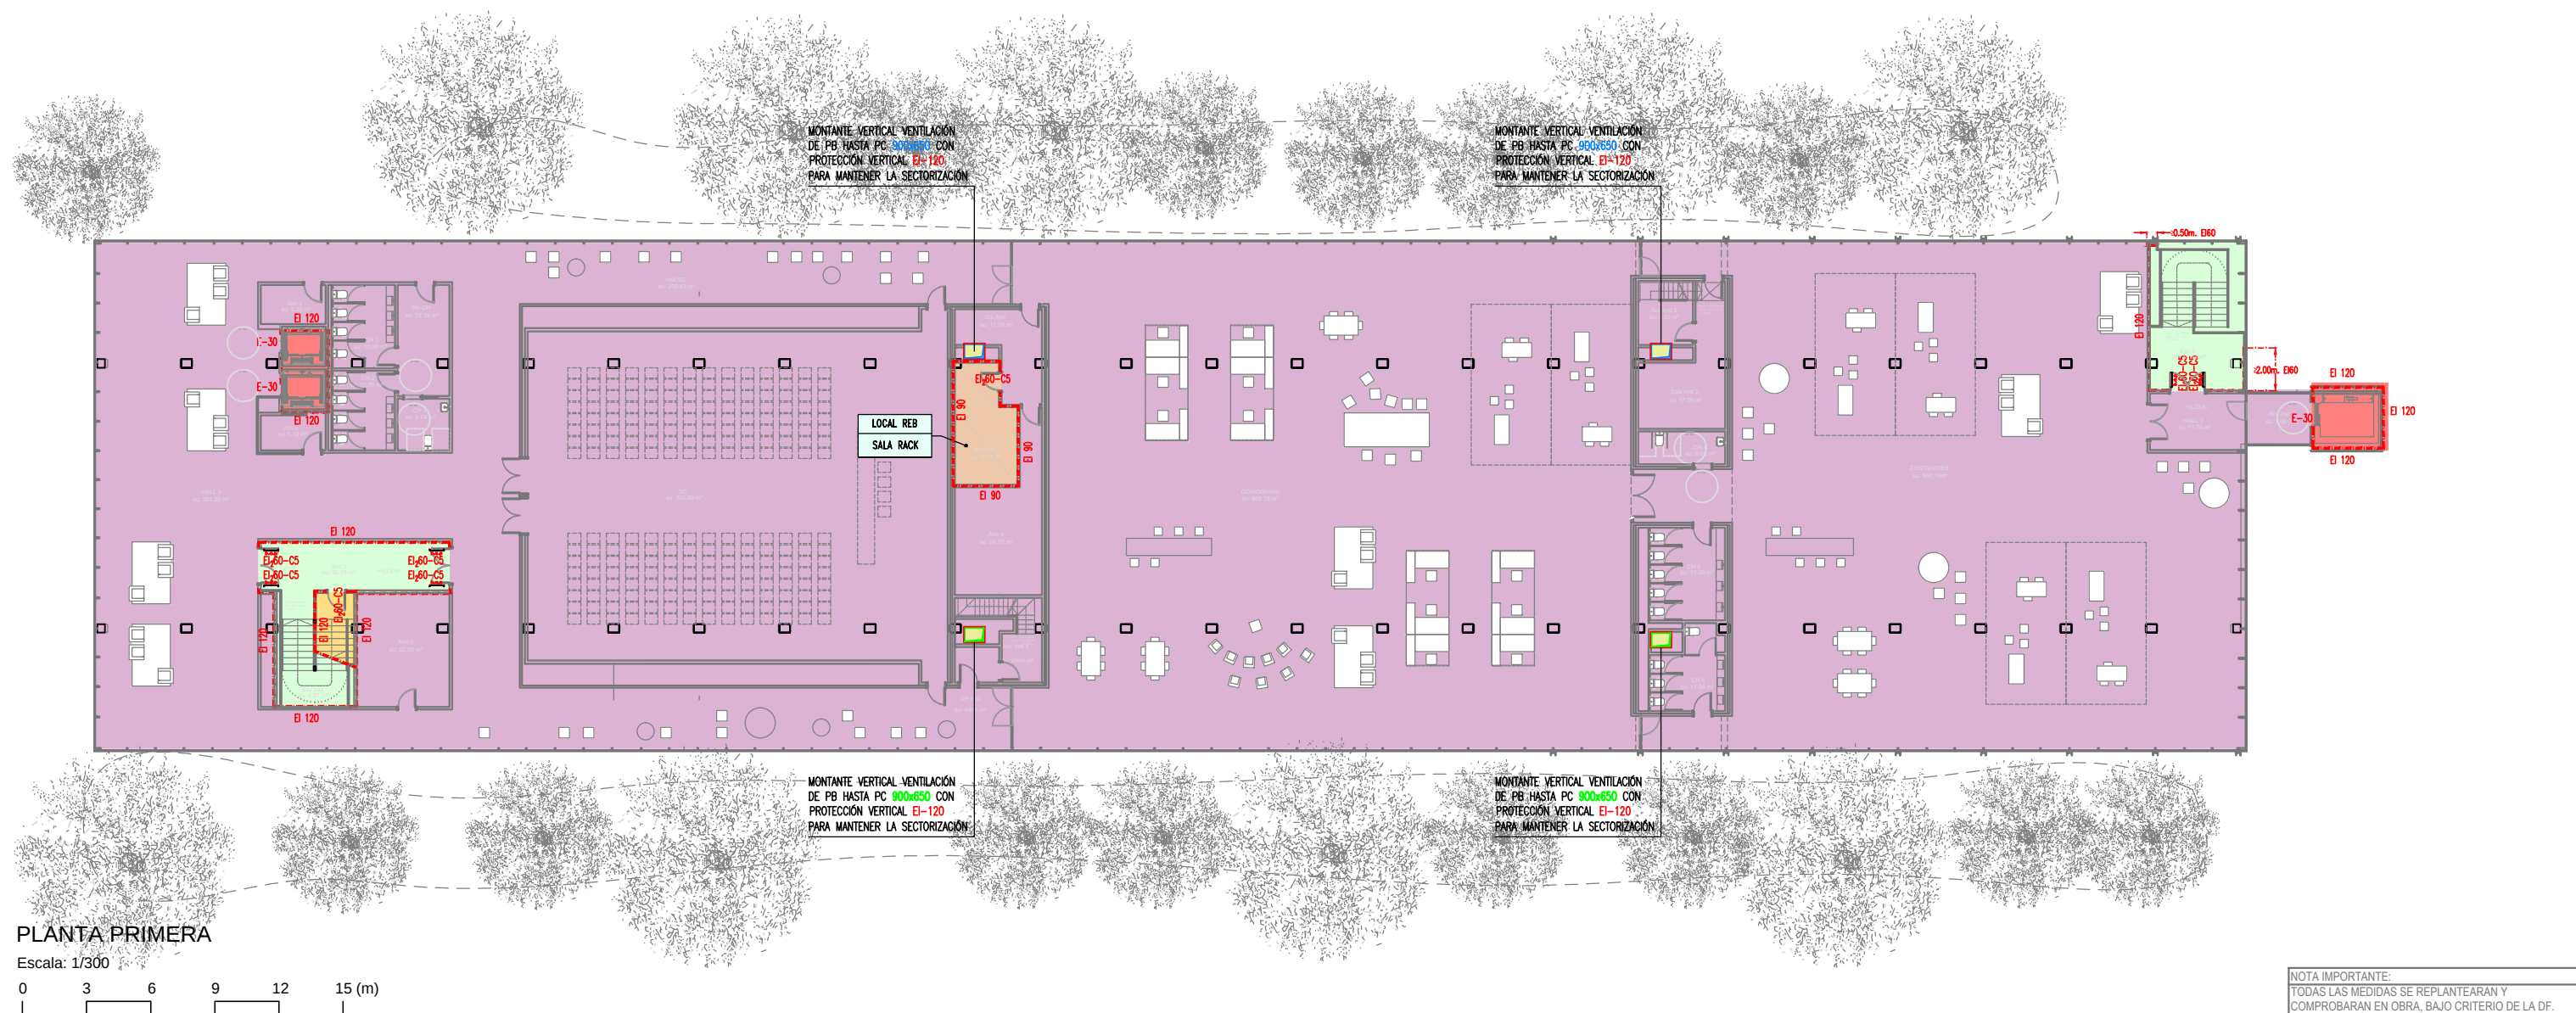

NOTA IMPORTANTE:
TODAS LAS MEDIDAS SE REPLANTEAN Y
COMPROBAN EN OBRA, BAJO CRITERIO DE LA D.F.
PREVALECE DE FORMA PRIORITARIA TODO AQUELLO
ESTABLECIDO EN LOS PLANOS DE REPLANTEO DE
ESTRUCTURA (ER)

PROYECTO TÉCNICO: REHABILITACIÓN ENERGÉTICA DEL "PALAU DE VIDRE" EN EL MARCO DEL PLAN DE RECUPERACIÓN, TRANSFORMACIÓN Y RESILIENCIA FINANCIADOS POR LA UNIÓN EUROPEA CON LOS FONDOS NEXT GENERATION EU	EXPEDIENTE 22317
EMPLAZAMIENTO	FECHA AGOSTO 2023
ACCESO AVINGUDA PRESIDENT TARRADELLAS	LLEIDA

PLANO:		ORIENTACIÓN	
SECTORES DE INCENDIOS			
PLANTA PRIMERA			
ESCALA:	DIN A3: 1/300	NÚM	22317MI.08
	DIN A1: 1/150		
LISTADO DE REVISIONES:			

AUTOR DE PROYECTO Jordi Gasulla Vives Ingeniero industrial Colegiado núm. 12679  Xavier F. Rodríguez Padilla Colegiado núm. 37793-7  Josep M. Burgués Solanes Colegiado núm. 37651-5 			
EQUIPO DE PROYECTO 			 ARQUITECTURA SANTI VIVES ARQUITECTOS

PROMOTOR

LA PAERIA

 Ajuntament de Lleida
Regidoria d'Urbanisme



LEYENDA SECTORES DE INCENDIOS

SECTORES DE INCENDIOS

VESTIBULO INDEPENDENCIA

ESCALERAS PROTEGIDAS

SECTORITZACI3N DE INCENDIOS

REB

V<***m²


SALA DE RESGO BAJO/MEDIO/ALTO

REB


REM

REA

RESISTENCIA AL FUEGO DE LA ESTRUCTURA (DB SI-6 DEL C.T.E)		
USO DEL SECTOR	ALTURA DE EVACUACI3N	RESISTENCIA AL FUEGO
Publica concurrencia	Bajo rasante	E120
Publica concurrencia	≤15m	R90

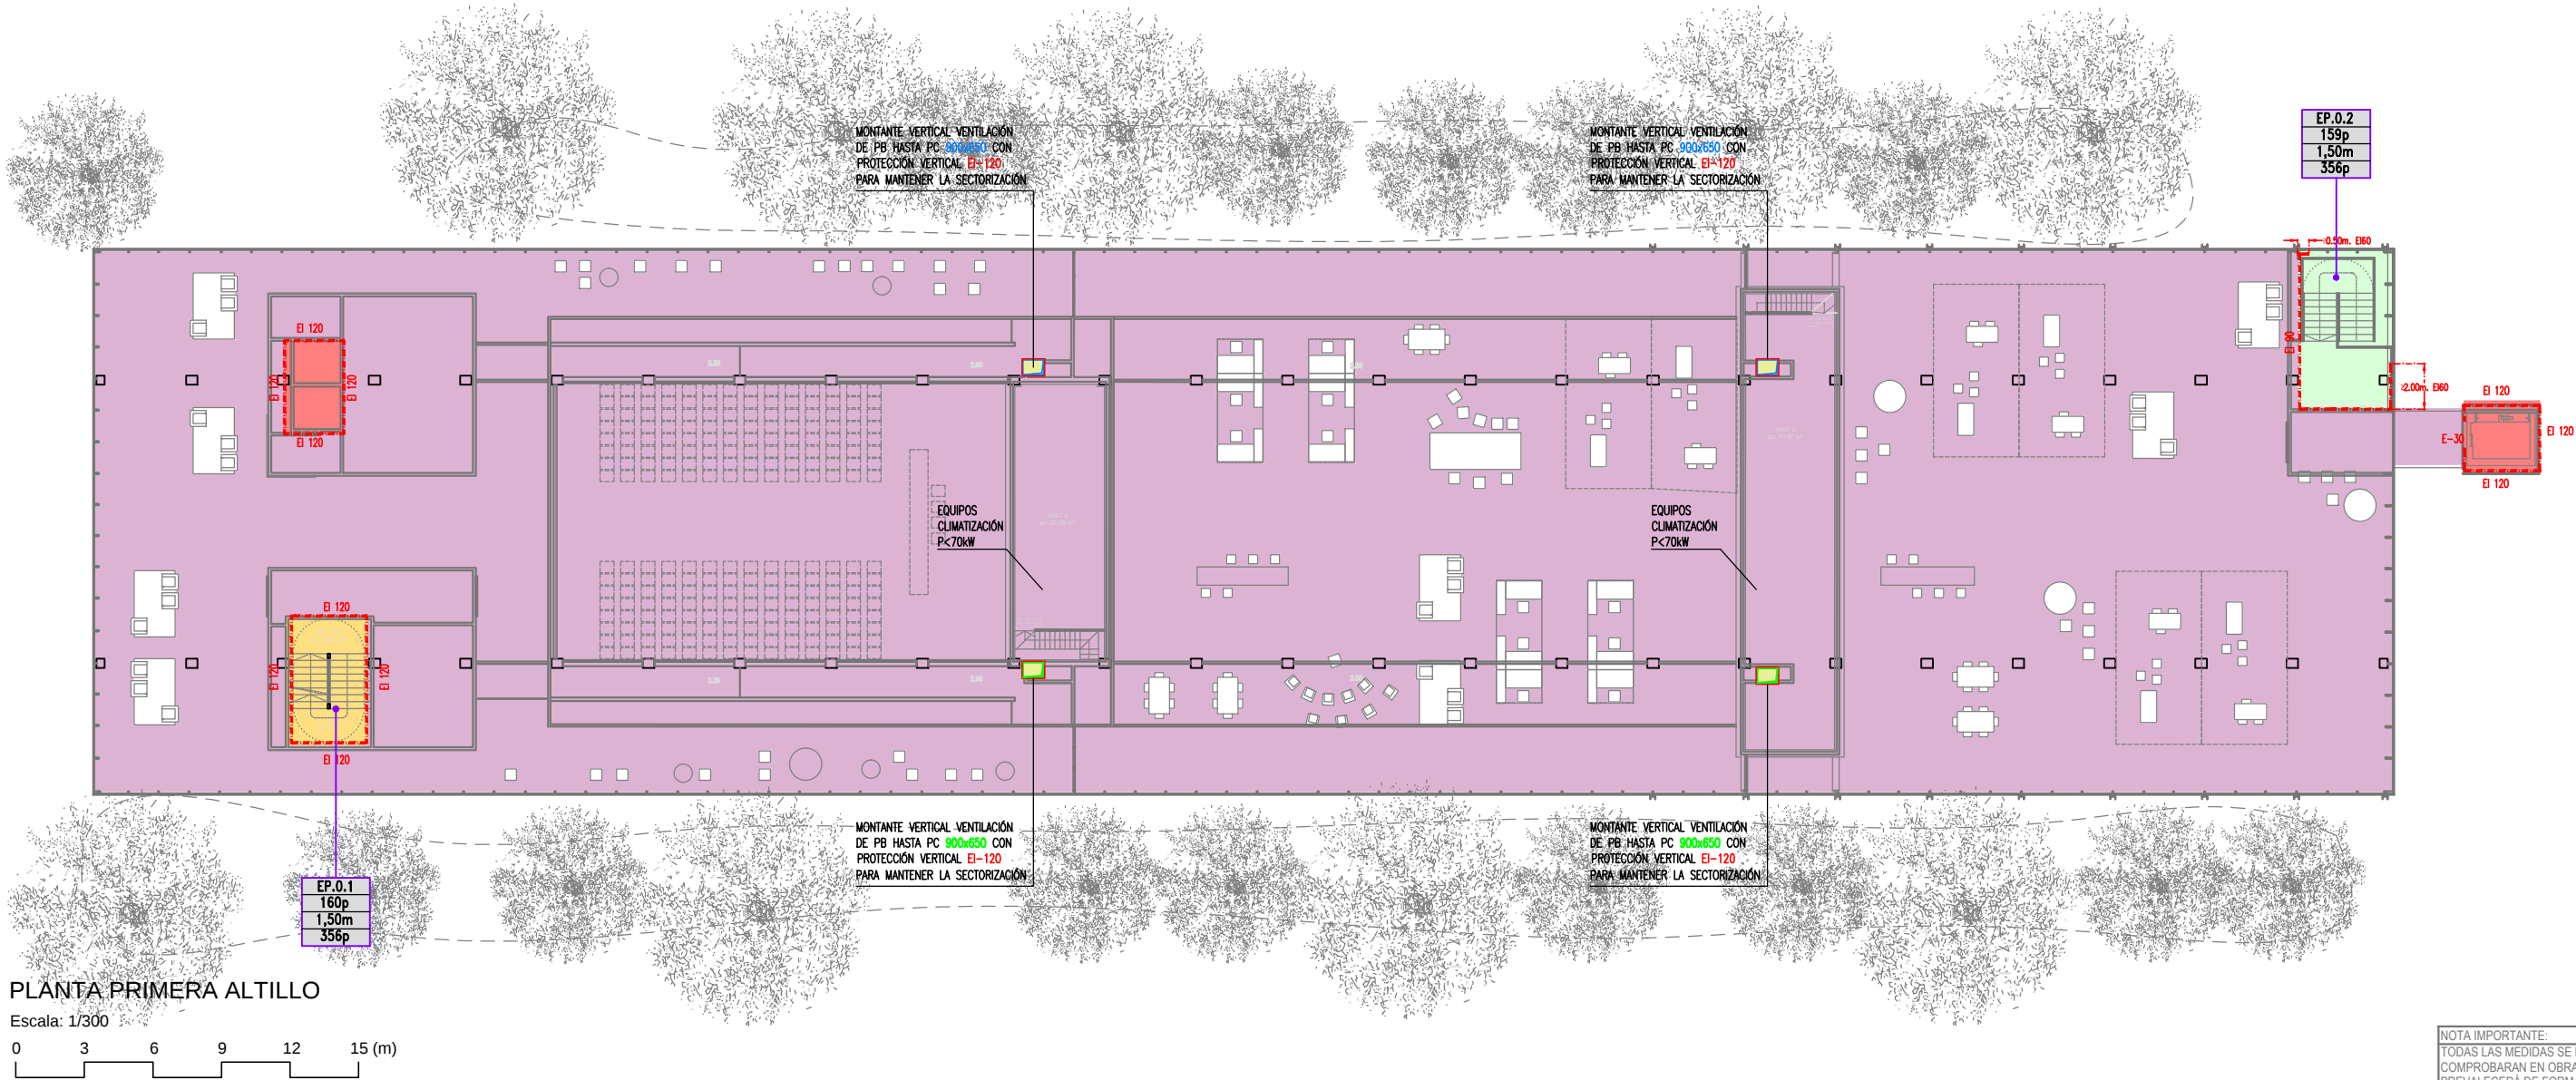

PLANTA PRIMERA ALTILLO

 

NOTA IMPORTANTE:
TODAS LAS MEDIDAS SE REPLANTEARAN Y COMPROBARAN EN OBRA, BAJO CRITERIO DE LA D.F. PREVALECE DE FORMA PRIORITARIA TODO AQUELLO ESTABLECIDO EN LOS PLANOS DE REPLANTEO DE ESTRUCTURA (ER)

BR29

© 2023 P. 29. AUTORES: SLP
C/Granja, 18. 01000 LLEIDA
Tel: 913 145400 - Cor: A. 1020000

JUSTIFICACI3N PROTECCI3N CONTRA INCENDIOS

PROYECTO T3CNICO:
REHABILITACI3N ENERG3TICA DEL "PALAU DE VIDRE" EN EL MARCO DEL PLAN DE RECUPERACI3N, TRANSFORMACI3N Y RESILIENCIA FINANCIADOS POR LA UNI3N EUROPEA CON LOS FONDOS NEXT GENERATION EU

EMPLAZAMIENTO
ACCESO AVINGUDA PRESIDENT TARRADELLAS LLEIDA

EXPEDIENTE
22317

FECHA
AGOSTO 2023

PLANO:
SECTORES DE INCENDIOS
PLANTA PRIMERA ALTILLO

ORIENTACI3N

ESCALA: DIN A3: 1/300
DIN A1: 1/150

NUM
22317ML.09

LISTADO DE REVISIONES:

AUTOR DE PROYECTO
Jordi Gasulla Vives
Ingeniero industrial
Colegiado n.º: 12679

EQUIPO DE PROYECTO
einesa
ingenieria s.l.

SANTI VIVES
ARQUITECTURA
BARCELONA

B R 2 9

PROMOTOR
LA PAERIA
Ajuntament de Lleida
Regidoria d'Urbanisme

Financiado por la
Unión Europea
NextGenerationEU

GOBIERNO DE ESPAÑA
MINISTERIO DE TRANSPORTES, MOVILIDAD Y AGENDA URBANA

Plan de Recuperaci3n
Transformaci3n y Resiliencia

PIREP

LEYENDA SECTORES DE INCENDIOS

SECTORES DE INCENDIOS

VESTÍBULO INDEPENDENCIA

ESCALERAS PROTEGIDAS

SECTORIZACIÓN DE INCENDIOS

REB

V<***m²


SALA DE RESGO BAJO/MEDIO/ALTO

REB

REM

REA

RESISTENCIA AL FUEGO DE LA ESTRUCTURA (DB SI-6 DEL C.T.E)		
USO DEL SECTOR	ALTURA DE EVACUACIÓN	RESISTENCIA AL FUEGO
Publica concurrencia	Bajo rasante	E120
Publica concurrencia	≤15m	R90

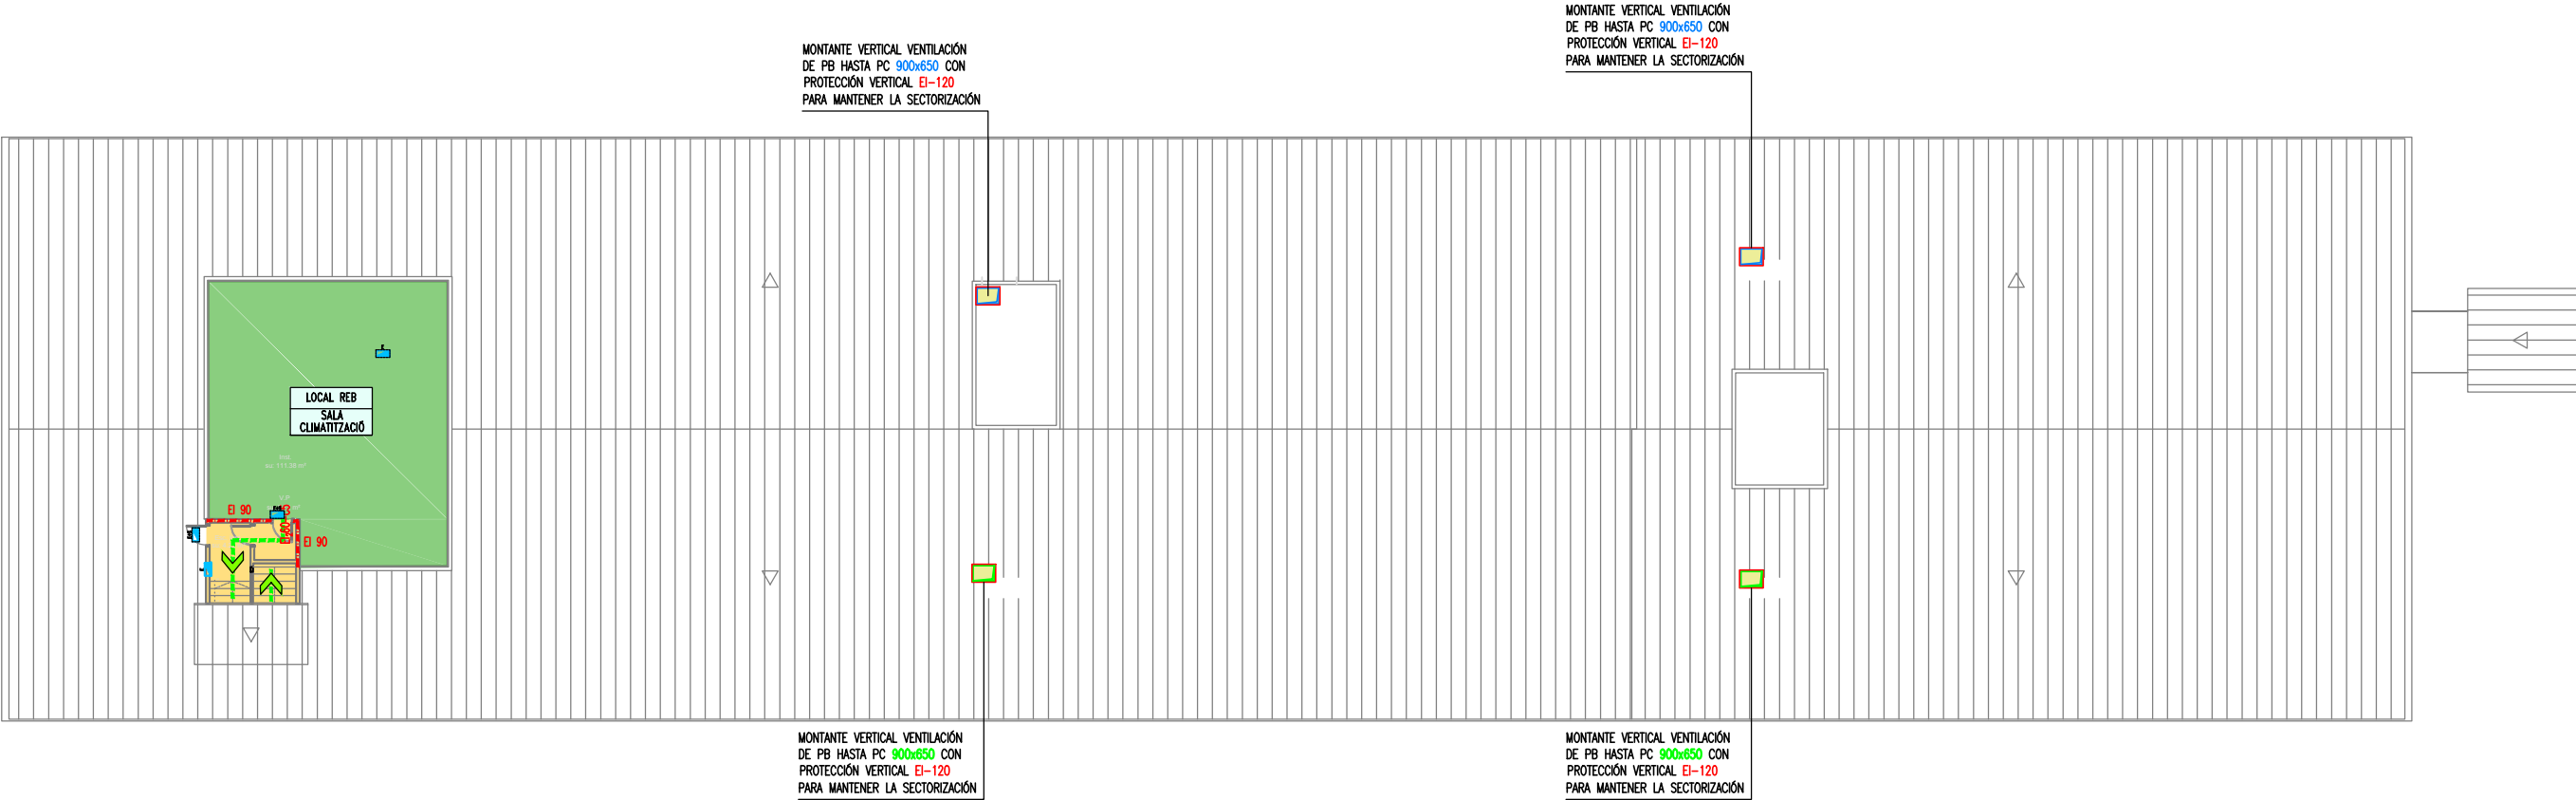

PLANTA CUBIERTA

Escala: 1/300

0 3 6 9 12 15 (m)

NOTA IMPORTANTE:

TODAS LAS MEDIDAS SE REPLANTEARÁN Y COMPROBARÁN EN OBRA, BAJO CRITERIO DE LA D.F. PREVALECE DE FORMA PRIORITARIA TODO AQUELLO ESTABLECIDO EN LOS PLANOS DE REPLANTEO DE ESTRUCTURA (ER)

BR29

© 2023 P. 29. AUTORES: SLP. C/ Girona, 18. 01100 LLEIDA. Tel: 973 349404 - 973 312200

JUSTIFICACIÓN PROTECCIÓN CONTRA INCENDIOS

PROYECTO TÉCNICO:

REHABILITACIÓN ENERGÉTICA DEL "PALAU DE VIDRE" EN EL MARCO DEL PLAN DE RECUPERACIÓN, TRANSFORMACIÓN Y RESILIENCIA FINANCIADOS POR LA UNIÓN EUROPEA CON LOS FONDOS NEXT GENERATION EU

EMPLAZAMIENTO

ACCESO AVINGUDA PRESIDENT TARRADELLAS LLEIDA

EXPEDIENTE

22317

FECHA

AGOSTO 2023

PLANO:

SECTORES DE INCENDIOS

PLANTA CUBIERTA

ESCALA:

DIN A3: 1/300

DIN A1: 1/150

NUM

22317MI.10

LISTADO DE REVISIONES:

ORIENTACIÓN

AUTOR DE PROYECTO

Jordi Gasulla Vives Ingeniero industrial Colegiado núm. 12679

Xavier P. Rodríguez Padilla Colegiado núm. 37793-7

Josep M. Burgués Solanes Colegiado núm. 37651-5

SANTI VIVES ARQUITECTURA BARCELONA

EQUIPO DE PROYECTO

elnesa ingeniería s.l.

B. R. 2. 9

ARQUITECTURA SANTI VIVES BARCELONA

PROMOTOR

LA PAERIA

Ajuntament de Lleida Regidoria d'Urbanisme

Financiado por la Unión Europea

NextGenerationEU

GOBIERNO DE ESPAÑA

MINISTERIO DE TRANSPORTES, MOVILIDAD Y AGENDA URBANA

Plan de Recuperación Transformación y Resiliencia

PIREP

LEYENDA SECTORES DE INCENDIOS

- SECTORES DE INCENDIOS
- VESTIBULO INDEPENDENCIA
- ESCALERAS PROTEGIDAS
- SECTORIZACIÓN DE INCENDIOS
- REB

V<***m²


SALA DE RESGO BAJO/MEDIO/ALTO
- REB

REM

REA

RESISTENCIA AL FUEGO DE LA ESTRUCTURA (DB SI-6 DEL C.T.E)

USO DEL SECTOR	ALTURA DE EVACUACIÓN	RESISTENCIA AL FUEGO
Publica concurrencia	Bajo rasante	E120
Publica concurrencia	≤15m	R90

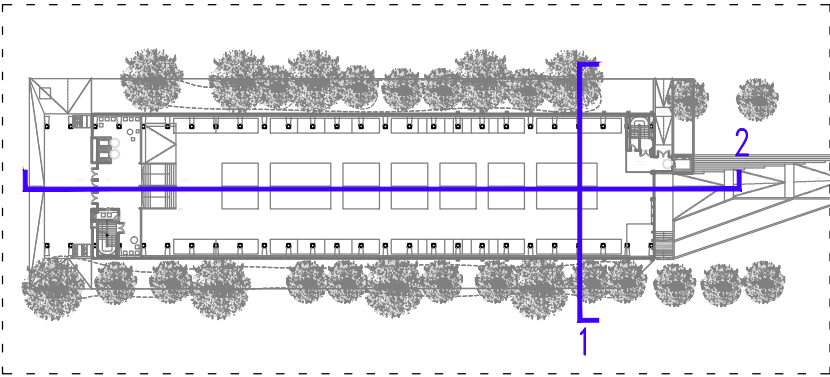


SECCIÓN 1

Escala: 1/150

0 2 4 6 8 (m)

LOCAL REB
SALA
CLIMATIZACIÓ

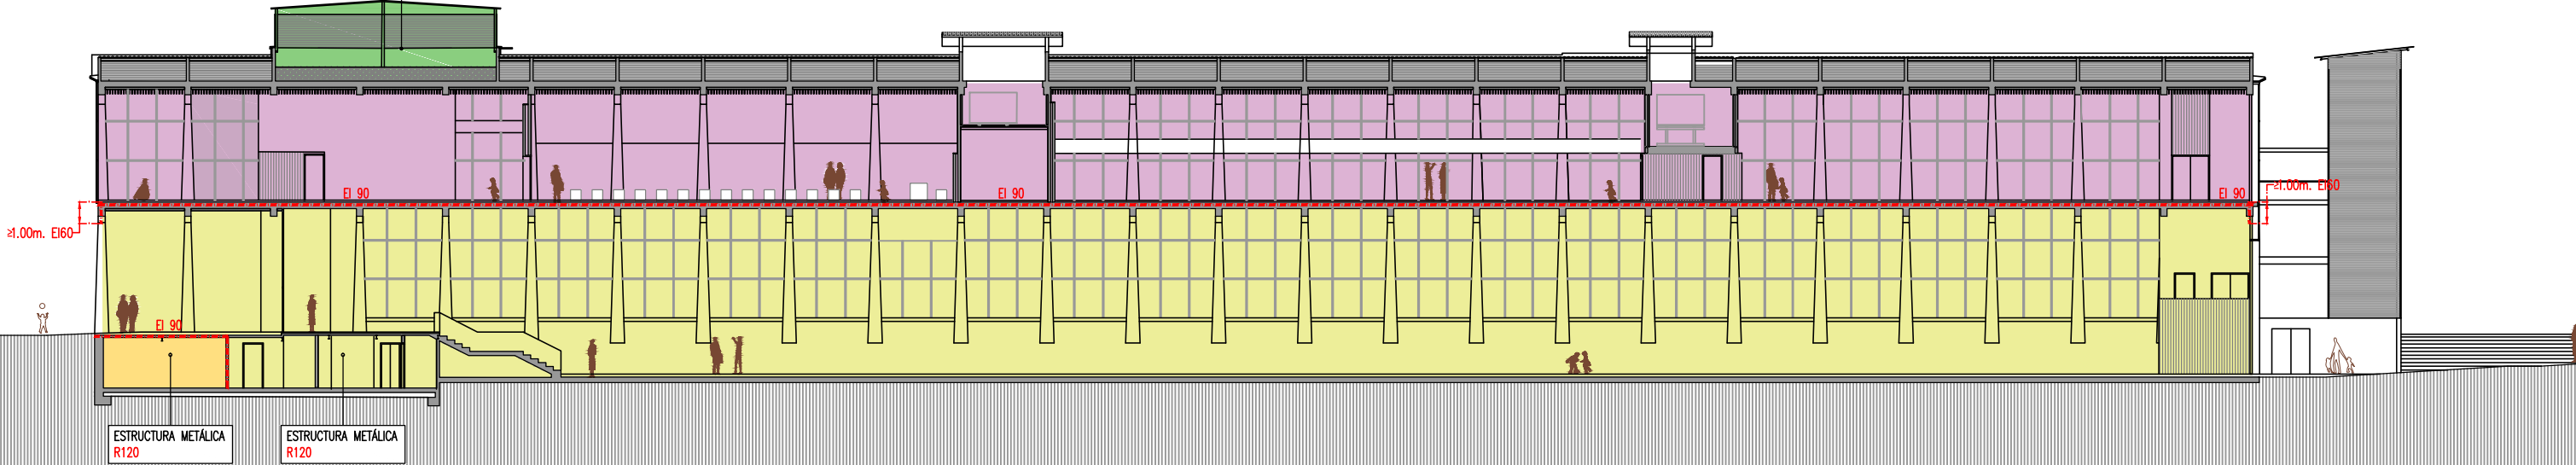

SECCIÓN 2

Escala: 1/300

0 3 6 9 12 15 (m)



NOTA IMPORTANTE:
TODAS LAS MEDIDAS SE REPLANTEARAN Y
COMPROBARAN EN OBRA, BAJO CRITERIO DE LA D.F.
PREVALECE DE FORMA PRIORITARIA TODO AQUELLO
ESTABLECIDO EN LOS PLANOS DE REPLANTEO DE
ESTRUCTURA (ER)

JUSTIFICACIÓN PROTECCIÓN CONTRA INCENDIOS

PROYECTO TÉCNICO: REHABILITACIÓN ENERGÉTICA DEL "PALAU DE VIDRE" EN EL MARCO DEL PLAN DE RECUPERACIÓN, TRANSFORMACIÓN Y RESILIENCIA FINANCIADOS POR LA UNIÓN EUROPEA CON LOS FONDOS NEXT GENERATION EU	EXPEDIENTE 22317 FECHA AGOSTO 2023
EMPLAZAMIENTO ACCESO AVINGUDA PRESIDENT TARRADELLAS LLEIDA	

PLANO: SECTORES DE INCENDIOS SECCIONES	ORIENTACIÓN
ESCALA: DIN A3: 1/300 DIN A1: 1/150	NUM. 22317MI.11
LISTADO DE REVISIONES:	

AUTOR DE PROYECTO Jordi Gasulla Vives Ingeniero industrial Colegiado núm. 12679	Xavier P. Rodríguez Padilla Colegiado núm. 37931-7	Josep M. Burgués Solanes Colegiado núm. 37651-5	SANTI VIVES ARQUITECTURA SANTI VIVES BARCELONA
EQUIPO DE PROYECTO elnesa ingenieria s.l.	B R 2 9		

PROMOTOR Ajuntament de Lleida Regidoria d'Urbanisme



Financiado por la
Unión Europea
NextGenerationEU



GOBIERNO DE ESPAÑA
MINISTERIO DE TRANSPORTES, MOVILIDAD Y AGENDA URBANA

Plan de Recuperación
Transformación y Resiliencia

