


Aprobat inicialment per Junta de Govern Local en sessió de data 8 de maig de 2024
amb la modificació aprovada per Decret d'Alcaldia de data 16 de maig de 2024
En dono fe,
El Secretari General de l'Ajuntament de Lleida,

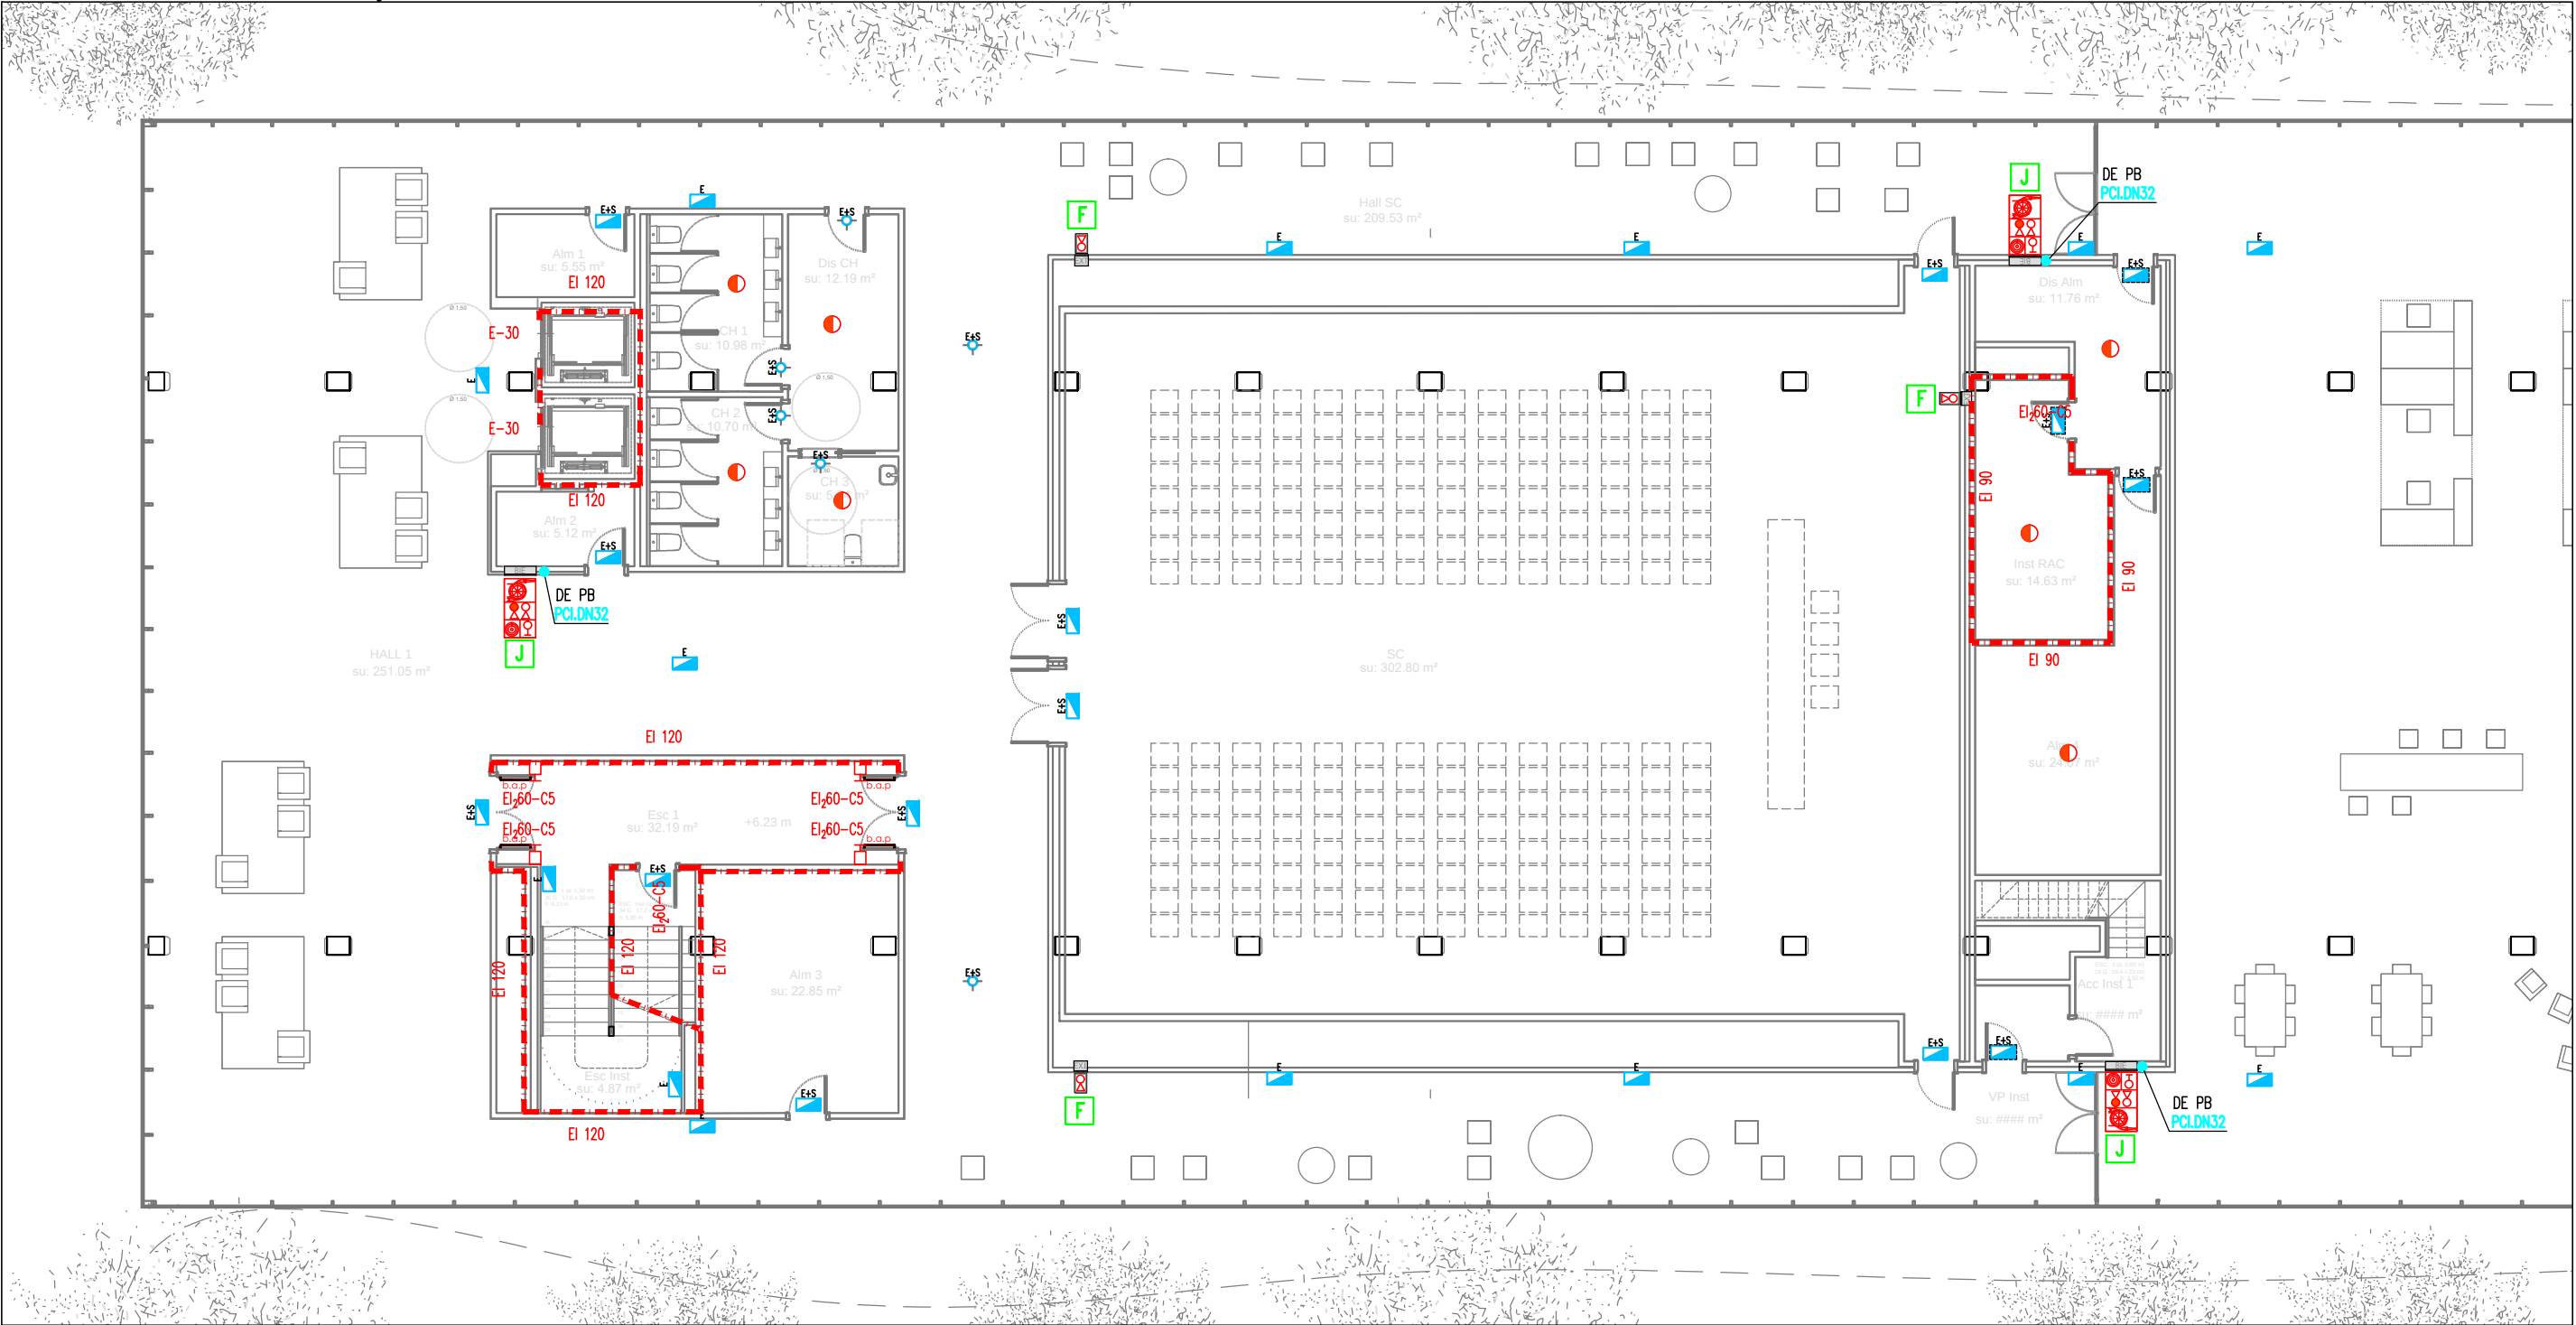

PLANTA PRIMERA (OESTE)
Escala: 1/150
0 1.5 3 4.5 6 7.5 (m)



LLEGENDA PROTECCIÓ CONTRA INCENDIS

- TUBERÍA RED BIE'S DE ACERO NEGRO ESTIRADO UNE 19.052
- ARMARIO CONJUNTO BIE 25mm INCLUYE:
 - BOCA DE INCENDIOS EQUIPADA (B.I.E.) CON MANGUERA DE 20m i Ø25mm
 - EXTINTOR CO2 5 Kg. 89B.
 - EXTINTOR POLVO SECO 6 Kg. 21A-113B
 - SIRENA ACÚSTICA INTERIOR
 - PULSADOR DE EMERGENCIA
- EXTINTOR POLVO SECO 6kg 21A-113B EN ARMARIO
- EXTINTOR DE CO2 5kg 89B EN SUPERFICIE
- DETECTOR ÓPTICO DE HUMOS
- RETENEDOR ELECTROMAGNÉTICO DE PUERTA NORMALMENTE ABIERTA
- SIRENA EXTERIOR ÓPTICA-ACÚSTICA

LLEGENDA ALUMBRADO DE EMERGENCIA

- APARATO AUTÓNOMO Y ESTANCO DE EMERGENCIA Y SEGURIDAD 250lm/h/LED. EJECUCIÓN SUPERFICIAL. DAISALUX/NOVA LD N5
- APARATO AUTÓNOMO DE EMERGENCIA Y SEGURIDAD 400lm/h/LED. EJECUCIÓN EMPOTRADA. DAISALUX/NOVA LD N5
- APARATO AUTÓNOMO DE EMERGENCIA Y SEGURIDAD 200lm/h/LED. EJECUCIÓN EMPOTRADA. DAISALUX/IZAR N30
- APARATO AUTÓNOMO DE EMERGENCIA Y SEGURIDAD CON 2 PROYECTORES 2x11W. 1125lm/h/PL. EJECUCIÓN SUPERFICIAL. DAISALUX/ZP2-N24
- LUMINARIA TIPO BALIZA CON LÁMPARA LED 0,4W EN ESCALÓN

DETALLE COLOCACIÓN Y SITUACIÓN DE B.I.E Y EXTINTOR SEGÚN RD513/2017

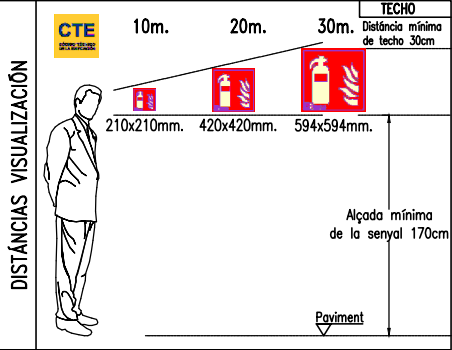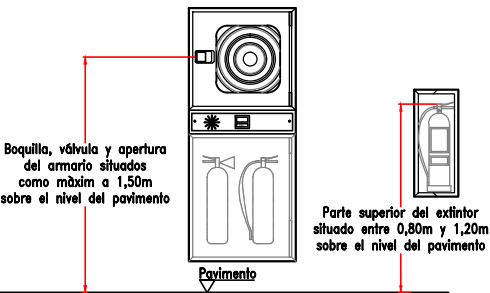

NOTA IMPORTANTE:
TODAS LAS MEDIDAS SE REPLANTEARÁN Y COMPROBARÁN EN OBRA, BAJO CRITERIO DE LA D.F. PREVALECE EN FORMA PRIORITARIA TODO AQUELLO ESTABLECIDO EN LOS PLANOS DE REPLANTEO DE ESTRUCTURA (ER)

JUSTIFICACIÓN PROTECCIÓN CONTRA INCENDIOS

PROYECTO TÉCNICO:
REHABILITACIÓN ENERGÉTICA DEL "PALAU DE VIDRE" EN EL MARCO DEL PLAN DE RECUPERACIÓN, TRANSFORMACIÓN Y RESILIENCIA FINANCIADOS POR LA UNIÓN EUROPEA CON LOS FONDOS NEXT GENERATION EU

EXPEDIENTE
22317

FECHA
AGOSTO 2023

EMPLAZAMIENTO
ACCESO AVINGUDA PRESIDENT TARRADELLAS LLEIDA

PLANO:
INSTALACIONES PROTECCIÓN CONTRA INCENDIOS PLANTA PRIMERA (OESTE)

ORIENTACIÓN

ESCALA: DIN A3: 1/150
DIN A1: 1/75

NUM.
22317MI.21

LISTADO DE REVISIONES:

AUTOR DE PROYECTO
Jordi Gasulla Vives
Ingeniero industrial
Colegiado núm. 12679

EQUIPO DE PROYECTO
einesa ingeniería s.l.

PROMOTOR
Ajuntament de Lleida
Regidoria d'Urbanisme

Financiado por la Unión Europea
NextGenerationEU

GOBIERNO DE ESPAÑA
MINISTERIO DE TRANSPORTES, MOVILIDAD Y AGENDA URBANA

Plan de Recuperación, Transformación y Resiliencia

PIREP



PLANTA PRIMERA (ESTE)
Escala: 1/150
0 1.5 3 4.5 6 7.5 (m)

LLEGENDA PROTECCIÓ CONTRA INCENDIS



- TUBERÍA RED BIE'S DE ACERO NEGRO ESTIRADO UNE 19.052
- ARMARIO CONJUNTO BIE 25mm INCLUYE:
 - BOCA DE INCENDIOS EQUIPADA (B.I.E.) CON MANGUERA DE 20m i Ø25mm
 - EXTINTOR CO2 5 Kg. 89B.
 - EXTINTOR POLVO SECO 6 Kg. 21A-113B
 - SIRENA ACÚSTICA INTERIOR
 - PULSADOR DE EMERGENCIA
- EXTINTOR POLVO SECO 6kg 21A-113B EN ARMARIO
- EXTINTOR DE CO2 5kg 89B EN SUPERFICIE
- DETECTOR ÓPTICO DE HUMOS
- RETENEDOR ELECTROMAGNÉTICO DE PUERTA NORMALMENTE ABIERTA
- SIRENA EXTERIOR ÓPTICA-ACÚSTICA



LEYENDA ALUMBRADO DE EMERGENCIA

- APARATO AUTÓNOMO Y ESTANCO DE EMERGENCIA Y SEGURIDAD 250lm/1h/LED. EJECUCIÓN SUPERFICIAL. DAISALUX/NOVA LD N5
- APARATO AUTÓNOMO DE EMERGENCIA Y SEGURIDAD 400lm/1h/LED. EJECUCIÓN EMPOTRADA. DAISALUX/NOVA LD N5
- APARATO AUTÓNOMO DE EMERGENCIA Y SEGURIDAD 200lm/1h/LED. EJECUCIÓN EMPOTRADA. DAISALUX/IZAR N30
- APARATO AUTÓNOMO DE EMERGENCIA Y SEGURIDAD CON 2 PROYECTORES 2x11W. 1125lm/1h/PL. EJECUCIÓN SUPERFICIAL. DAISALUX/ZP2-N24
- LUMINARIA TIPO BALIZA CON LÁMPARA LED 0,4W EN ESCALÓN

DETALLE COLOCACIÓN Y SITUACIÓN DE B.I.E Y EXTINTOR SEGÚN RD513/2017

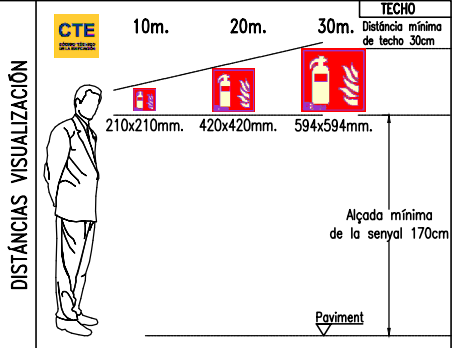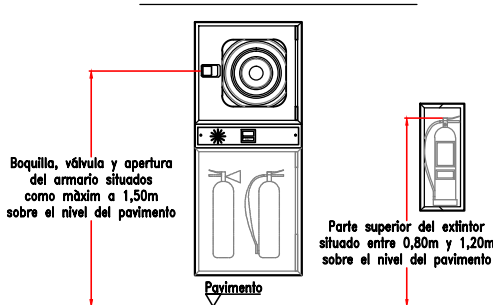

NOTA IMPORTANTE:
TODAS LAS MEDIDAS SE REPLANTEARÁN Y COMPROBARÁN EN OBRA, BAJO CRITERIO DE LA D.F. PREVALECE DE FORMA PRIORITARIA TODO AQUELLO ESTABLECIDO EN LOS PLANOS DE REPLANTEO DE ESTRUCTURA (ER)

JUSTIFICACIÓN PROTECCIÓN CONTRA INCENDIOS

PROYECTO TÉCNICO:
REHABILITACIÓN ENERGÉTICA DEL "PALAU DE VIDRE" EN EL MARCO DEL PLAN DE RECUPERACIÓN, TRANSFORMACIÓN Y RESILIENCIA FINANCIADOS POR LA UNIÓN EUROPEA CON LOS FONDOS NEXT GENERATION EU

EMPLAZAMIENTO ACCESO AVINGUDA PRESIDENT TARRADELLAS LLEIDA

EXPEDIENTE 22317
FECHA AGOSTO 2023

PLANO: INSTALACIONES PROTECCIÓN CONTRA INCENDIOS PLANTA PRIMERA (ESTE)
ESCALA: DIN A3: 1/150
DIN A1: 1/75
NUM 22317MI.22

LISTADO DE REVISIONES:

AUTOR DE PROYECTO
Jordi Gasulla Vives
Ingeniero industrial
Colegiado núm. 12879

EQUIPO DE PROYECTO
elinesa ingeniería s.l.
B R 2 9
ARQUITECTURA SANTI VIVES BARCELONA


PROMOTOR
LA PAERIA
Ajuntament de Lleida
Regidoria d'Urbanisme

Financiado por la Unión Europea
NextGenerationEU

GOBIERNO DE ESPAÑA
MINISTERIO DE TRANSPORTES, MOVILIDAD Y AGENDA URBANA

Plan de Recuperación, Transformación y Resiliencia

PIREP

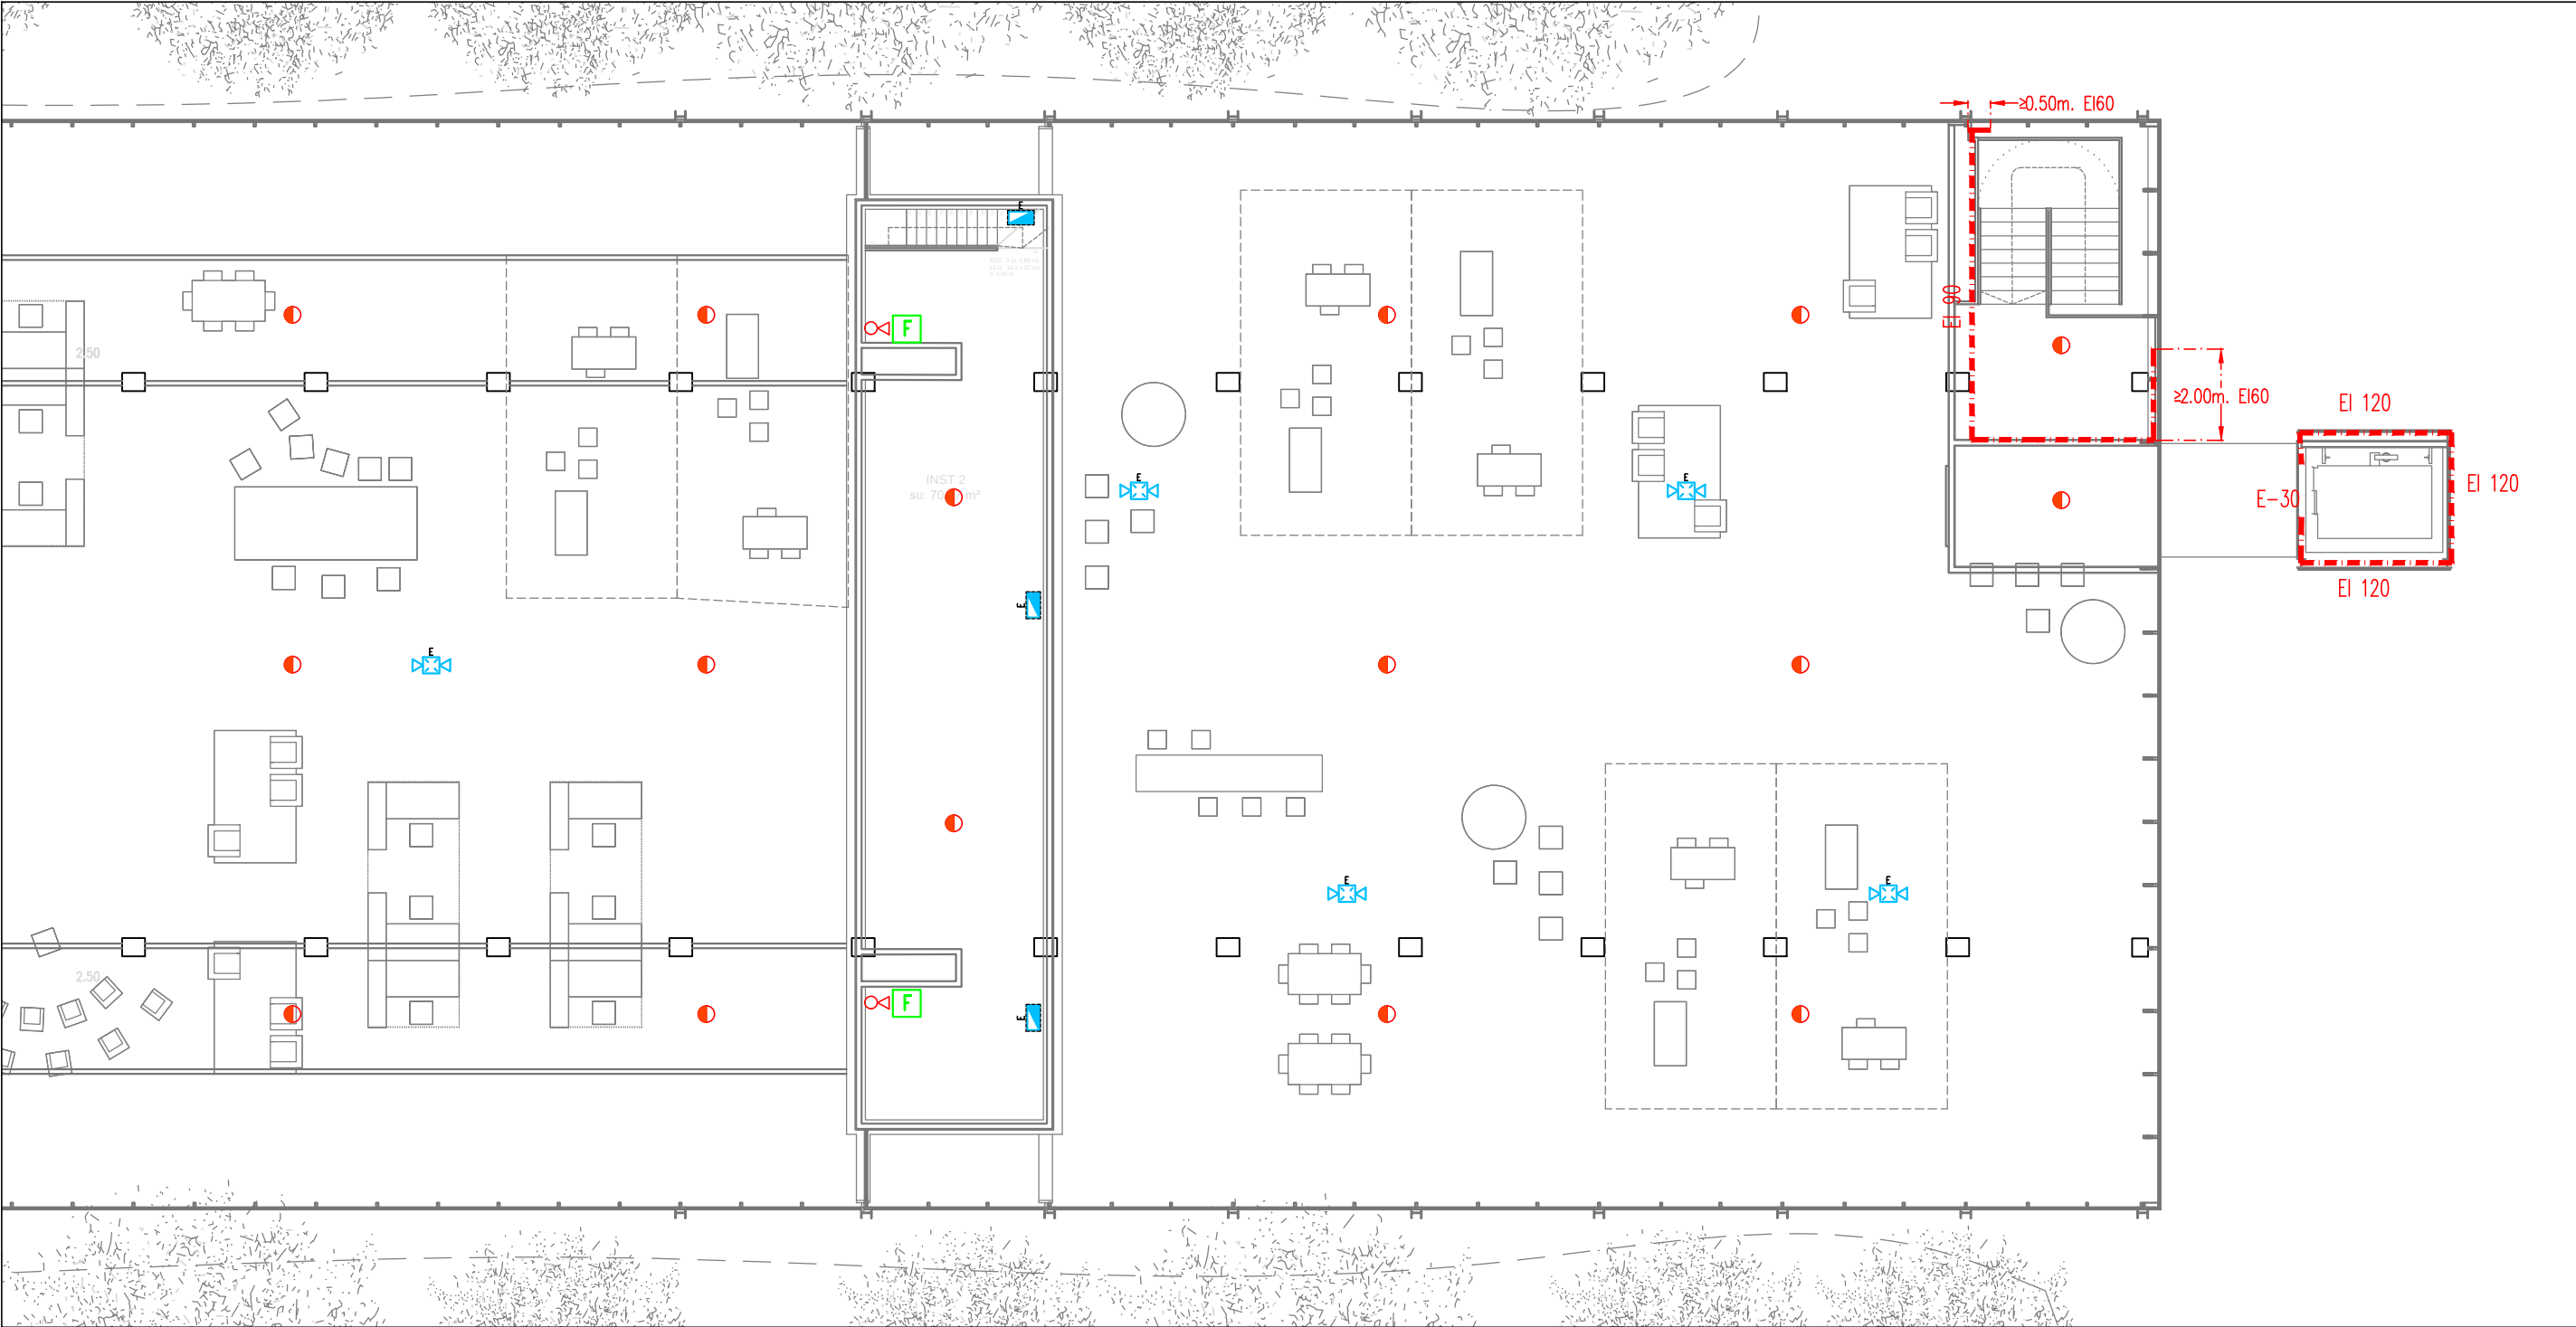

PLANTA PRIMERA ALTILLO (ESTE)
Escala: 1/150

LLEGENDA PROTECCIÓ CONTRA INCENDIS



- TUBERÍA RED BIE'S DE ACERO NEGRO ESTIRADO UNE 19.052
- ARMARIO CONJUNTO BIE 25mm INCLUYE:
 - BOCA DE INCENDIOS EQUIPADA (B.I.E.) CON MANGUERA DE 20m i Ø25mm
 - EXTINTOR CO2 5 Kg. 89B.
 - EXTINTOR POLVO SECO 6 Kg. 21A-113B
 - SIRENA ACÚSTICA INTERIOR
 - PULSADOR DE EMERGENCIA
- EXTINTOR POLVO SECO 6kg 21A-113B EN ARMARIO
- EXTINTOR DE CO2 5kg 89B EN SUPERFICIE
- DETECTOR ÓPTICO DE HUMOS
- RETENEDOR ELECTROMAGNÉTICO DE PUERTA NORMALMENTE ABIERTA
- SIRENA EXTERIOR ÓPTICA-ACÚSTICA



LLEGENDA ALUMBRADO DE EMERGENCIA

- APARATO AUTÓNOMO Y ESTANCO DE EMERGENCIA Y SEGURIDAD 250lm/1h/LED. EJECUCIÓN SUPERFICIAL. DAISALUX/NOVA LD N5
- APARATO AUTÓNOMO DE EMERGENCIA Y SEGURIDAD 400lm/1h/LED. EJECUCIÓN EMPOTRADA. DAISALUX/NOVA LD N5
- APARATO AUTÓNOMO DE EMERGENCIA Y SEGURIDAD 200lm/1h/LED. EJECUCIÓN EMPOTRADA. DAISALUX/IZAR N30
- APARATO AUTÓNOMO DE EMERGENCIA Y SEGURIDAD CON 2 PROYECTORES 2x11W. 1125lm/1h/PL. EJECUCIÓN SUPERFICIAL. DAISALUX/ZP2-N24
- LUMINARIA TIPO BALIZA CON LÁMPARA LED 0,4W EN ESCALÓN

DETALLE COLOCACIÓN Y SITUACIÓN DE B.I.E Y EXTINTOR SEGÚN RD513/2017

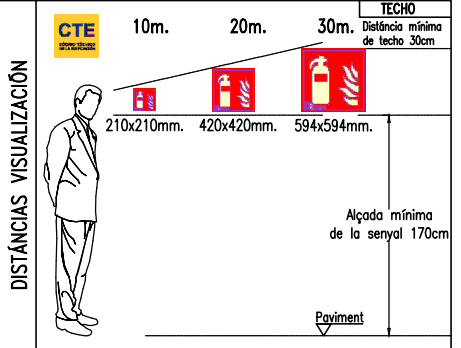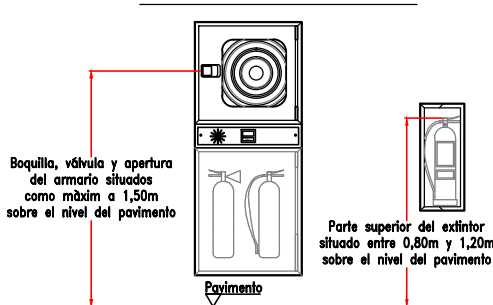

NOTA IMPORTANTE:
TODAS LAS MEDIDAS SE REPLANTEARÁN Y COMPROBARÁN EN OBRA, BAJO CRITERIO DE LA D.F. PREVALECE DE FORMA PRIORITARIA TODO AQUELLO ESTABLECIDO EN LOS PLANOS DE REPLANTEO DE ESTRUCTURA (ER)

JUSTIFICACIÓN PROTECCIÓN CONTRA INCENDIOS

PROYECTO TÉCNICO:
REHABILITACIÓN ENERGÉTICA DEL "PALAU DE VIDRE" EN EL MARCO DEL PLAN DE RECUPERACIÓN, TRANSFORMACIÓN Y RESILIENCIA FINANCIADOS POR LA UNIÓN EUROPEA CON LOS FONDOS NEXT GENERATION EU

EMPLAZAMIENTO

EXPEDIENTE
22317

FECHA
AGOSTO 2023

ACCESO AVINGUDA PRESIDENT TARRADELLAS LLEIDA

PLANO:
INSTALACIONES PROTECCIÓN CONTRA INCENDIOS PLANTA PRIMERA ALTILLO (ESTE)

ORIENTACIÓN

ESCALA: DIN A3: 1/150
DIN A1: 1/75

NUM 22317MI.24

LISTADO DE REVISIONES:

AUTOR DE PROYECTO
Jordi Gasulla Vives
Ingeniero industrial
Colegiado núm. 12679

EQUIPO DE PROYECTO
einesa ingeniería s.l.

PROMOTOR
LA PAERIA
Ajuntament de Lleida
Regidoria d'Urbanisme


ARQUITECTURA
SANTI VIVES
BARCELONA

Financiado por la Unión Europea
NextGenerationEU

GOBIERNO DE ESPAÑA
MINISTERIO DE TRANSPORTES, MOVILIDAD Y AGENDA URBANA


Plan de Recuperación, Transformación y Resiliencia

PIREP

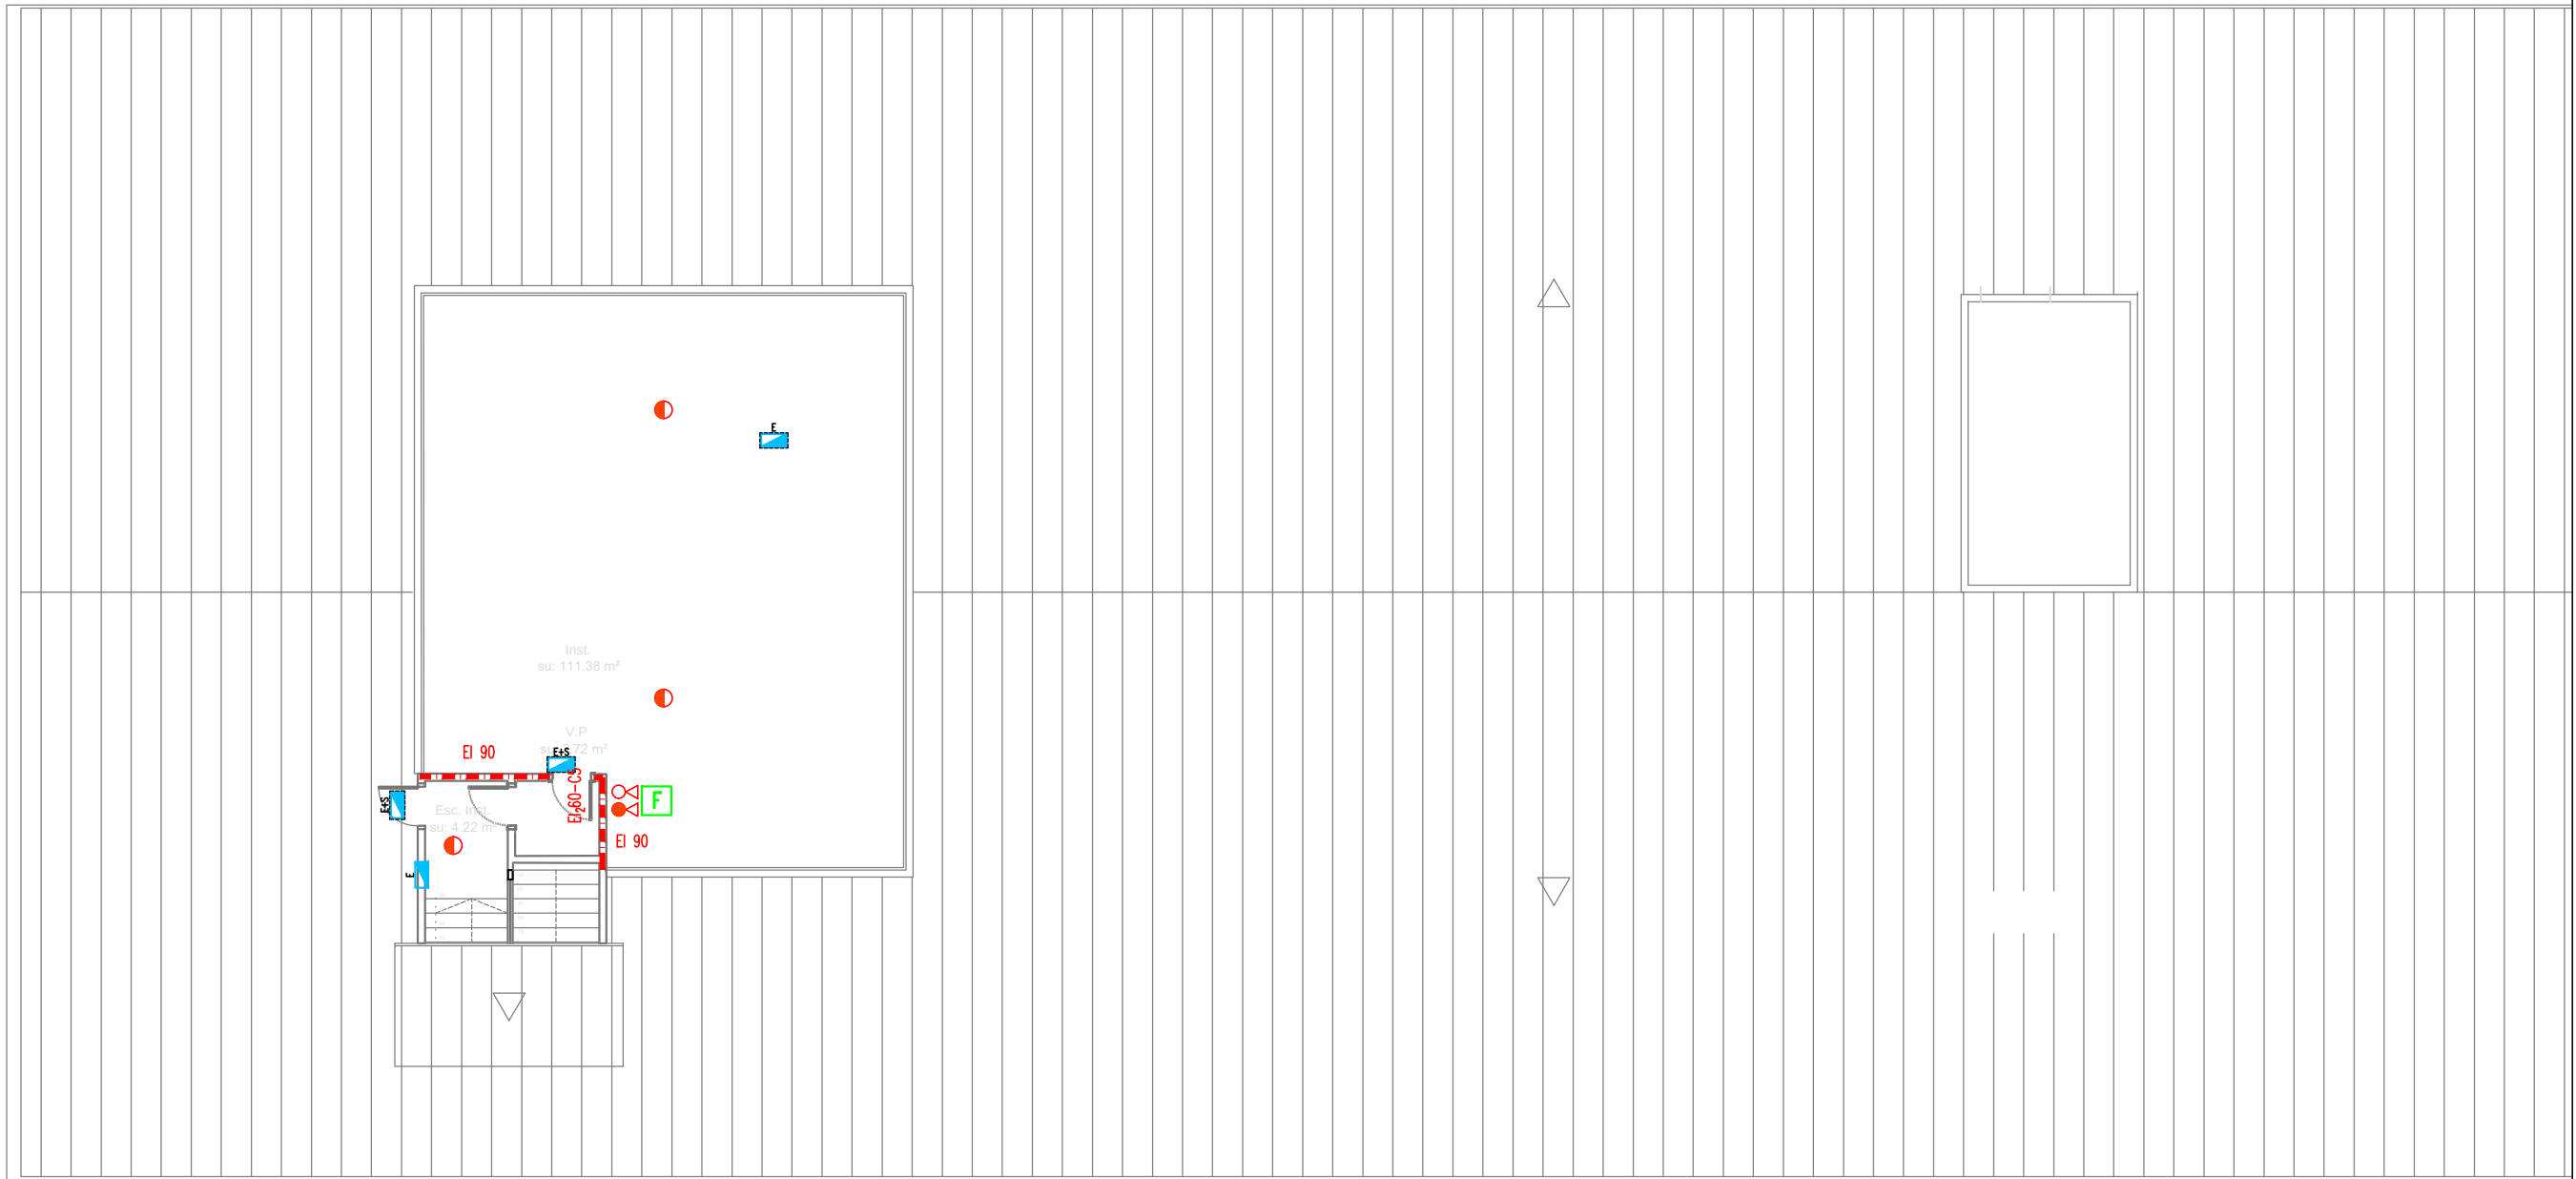

PLANTA BAJO CUBIERTA (OESTE)

 Escala: 1/150



LLEGENDA PROTECCIÓ CONTRA INCENDIS

- TUBERÍA RED BIE'S DE ACERO NEGRO ESTIRADO UNE 19.052
- ARMARIO CONJUNTO BIE 25mm INCLUYE:
 - BOCA DE INCENDIOS EQUIPADA (B.I.E.) CON MANGUERA DE 20m i ø25mm
 - EXTINTOR CO2 5 Kg. 89B.
 - EXTINTOR POLVO SECO 6 Kg. 21A-113B
 - SIRENA ACÚSTICA INTERIOR
 - PULSADOR DE EMERGENCIA

 


- EXTINTOR POLVO SECO 6kg 21A-113B EN ARMARIO
- EXTINTOR DE CO2 5kg 89B EN SUPERFICIE
- DETECTOR ÓPTICO DE HUMOS
- RETENEDOR ELECTROMAGNÉTICO DE PUERTA NORMALMENTE ABIERTA
- SIRENA EXTERIOR ÓPTICA-ACÚSTICA





LLEGENDA ALUMBRADO DE EMERGENCIA

- APARATO AUTÓNOMO Y ESTANCO DE EMERGENCIA Y SEGURIDAD 250lm/1h/LED. EJECUCIÓN SUPERFICIAL. DAISALUX/NOVA LD N5
- APARATO AUTÓNOMO DE EMERGENCIA Y SEGURIDAD 400lm/1h/LED. EJECUCIÓN EMPOTRADA. DAISALUX/NOVA LD N5
- APARATO AUTÓNOMO DE EMERGENCIA Y SEGURIDAD 200lm/1h/LED. EJECUCIÓN EMPOTRADA. DAISALUX/IZAR N30
- APARATO AUTÓNOMO DE EMERGENCIA Y SEGURIDAD CON 2 PROYECTORES 2x11W. 1125lm/1h/PL. EJECUCIÓN SUPERFICIAL. DAISALUX/ZP2-N24
- LUMINARIA TIPO BALIZA CON LÁMPARA LED 0,4W EN ESCALÓN



DETALLE COLOCACIÓN Y SITUACIÓN DE B.I.E Y EXTINTOR SEGÚN RD513/2017

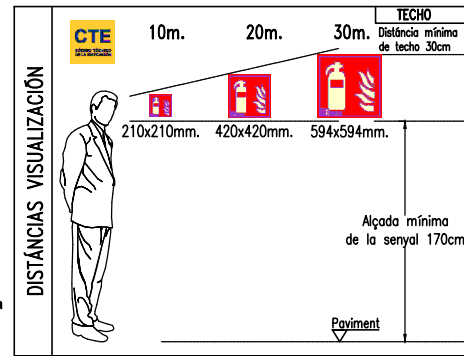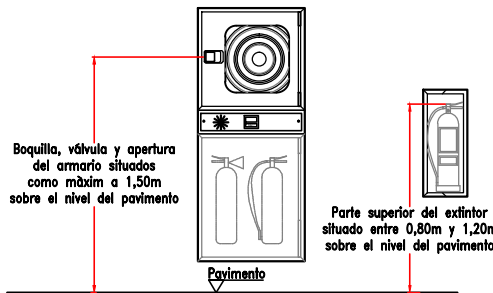

NOTA IMPORTANTE:
TODAS LAS MEDIDAS SE REPLANTEARÁN Y COMPROBARÁN EN OBRA, BAJO CRITERIO DE LA D.F. PREVALECE DE FORMA PRIORITARIA TODO AQUELLO ESTABLECIDO EN LOS PLANOS DE REPLANTEO DE ESTRUCTURA (ER)

JUSTIFICACIÓN PROTECCIÓN CONTRA INCENDIOS

PROYECTO TÉCNICO:
REHABILITACIÓN ENERGÉTICA DEL "PALAU DE VIDRE" EN EL MARCO DEL PLAN DE RECUPERACIÓN, TRANSFORMACIÓN Y RESILIENCIA FINANCIADOS POR LA UNIÓN EUROPEA CON LOS FONDOS NEXT GENERATION EU

EMPLAZAMIENTO: ACCESO AVINGUDA PRESIDENT TARRADELLAS LLEIDA

EXPEDIENTE

22317

FECHA

AGOSTO 2023

PLANO:
INSTALACIONES
PROTECCIÓN CONTRA INCENDIOS
PLANTA BAJO CUBIERTA (OESTE)

ORIENTACIÓN

ESCALA: DIN A3: 1/150
DIN A1: 1/75

NUM: 22317MI.25

LISTADO DE REVISIONES:

AUTOR DE PROYECTO

Jordi Gasulla Vives
Ingeniero industrial
Colegiado núm. 12679

Xavier P. Rodríguez Padilla
Colegiado núm. 37933-7

Josep M. Burgales Solanes
Colegiado núm. 37651-5

SANTI VIVES
ARQUITECTURA
SANTI VIVES
BARCELONA

EQUIPO DE PROYECTO

einesa ingeniería s.l.

B R 2 9

ARQUITECTURA
SANTI VIVES
BARCELONA

PROMOTOR

LA PAERIA

Ajuntament de Lleida
Regidoria d'Urbanisme




Financiado por la Unión Europea
NextGenerationEU



GOBIERNO DE ESPAÑA

MINISTERIO DE TRANSPORTES, MOVILIDAD Y AGENDA URBANA



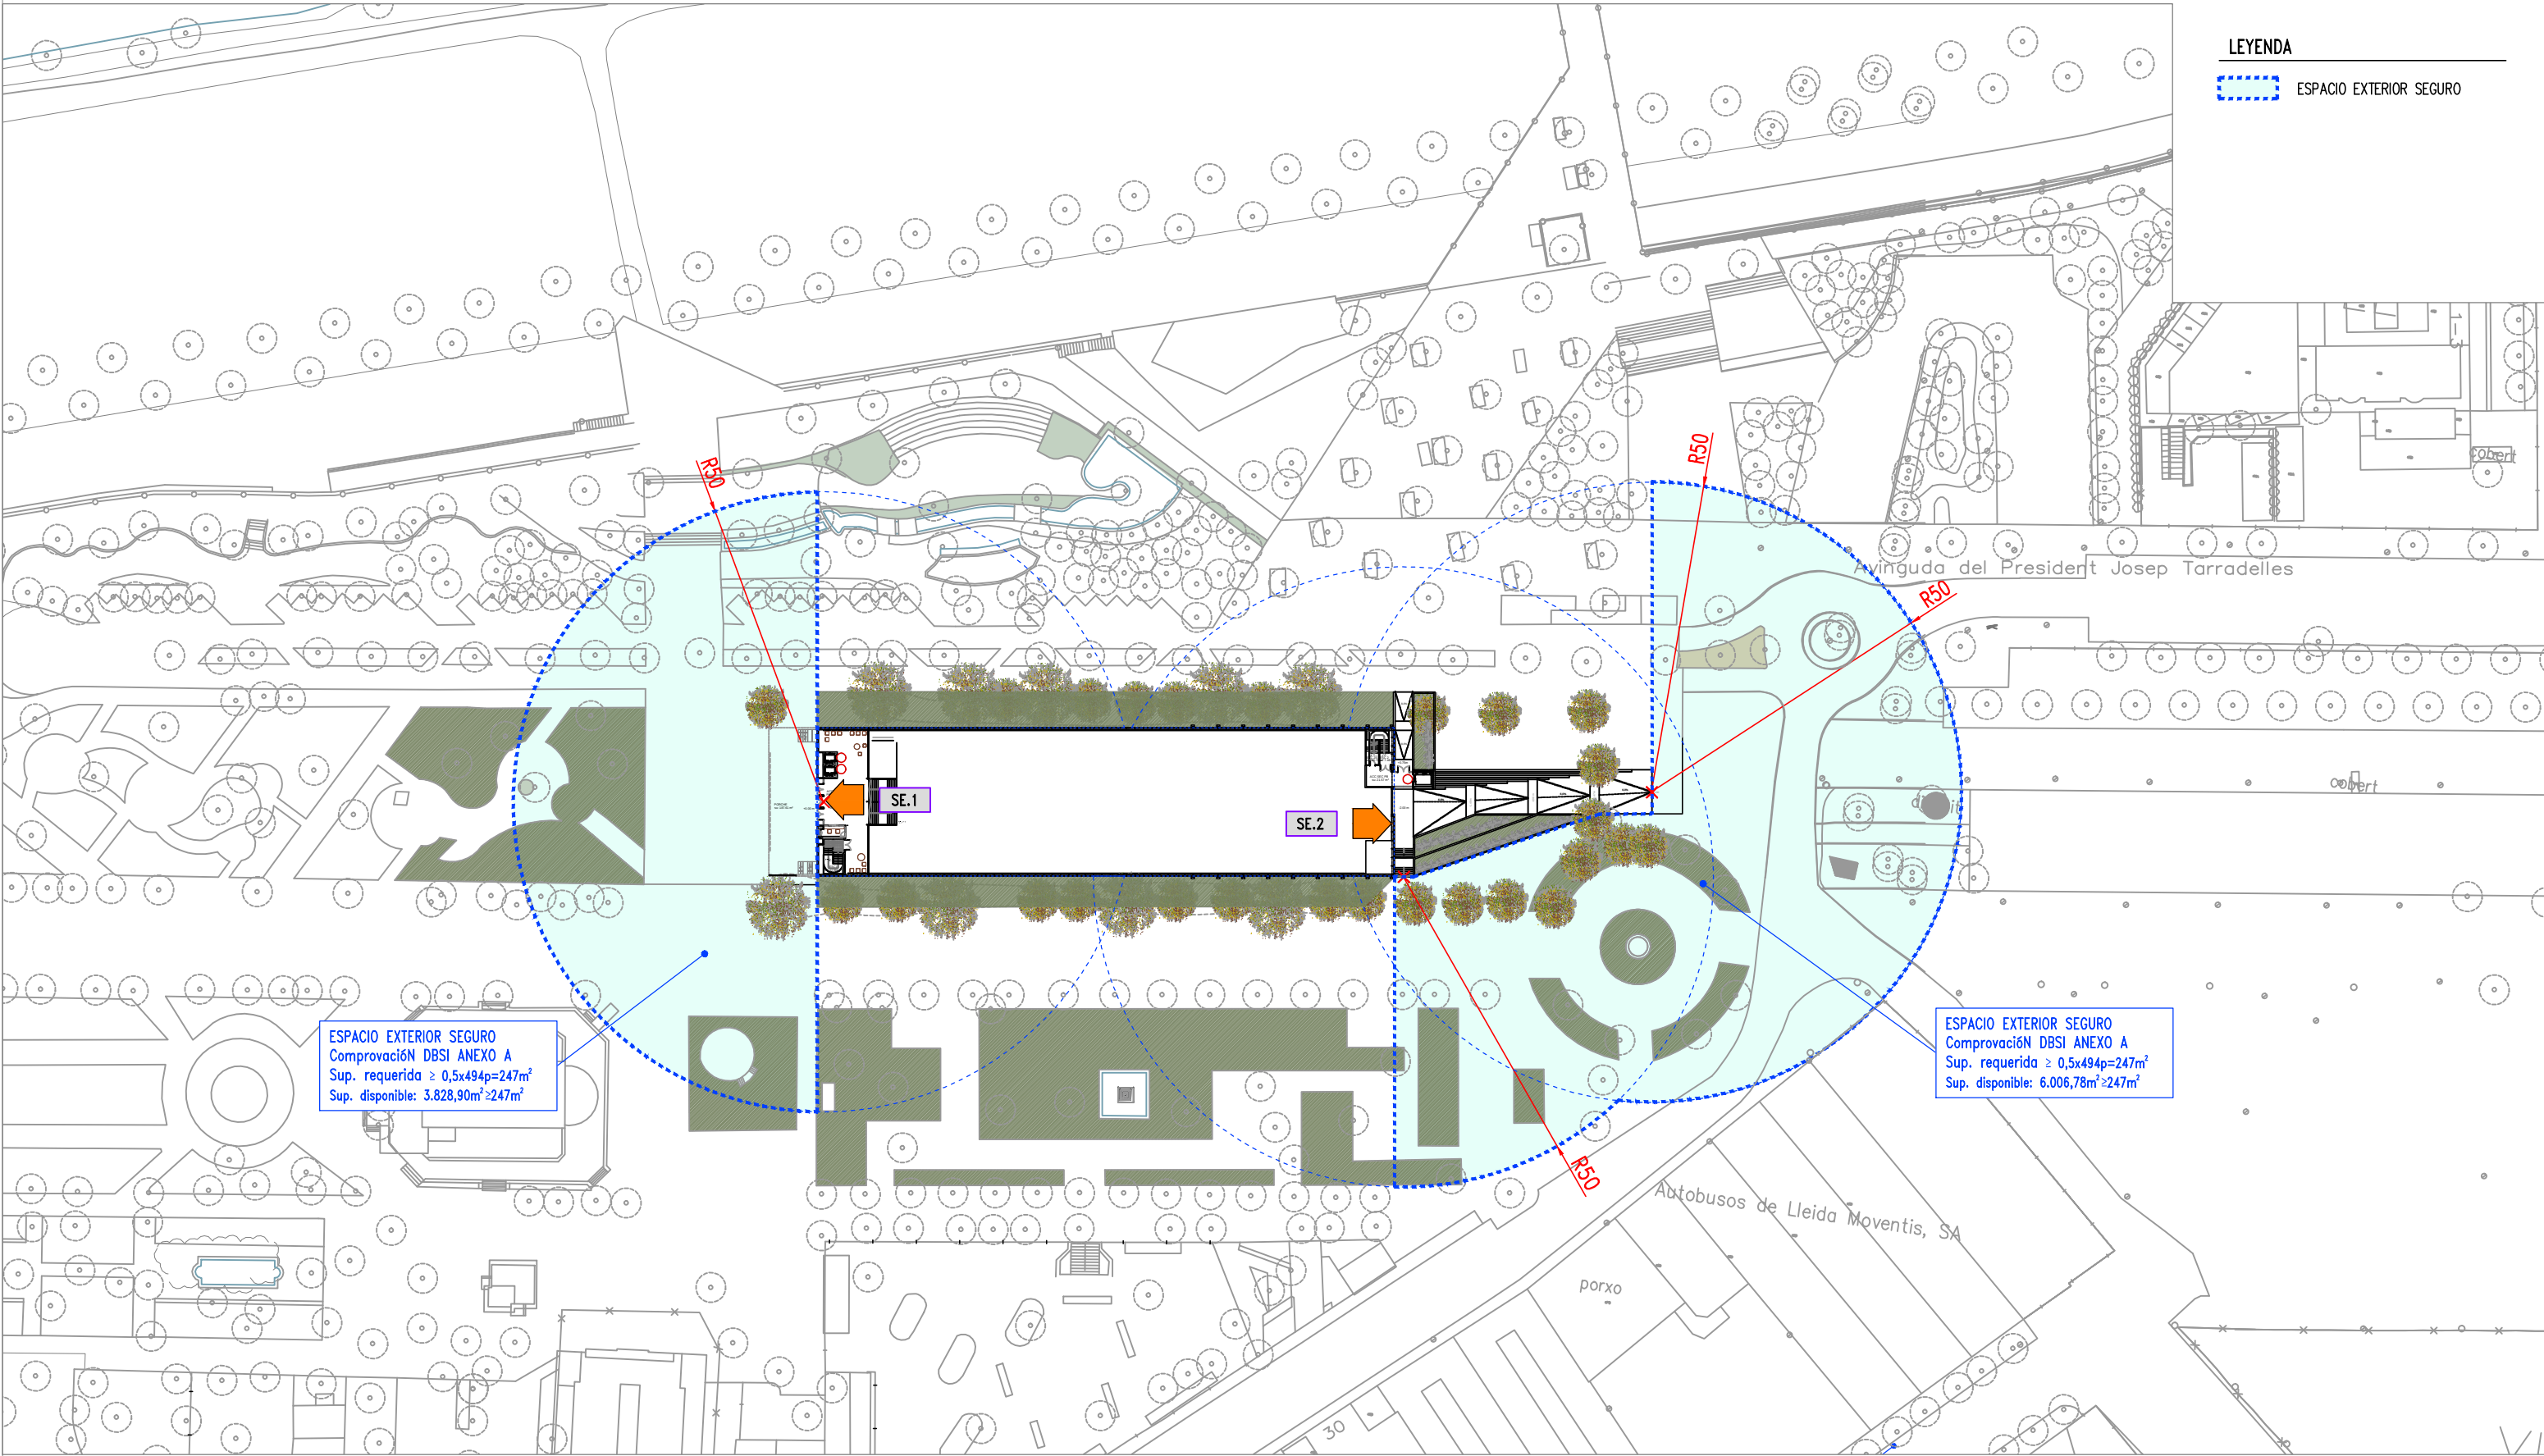

LEYENDA

ESPACIO EXTERIOR SEGURO

ESPACIO EXTERIOR SEGURO
Comprovació DBSI ANEXO A
Sup. requerida $\geq 0,5 \times 494p = 247m^2$
Sup. disponible: $3.828,90m^2 \geq 247m^2$

ESPACIO EXTERIOR SEGURO
Comprovació DBSI ANEXO A
Sup. requerida $\geq 0,5 \times 494p = 247m^2$
Sup. disponible: $6.006,78m^2 \geq 247m^2$

NOTA IMPORTANTE:
TODAS LAS MEDIDAS SE REPLANTEARAN Y
COMPROBARAN EN OBRA, BAJO CRITERIO DE LA D.F.
PREVALECE DE FORMA PRIORITARIA TODO AQUELLO
ESTABLECIDO EN LOS PLANOS DE REPLANTEO DE
ESTRUCTURA (ER)

BR29
S.M.E.S.P. 29/04/2023/2023-20/23
C/Orriola, 18 av. 41.000 LLEIDA
Tel: 973 349494 - 973 349494

JUSTIFICACIÓN PROTECCIÓN CONTRA INCENDIOS

PROYECTO TÉCNICO:
REHABILITACIÓN ENERGÉTICA DEL "PALAU DE VIDRE" EN EL
MARCO DEL PLAN DE RECUPERACIÓN, TRANSFORMACIÓN Y
RESILIENCIA FINANCIADOS POR LA UNIÓN EUROPEA CON LOS
FONDOS NEXT GENERATION EU

EMPLAZAMIENTO ACCESO AVINGUDA PRESIDENT TARRADELLAS LLEIDA

EXPEDIENTE

22317

FECHA

AGOSTO 2023

PLANO:

ESPACIO EXTERIOR SEGURO

ORIENTACIÓN



ESCALA: DIN A3: 1/1000
DIN A1: 1/500

NUM 22317MI.26

LISTADO DE REVISIONES:

AUTOR DE PROYECTO

Jordi Gasulla Vives
Ingeniero industrial
Colegiado núm. 12679
Xavier P. Rodríguez Padilla
Colegiado núm. 37933-7
Josep M. Burgués Solanes
Colegiado núm. 37651-5
SANTI VIVES
ARQUITECTURA
SANTI VIVES
BARCELONA

EQUIPO DE PROYECTO

elinsa
ingenieria s.l.

B R 2 9

ARQUITECTURA
SANTI VIVES
BARCELONA

PROMOTOR



Ajuntament de Lleida
Regidoria d'Urbanisme



Financiado por la
Unión Europea
NextGenerationEU



GOBIERNO DE ESPAÑA
MINISTERIO DE TRANSPORTES, MOVILIDAD Y AGENDA URBANA

