

16. PLÀNOLS

INCAFUST

01 Situació

02 Distribució

03 Maquinaria




04 Electricitat

05 Enllumenat


06 Incendis

07 Evacuació

08 Clima

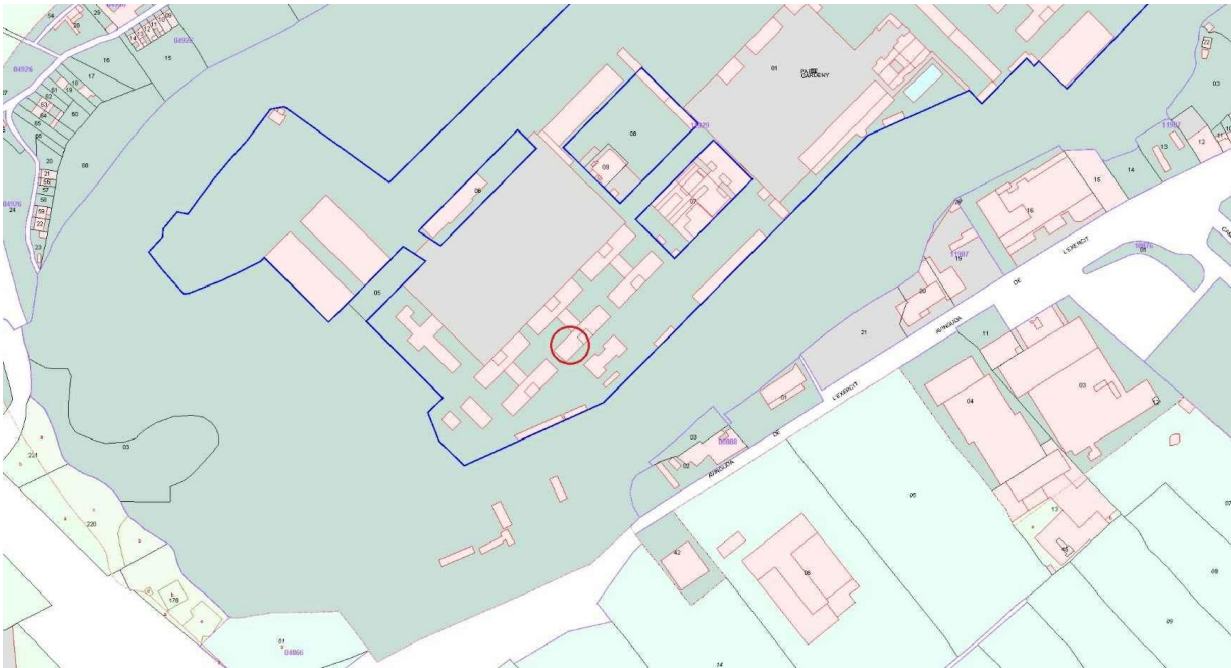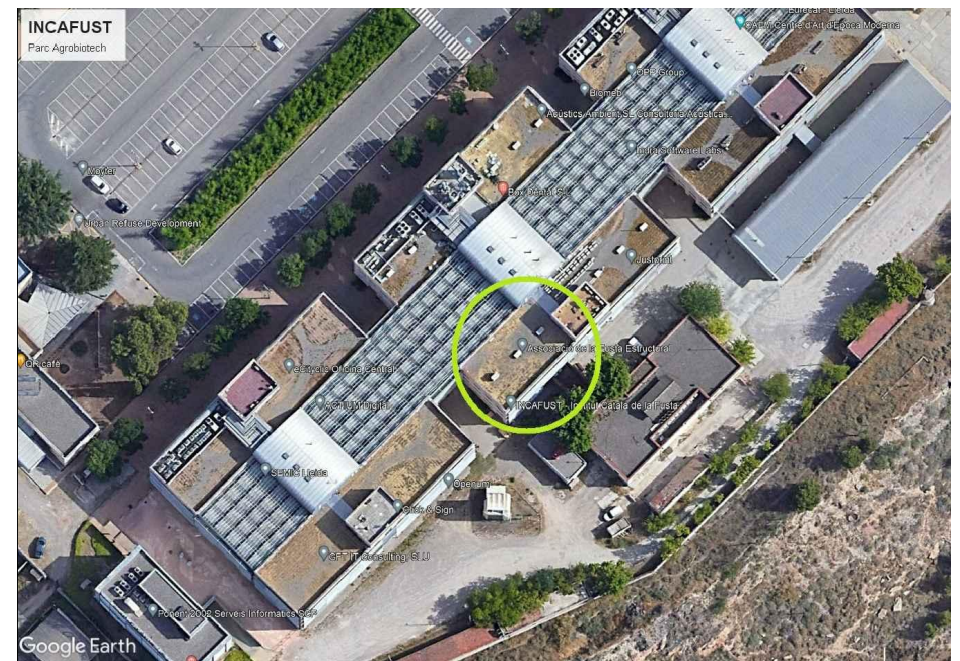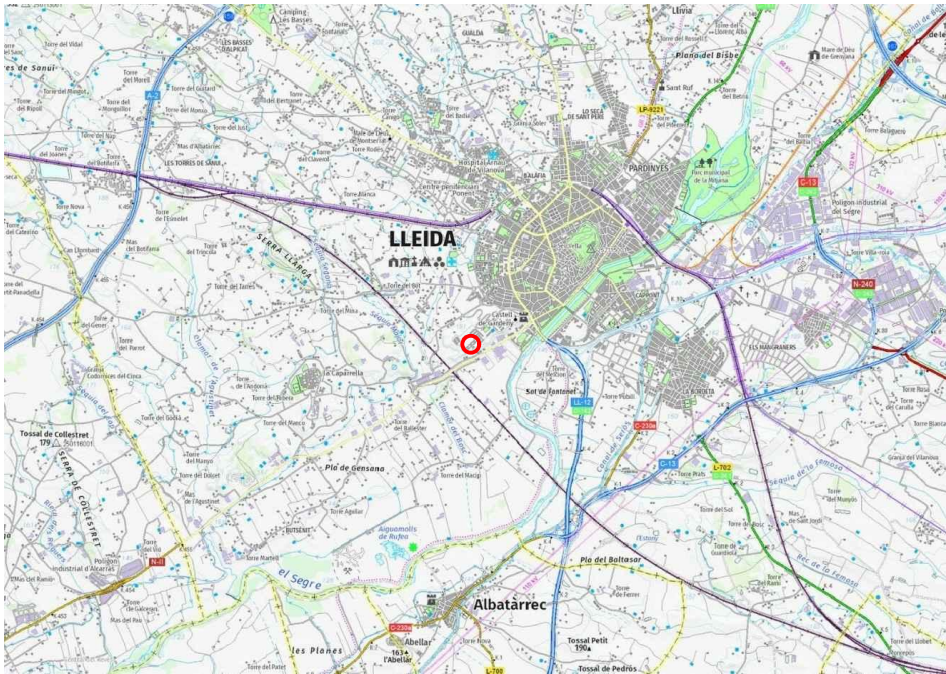


5		
4		
3		
2		
1		
REV.	DATA	DESCRIPCIÓ
FASE : PROJECTE LLICÈNCIA AMBIENTAL D'ACTIVITAT D'INCAFUST Parc Agrobiotech Lleida, Edifici H2, PB, porta B 25003 - LLEIDA		PLÀNOL: EMPLAÇAMENT
PROMOTOR: CENTRE DE CIÈNCIA I TECNOLOGIA FORESTAL DE CATALUNYA		Nº PLÀNOL EM-00 1/1
ENGINYERIA:		ESCALA DATA indicada maig 2023
		Format plànol: DIN-A3 INCAFUST_20230517(01).dwg

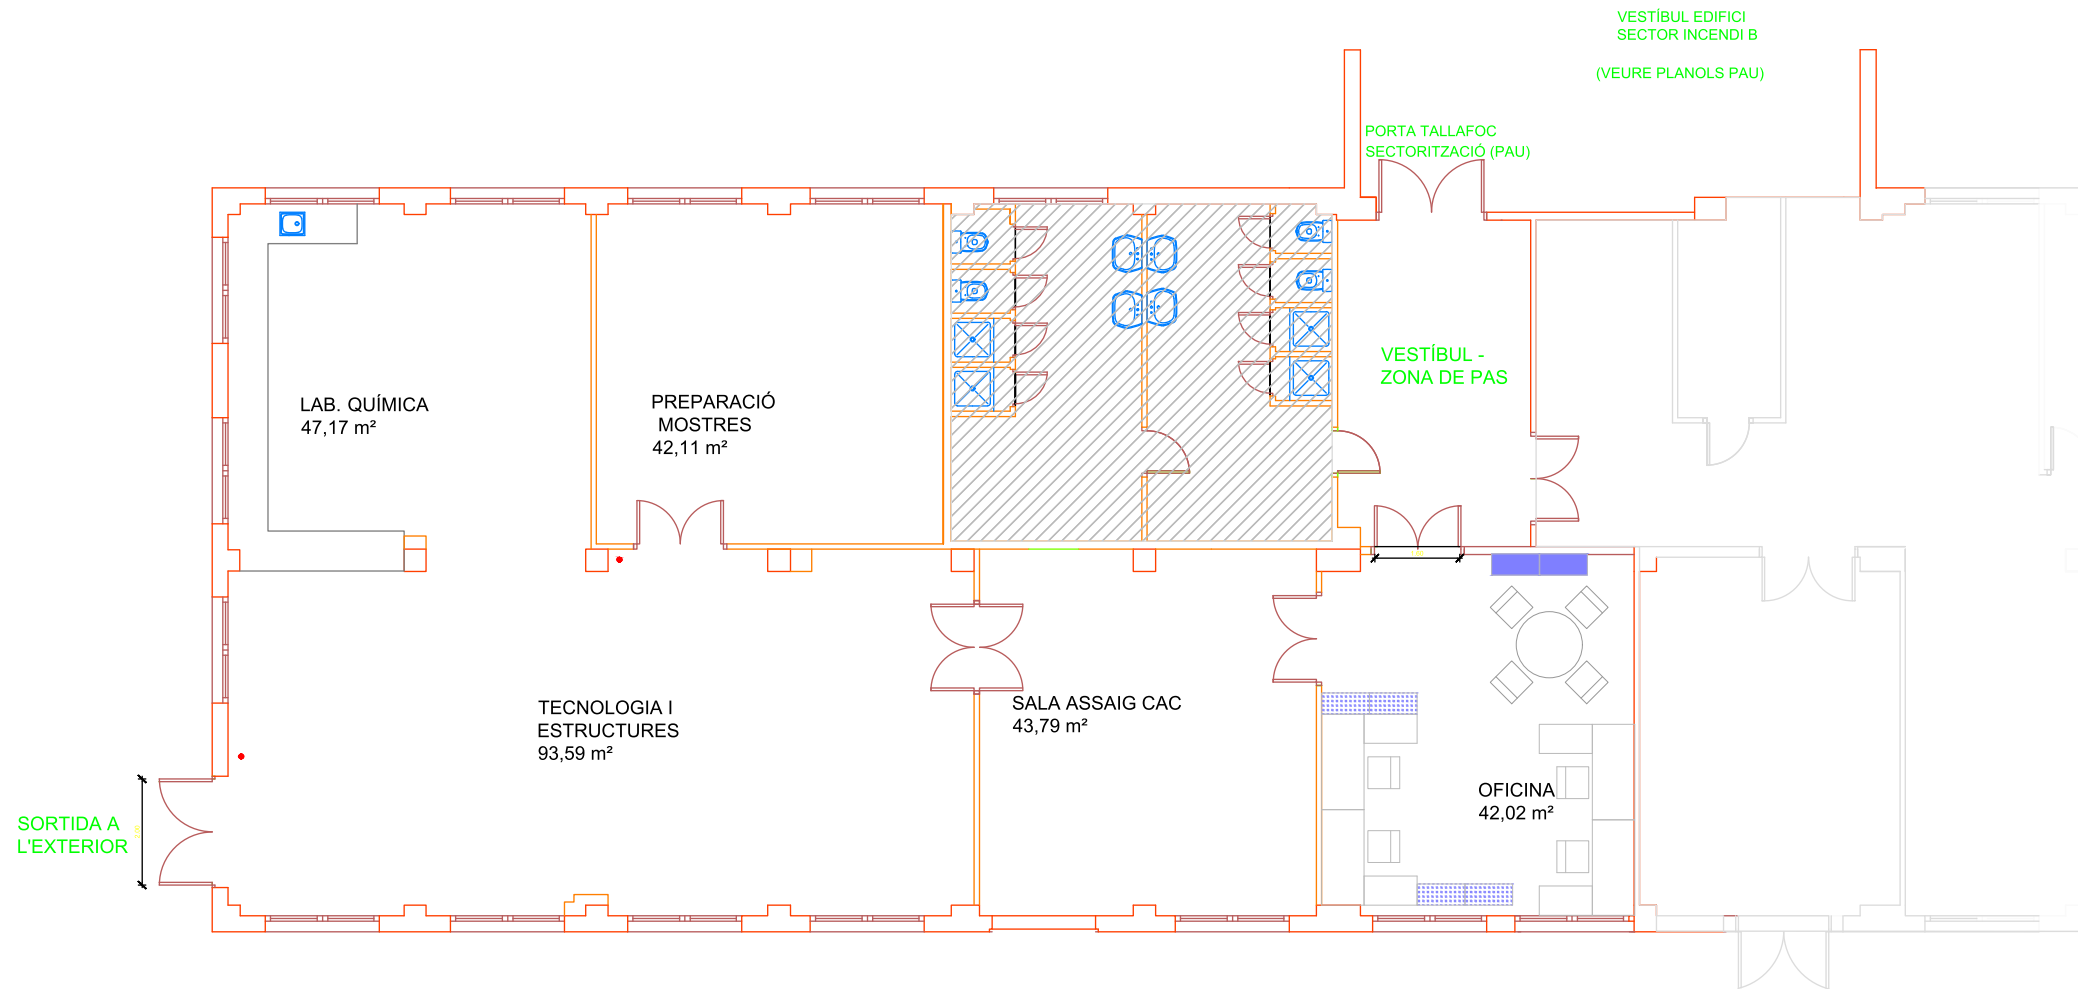


5		
4		
3		
2		
1		
REV.	DATA	DESCRIPCIÓ
FASE : PROJECTE LLICÈNCIA AMBIENTAL D'ACTIVITAT D'INCAFUST Parc Agrobiotech Lleida, Edifici H2, PB, porta B 25003 - LLEIDA		PLÀNOL: DISTRIBUCIÓ I SUPERFÍCIES
PROMOTOR: CENTRE DE CIÈNCIA I TECNOLOGIA INCAFUST FORESTAL DE CATALUNYA		Nº PLÀNOL LA-01 1/1
ENGINYERIA:		ESCALA 1/100 DATA maig 2023 Format plànol: DIN A3

SORTIDA A
L'EXTERIOR

100

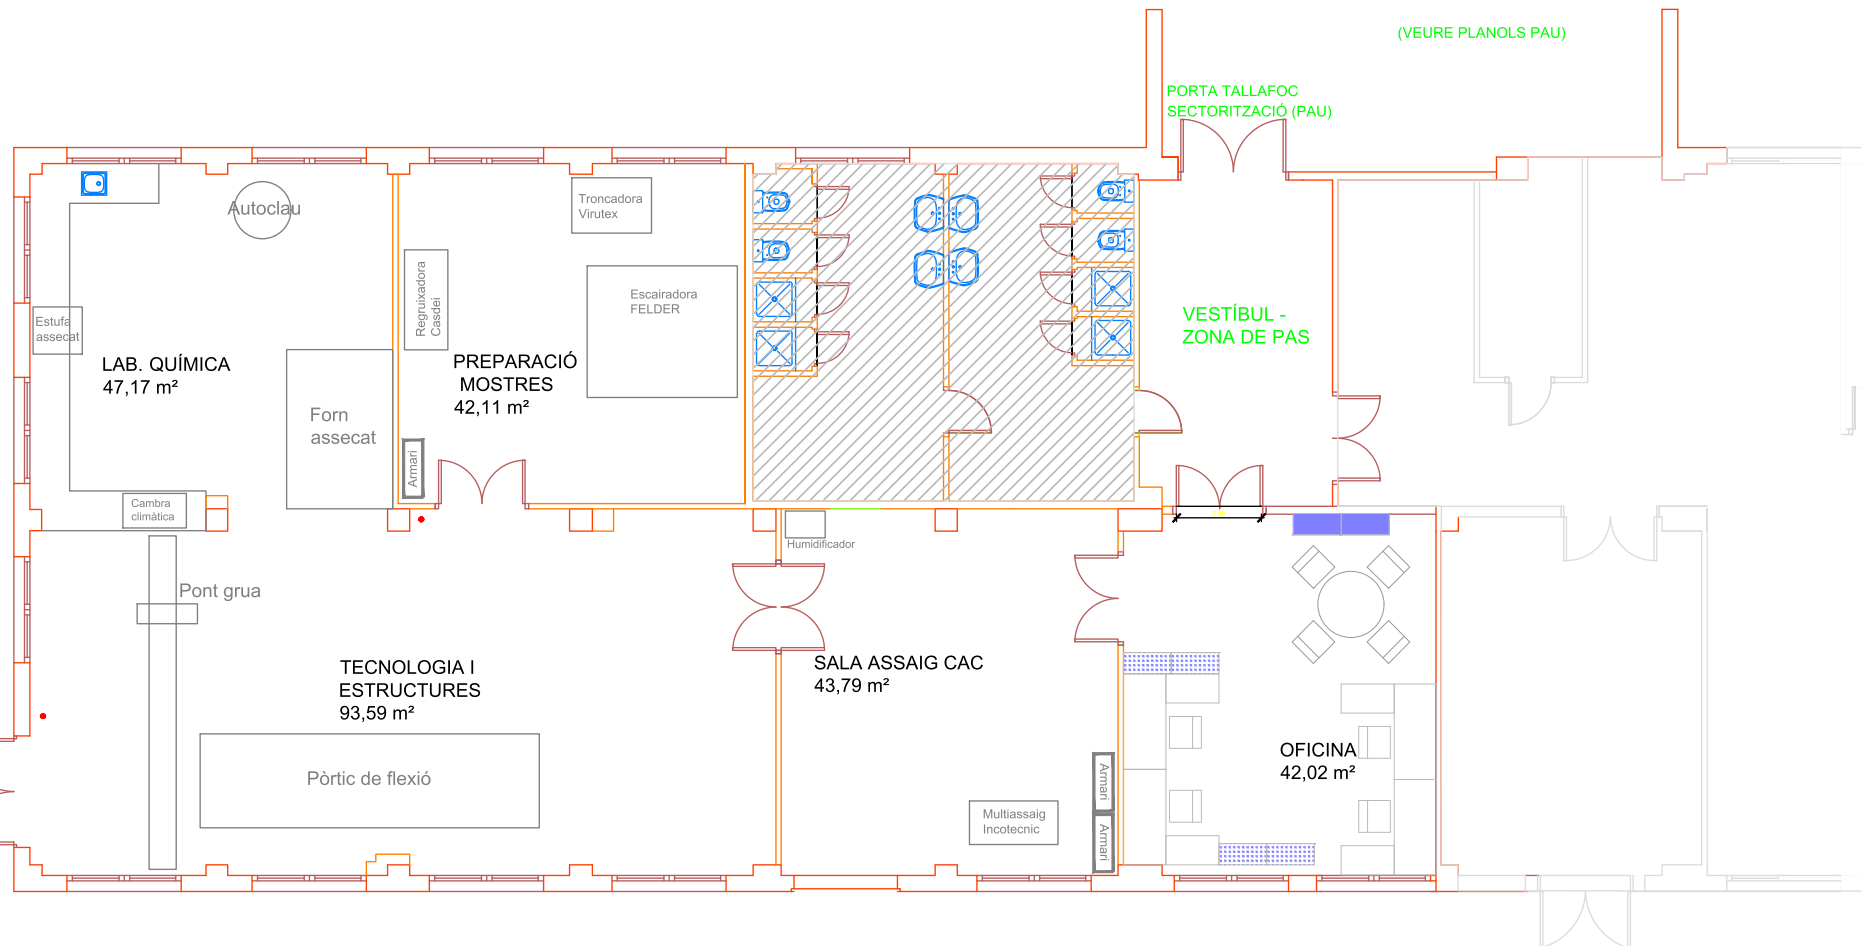

5		
4		
3		
2		
1		
REV.	DATA	DESCRIPCIÓ
FASE : PROJECTE LLICÈNCIA AMBIENTAL D'ACTIVITAT D'INCAFUST Parc Agrobiotech Lleida, Edifici H2, PB, porta B 25003 - LLEIDA		PLÀNOL: MAQUINARIA
PROMOTOR: CENTRE DE CIÈNCIA I TECNOLOGIA FORESTAL DE CATALUNYA		Nº PLÀNOL LA-02 1/1
ENGINYERIA:		ESCALA 1/100 DATA maig 2023 Format plànol: DIN-A3 INCAFUST_20230517(r).dwg

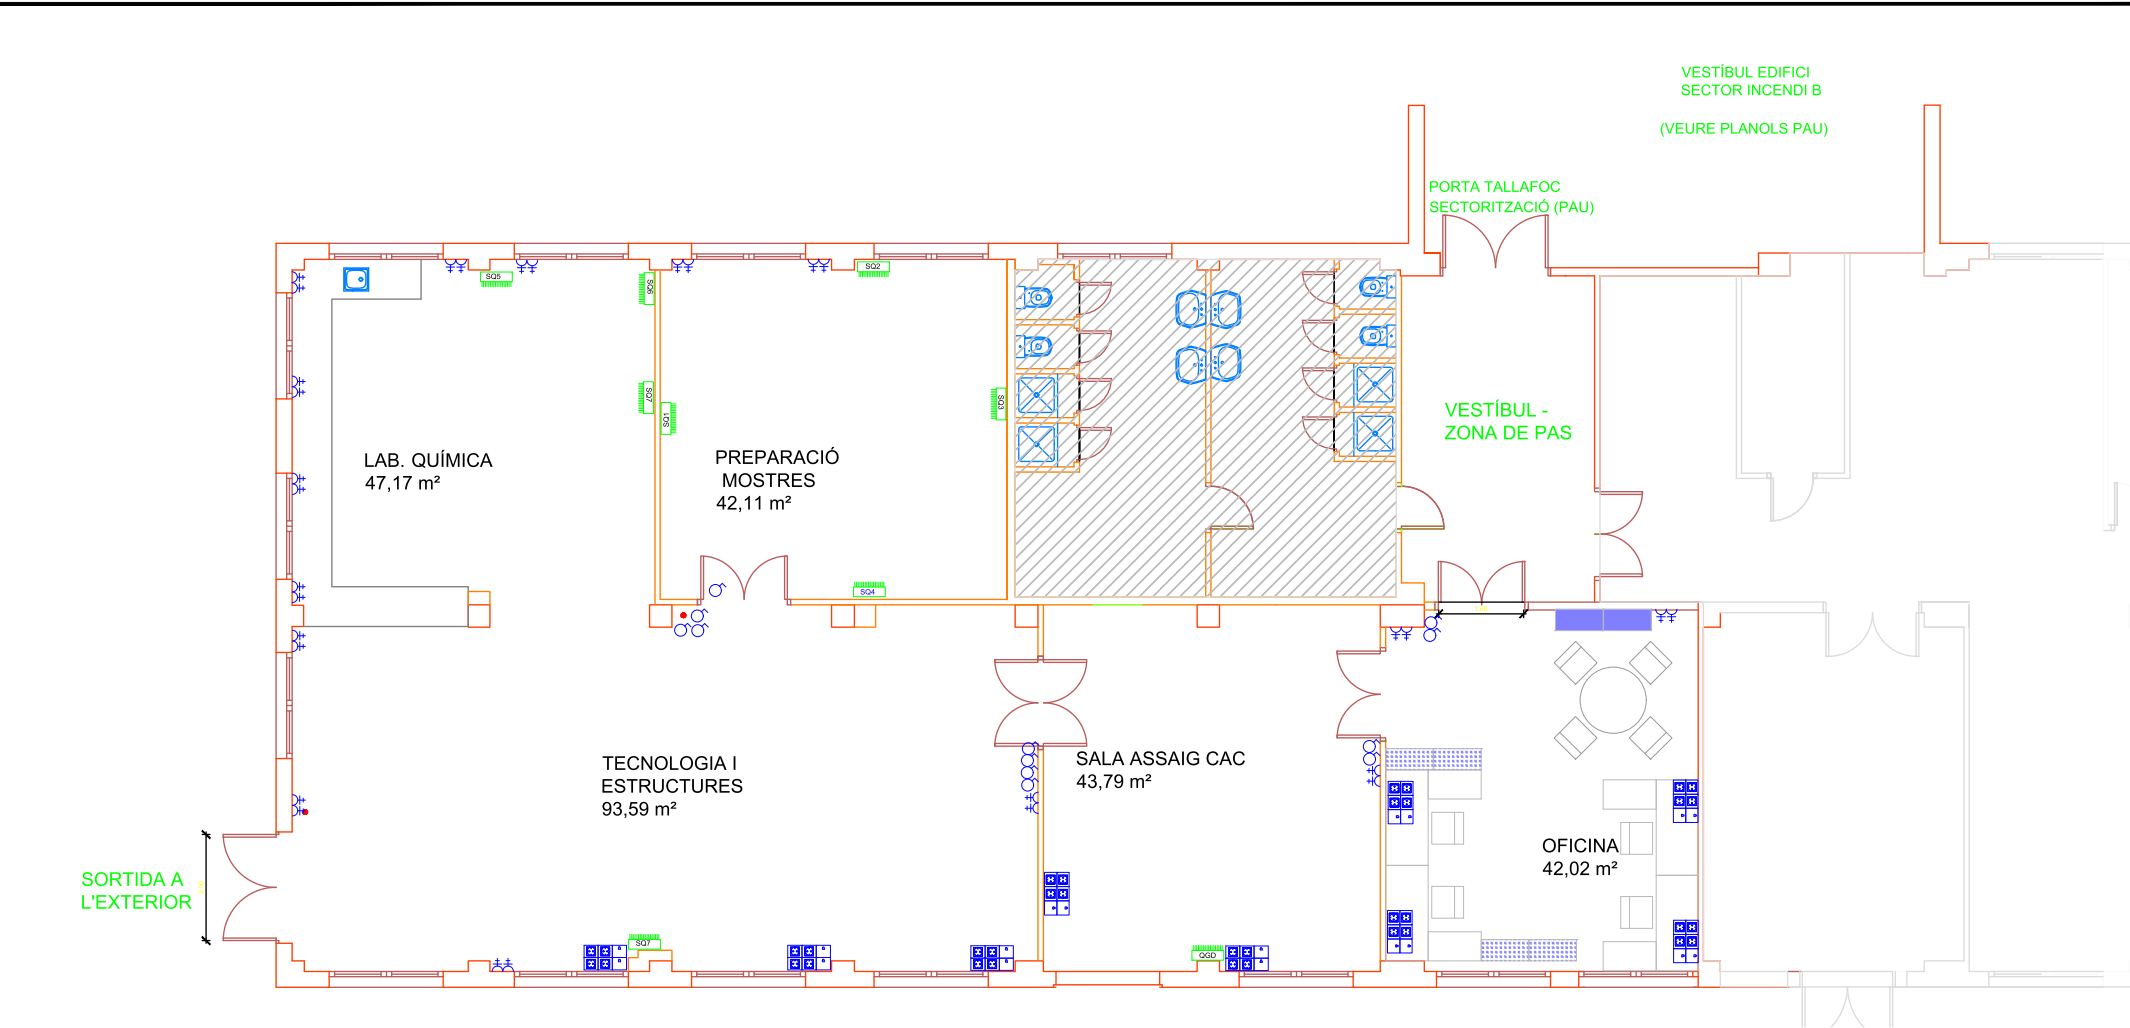

LLEGENDA	
	Pantalla led encastada
	Fluorescent
	Quadre General Distribució/Subquadre
	Extintor pols seca 6 Kg. 21A-113B.
	Extintor CO2 5Kg.34B.
	Llum d'emergència
	Pulsador d'emergència
	Detector
	Senyal acústica i lluminosa
	Conjunt endoll 2P+T/16A(4)+RJ45(2)
	Interruptor
	Endoll 16A + TT
	Unitat interior split climatització

5		
4		
3		
2		
1		
REV.	DATA	DESCRIPCIÓ
FASE : PROJECTE LLICÈNCIA AMBIENTAL D'ACTIVITAT D'INCAFUST Parc Agrobiotech Lleida, Edifici H2, PB, porta B 25003 - LLEIDA		PLÀNOL: ELECTRICITAT
PROMOTOR: CENTRE DE CIÈNCIA I TECNOLOGIA FORESTAL DE CATALUNYA		Nº PLÀNOL LA-03 1/1
ENGINYERIA:		ESCALA 1/100 DATA maig 2023

SORTIDA A L'EXTERIOR

LAB. QUÍMICA
47,17 m²

PREPARACIÓ
MOSTRES
42,11 m²

TECNOLOGIA I
ESTRUCTURES
93,59 m²

SALA ASSAIG CAC
43,79 m²

OFICINA
42,02 m²


VESTÍBUL -
ZONA DE PAS

VESTÍBUL EDIFICI
SECTOR INCENDI B
(VEURE PLANOLS PAU)

PORTA TALLAFOC
SECTORITZACIÓ (PAU)


LLEGENDA	
	Pantalla led encastada
	Fluorescent
	Quadre General Distribució/Subquadre
	Extintor pols seca 6 Kg. 21A-113B.
	Extintor CO2 5Kg.34B.
	Llum d'emergència
	Pulsador d'emergència
	Detector
	Senyal acústica i il·luminosa
	Conjunt endoll 2P+T/16A(4)+RJ45(2)
	Interruptor
	Endoll 16A + TT
	Unitat interior split climatització

5		
4		
3		
2		
1		
REV.	DATA	DESCRIPCIÓ
FASE : PROJECTE LLICÈNCIA AMBIENTAL D'ACTIVITAT D'INCAFUST Parc Agrobiotech Lleida, Edifici H2, PB, porta B 25003 - LLEIDA		PLÀNOL: ENLLUMENAT - EMERGÈNCIES
PROMOTOR: CENTRE DE CIÈNCIA I TECNOLOGIA FORESTAL DE CATALUNYA		Nº PLÀNOL LA-04 1/1
ENGINYERIA:		ESCALA 1/100 DATA maig 2023 Format plànol: DINA-3

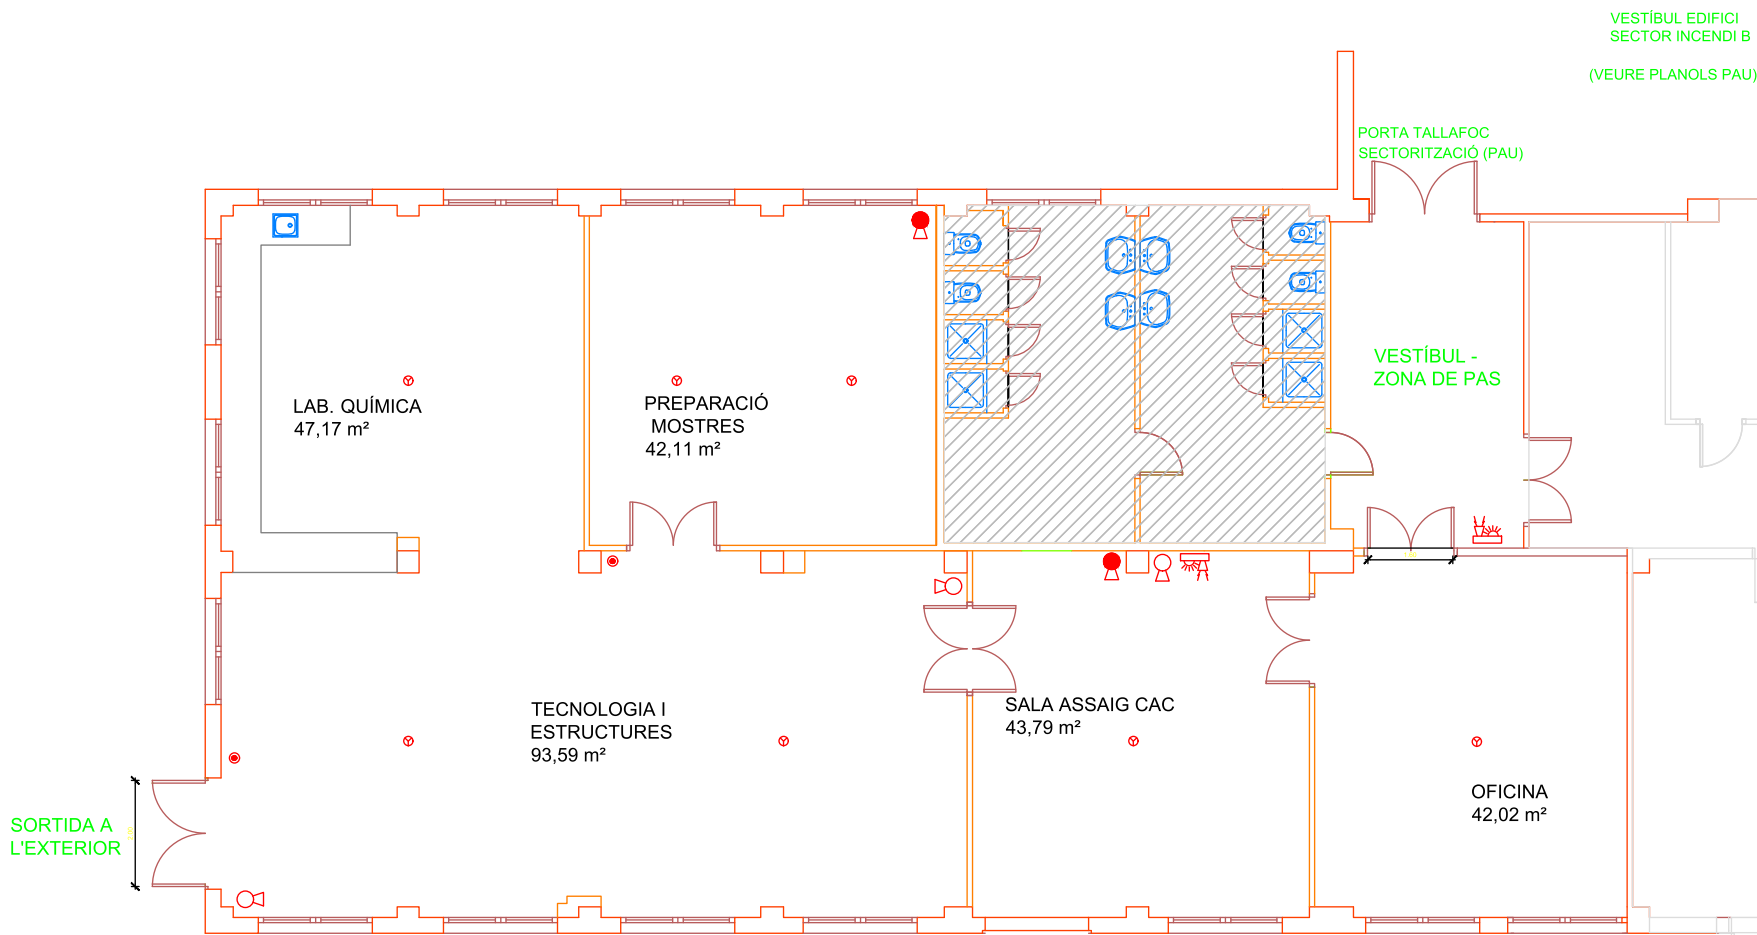

LLEGENDA	
	Pantalla led encastada
	Fluorescent
	Quadre General Distribució/Subquadre
	Extintor pols seca 6 Kg. 21A-113B.
	Extintor CO2 5Kg.34B.
	Llum d'emergència
	Polsador d'emergència
	Detector
	Senyal acústica i lluminosa
	Conjunt endoll 2P+T/16A(4)+RJ45(2)
	Interruptor
	Endoll 16A + TT
	Unitat interior split climatització

5		
4		
3		
2		
1		
REV.	DATA	DESCRIPCIÓ
FASE : PROJECTE LLICÈNCIA AMBIENTAL D'ACTIVITAT D'INCAFUST Parc Agrobiotech Lleida, Edifici H2, PB, porta B 25003 - LLEIDA		PLÀNOL: PROTECCIÓ CONTRA INCENDIS DETECTORS-POLSADORS-EXTINTORS
PROMOTOR: CENTRE DE CIÈNCIA I TECNOLOGIA INCAFUST INSTITUT CATALÀ DE LA FUSTA		Nº PLÀNOL LA-05 1/1
ENGINYERIA:		ESCALA 1/100 DATA maig 2023 Format plànol: DINA-3 INCAFUST_20230517(r).dwg

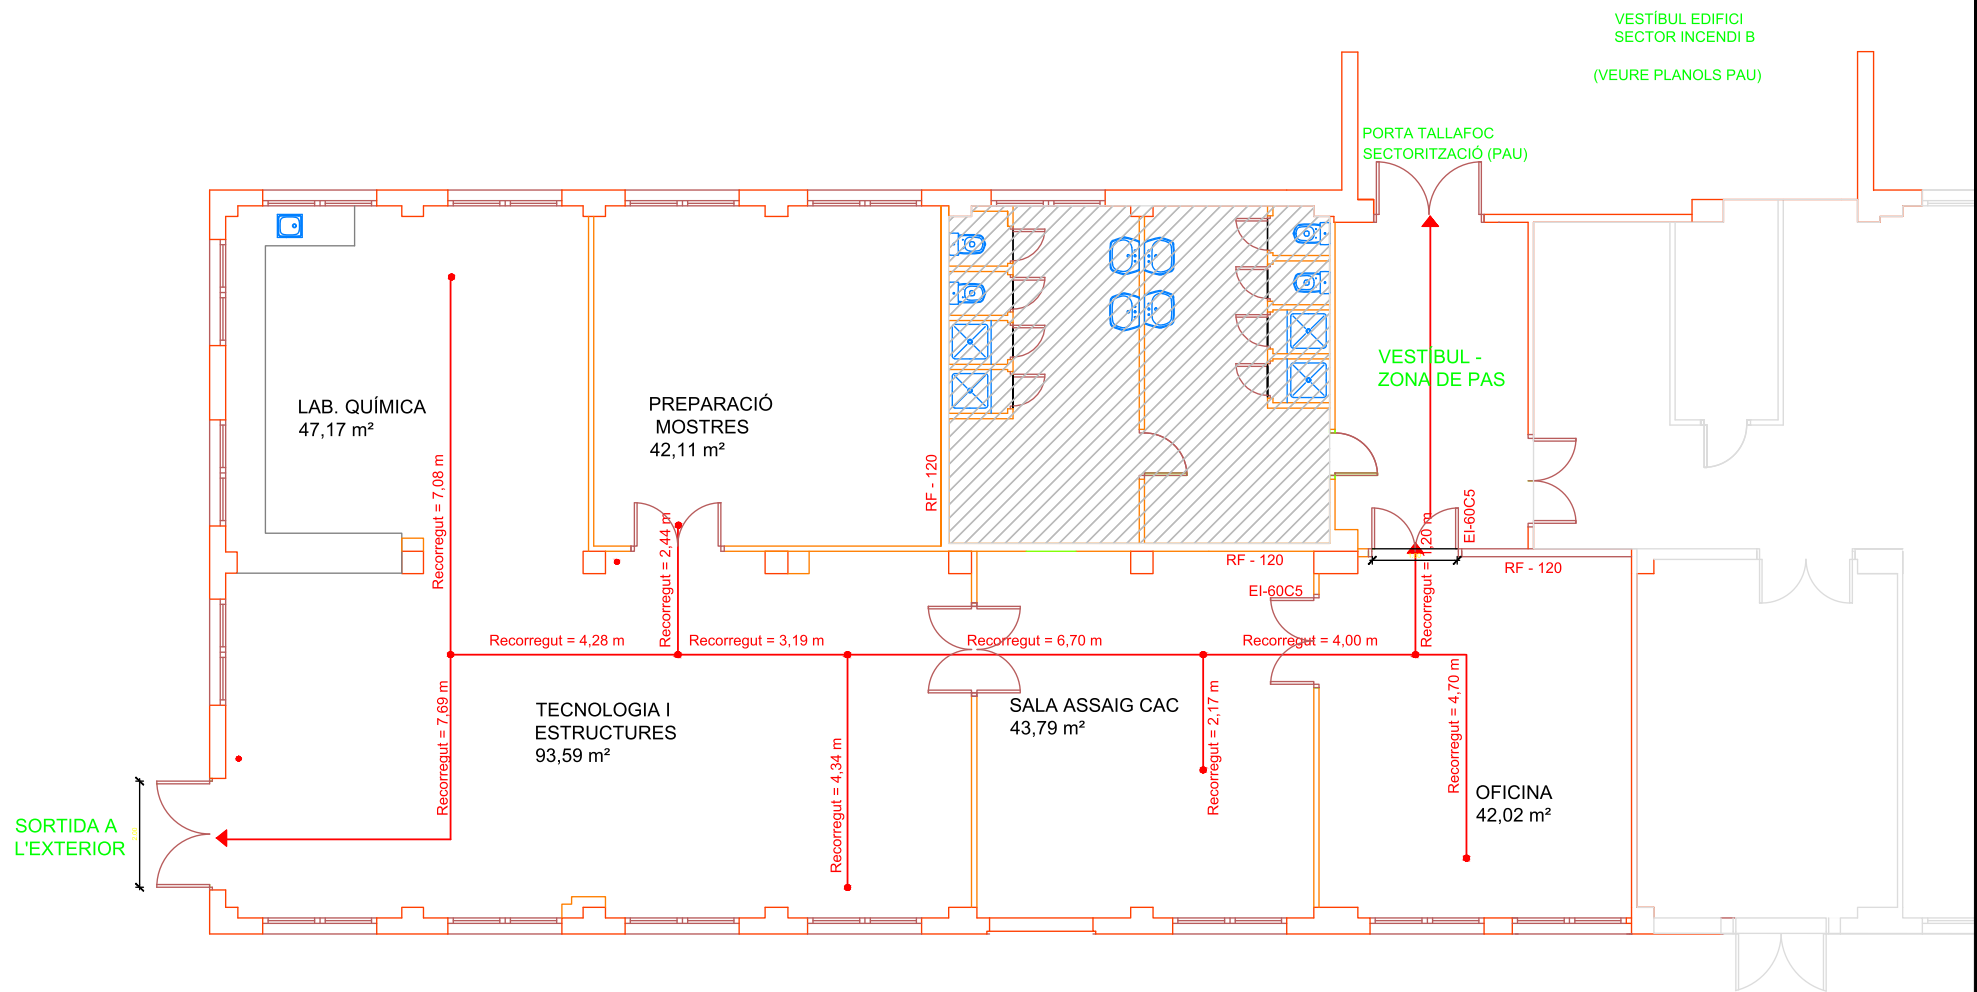

5		
4		
3		
2		
1		
REV.	DATA	DESCRIPCIÓ
FASE : PROJECTE LLICÈNCIA AMBIENTAL D'ACTIVITAT D'INCAFUST Parc Agrobiotech Lleida, Edifici H2, PB, porta B 25003 - LLEIDA		PLÀNOL: PROTECCIÓ CONTRA INCENDIS RECORREGUTS EVACUACIÓ
PROMOTOR: CENTRE DE CIÈNCIA I TECNOLOGIA FORESTAL DE CATALUNYA		Nº PLÀNOL LA-06 1/1
ENGINYERIA:		ESCALA 1/100 DATA maig 2023 Format plànol: DIN-A3

SORTIDA A
L'EXTERIOR

LAB. QUÍMICA
47,17 m²

PREPARACIÓ
MOSTRES
42,11 m²

TECNOLOGIA I
ESTRUCTURES
93,59 m²

SALA ASSAIG CAC
43,79 m²

OFICINA
42,02 m²

PORTA TALLAFOC
SECTORITZACIÓ (PAU)

VESTÍBUL -
ZONA DE PAS

VESTÍBUL EDIFICI
SECTOR INCENDI B
(VEURE PLANOLS PAU)

LLEGENDA	
	Pantalla led encastada
	Fluorescent
	Quadre General Distribució/Subquadre
	Extintor pols seca 6 Kg. 21A-113B.
	Extintor CO2 5Kg.34B.
	Llum d'emergència
	Polsador d'emergència
	Detector
	Senyal acústica i lluminosa
	Conjunt endollí 2P+T/16A(4)+RJ45(2)
	Interruptor
	Endollí 16A + TT
	Unitat interior split climatització

5		
4		
3		
2		
1		
REV.	DATA	DESCRIPCIÓ
FASE : PROJECTE LLICÈNCIA AMBIENTAL D'ACTIVITAT D'INCAFUST Parc Agrobiotech Lleida, Edifici H2, PB, porta B 25003 - LLEIDA		PLÀNOL: CLIMATITZACIÓ
PROMOTOR: CENTRE DE CIÈNCIA I TECNOLOGIA FORESTAL DE CATALUNYA		Nº PLÀNOL LA-07 1/1
ENGINYERIA:		ESCALA 1/100 DATA maig 2023 Format plànol: DIN-A3

ANNEX PLA AUTOPROTECCIÓ PARC

PLÀNOLS 1PLA AUTOPROTECCIÓ PARC


19948PA1.3 Vies aproximació serveis emergència

19948PA1.4 Accessibilitat bombers. Punts reunió i trobada

19948PA1.6 Sortida edificis. Situació hidrants

19948PA1.22 Edifici H2-PB. Instal·lacions PCI

19948PA1.26 Edifici H2-PB. Sectors incendis

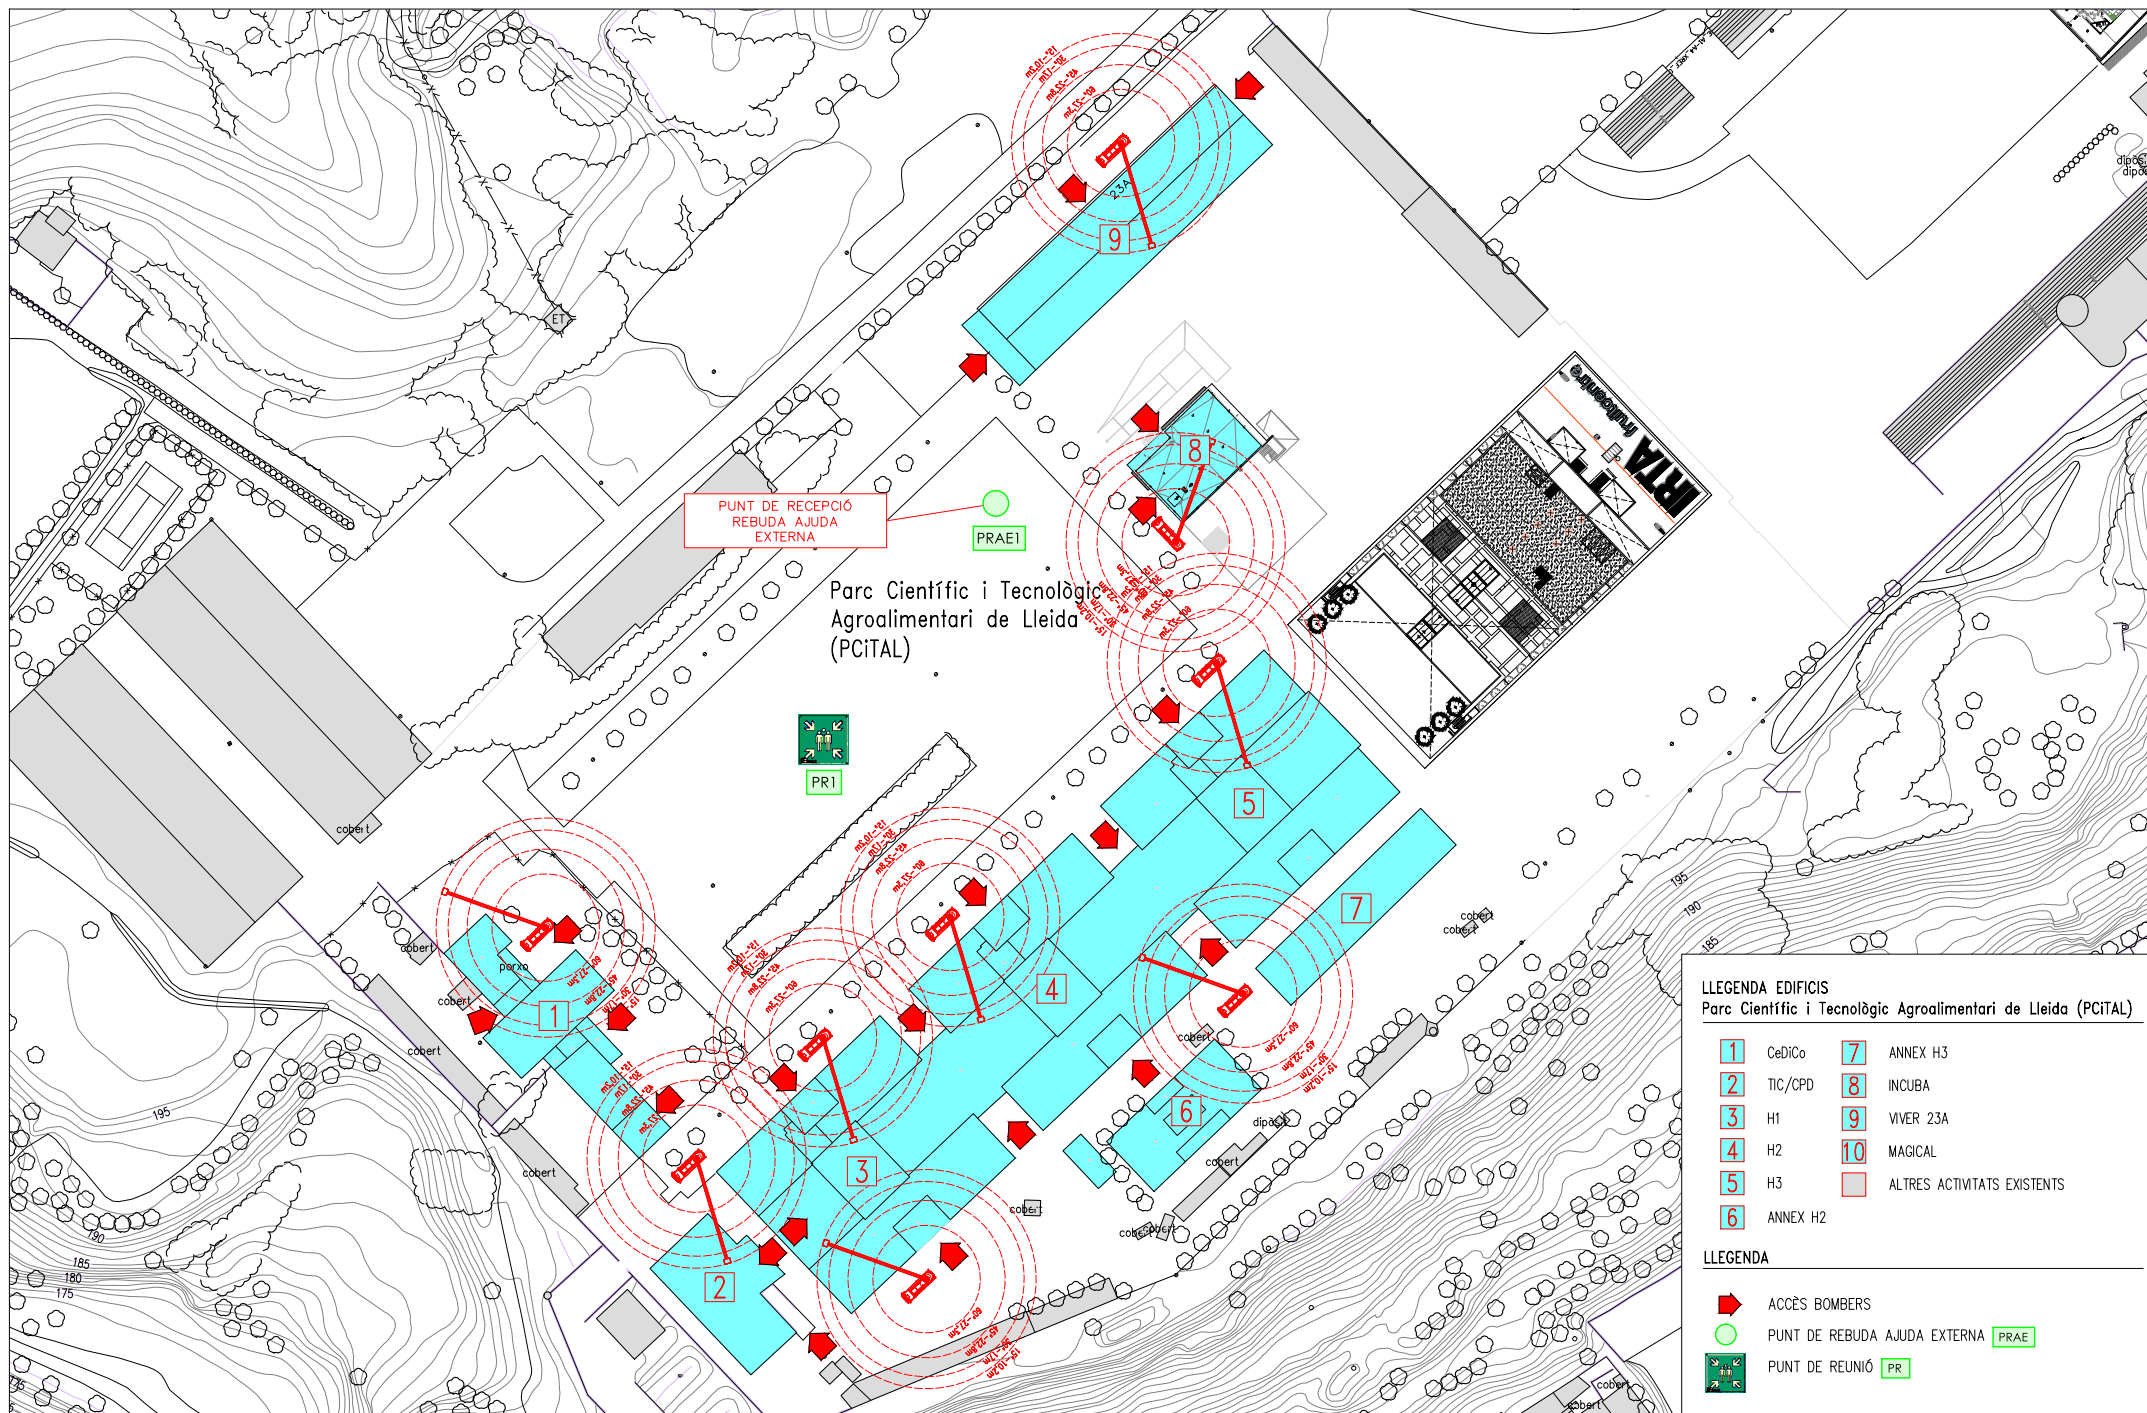

PLA D'AUTOPROTECCIÓ:
PARC CIENTÍFIC I TECNOLÒGIC AGROALIMENTARI DE LLEIDA

Titular:
PARC CIENTÍFIC I TECNOLÒGIC
AGROALIMENTARI DE LLEIDA



Rev.: R0
Subst.: --

Esc. 1:1125

Plànol: ACCESSIBILITAT BOMBERS, PUNT DE REUNIO
I PUNT DE REBUDA AJUDA EXTERNA


Data: Març 2020

N. plànol: 19948PA1.4

Membre d'
ag
Associació de
Consultors d'Institucions

Autor del projecte:

einesa
ingenieria s.l.

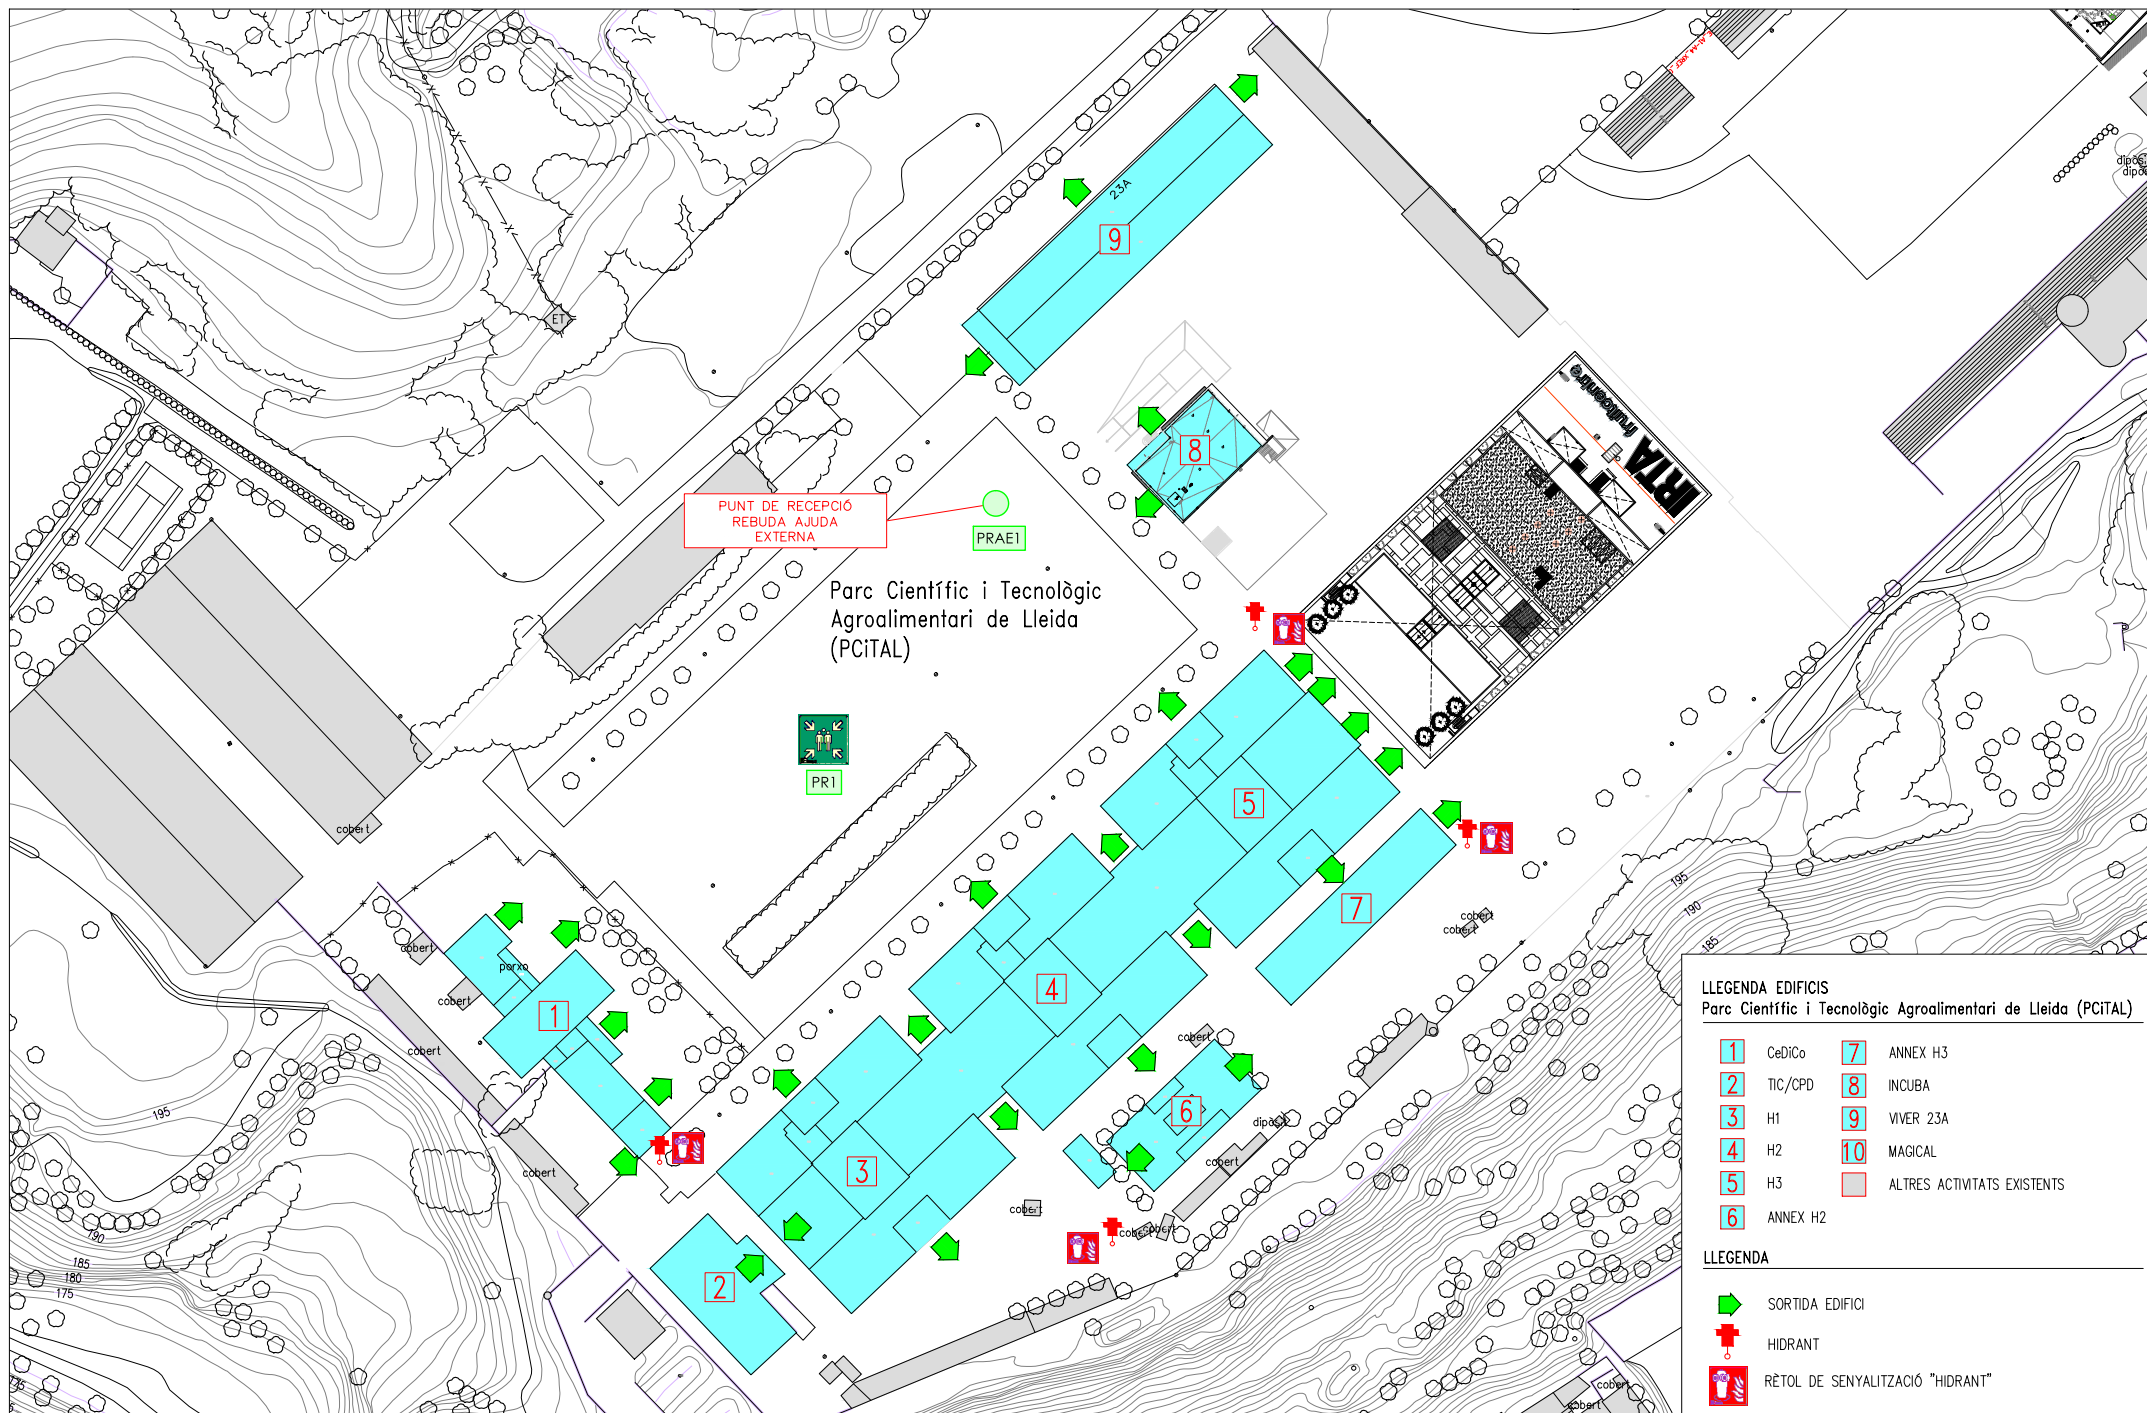

PLA D'AUTOPROTECCIÓ:
PARC CIENTÍFIC I TECNOLÒGIC AGROALIMENTARI DE LLEIDA

Titular:
PARC CIENTÍFIC I TECNOLÒGIC
AGROALIMENTARI DE LLEIDA



Rev.: R0
Subst.: --

Esc. 1:1125

Plànol: SORTIDA EDIFICIS I SITUACIÓ HIDRANTS


Data: Març 2020

N. plànol: 19948PA1.6



Autor del projecte:

einesa
ingenieria s.l.

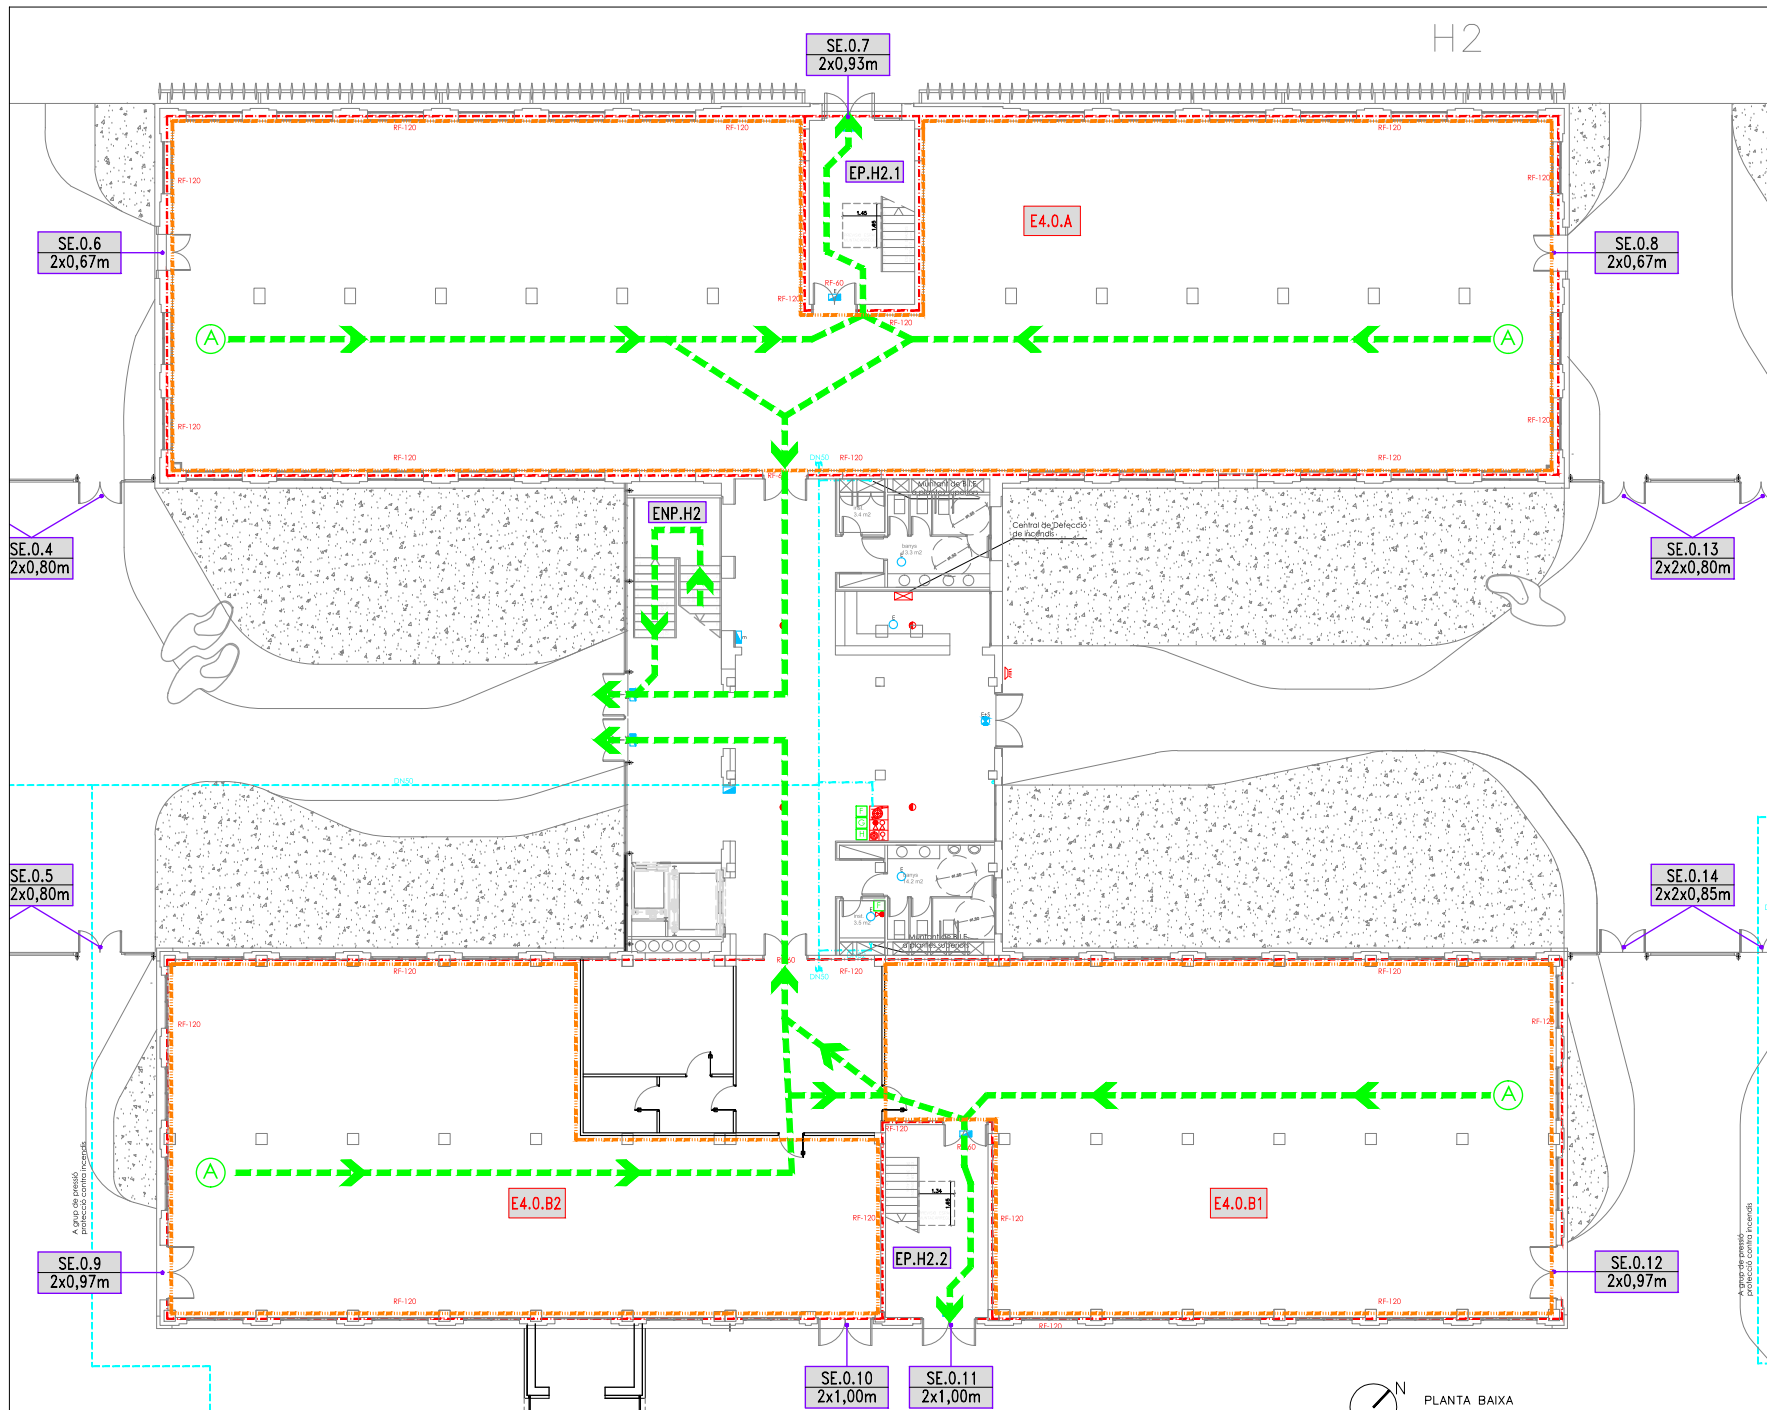

LEGENDA PROTECCIÓ CONTRA INCENDIS

- ARMARI CONJUNT BIE 25MM. INCLOU:
 - BOCA D'INCENDIS EQUIPADA (B.I.E.) AMB MANEJA
 - SEMBRIDRA DE 20M I 425MM
 - EXTINTOR CO2 5 KG. 89B.
 - EXTINTOR POLS SECA 6 KG. 21A-113B
 - SIRENA ACÚSTICA INTERIOR D'INCENDIS
 - POLSADOR D'EMERGENCIA
- EXTINTOR CO2 5 KG. 89B.
- EXTINTOR POLS SECA 6 KG. 21A-113B.
- DETECTOR OPTIC DE FUMS EN FALS SOSTRE
- DETECTOR TERMOMOVIMÈTRIC
- DETECTOR OPTIC DE FLAMES
- SIRENA OPTICA/ACÚSTICA D'INCENDIS EXTERIOR
- SIRENA ACÚSTICA D'INCENDIS INTERIOR
- CONTACTE MAGNÈTIC EN PORTES
- POLSADOR D'EMERGENCIA
- BARRA ANTIPÀNIC
- SECTORITZACIÓ D'INCENDIS
- CANONADA AÈRIA D'ACER NEGRE ESTRITAT UNE 19.052 AMB ACCESSORIS SOLDATS
- CANONADA SOTERRADA EN POLIETILÈ D'ALTA DENSITAT PE100 UNE EN 12201 AMB PRESSIÓ DE TREBALL DE 16 bars

LEGENDA ENLLUMENAT D'EMERGENCIA

- APARELL AUTÒNOM D'EMERGENCIA I SEGURETAT. EXECUCIÓ ENCASTADA/SUPERFÍCIE. 250 LM /1H /LED
- APARELL AUTÒNOM I ESTANC D'EMERGENCIA I SEGURETAT. EXECUCIÓ ENCASTADA/SUPERFÍCIE. 250 LM /1H /LED

LEGENDA SENYALITZACIÓ, EVACUACIÓ

- A RETOL SENYALITZACIÓ "SORTIDA"
- B RETOL SENYALITZACIÓ "SORTIDA EMERGENCIA"
- D RETOL SENYALITZACIÓ "SORTIDA A LA DRETA"
- E RETOL SENYALITZACIÓ "SORTIDA A L'ESQUERRA"
- F RETOL DE SENYALITZACIÓ "EXTINTOR"
- G RETOL DE SENYALITZACIÓ "POLSADOR D'ALARMA"
- H RETOL DE SENYALITZACIÓ "B.I.E."
- AS RETOL DE SENYALITZACIÓ "RECORREGUT ASCENDENT"
- DS RETOL DE SENYALITZACIÓ "RECORREGUT DESCENDENT"



LEGENDA RECORREGUT EVACUACIÓ

- A ORIGEN D'EVACUACIÓ MÉS DESFAVORABLE
- RECORREGUT EVACUACIÓ I DISTÀNCIA

LEGENDA

- ZONES DE RISC
- ZONES VULNERABLES

LEGENDA OCUPACIÓ

- ZONES OCUPACIÓ EMPRESSES (VEURE TAULES A LA MEMÒRIA)

PLA D'AUTOPROTECCIÓ:
PARC CIENTÍFIC I TECNOLÒGIC AGROALIMENTARI DE LLEIDA

Títular:
PARC CIENTÍFIC I TECNOLÒGIC
AGROALIMENTARI DE LLEIDA



Rev.: R0
Subst.: --

Esc. 1:200

Plànol: EDIFICI H2. PLANTA BAIXA
INSTAL·LACIONS PROTECCIÓ CONTRA INCENDIS,
ZONES DE RISC I VULNERABLES

Data: Març 2020

N. plànol: 19948PA1.22


Membre d'
ACI
Associació de
Consultors d'Instal·lacions

Autor del projecte:

einesa
ingenieria s.l.

LLEENDA SECTORS D'INCENDIS

- SECTORS D'INCENDIS
- VESTIBUL INDEPENDÈNCIA
- ESCALES
- SALA DE RISC BAIX/MIG/ALT [REB] [REM] [REA]
- SECTORITZACIÓ D'INCENDIS
- NOMS DE SECTORS D'INCENDIS
(VEURE TAULES A LA MEMÒRIA)

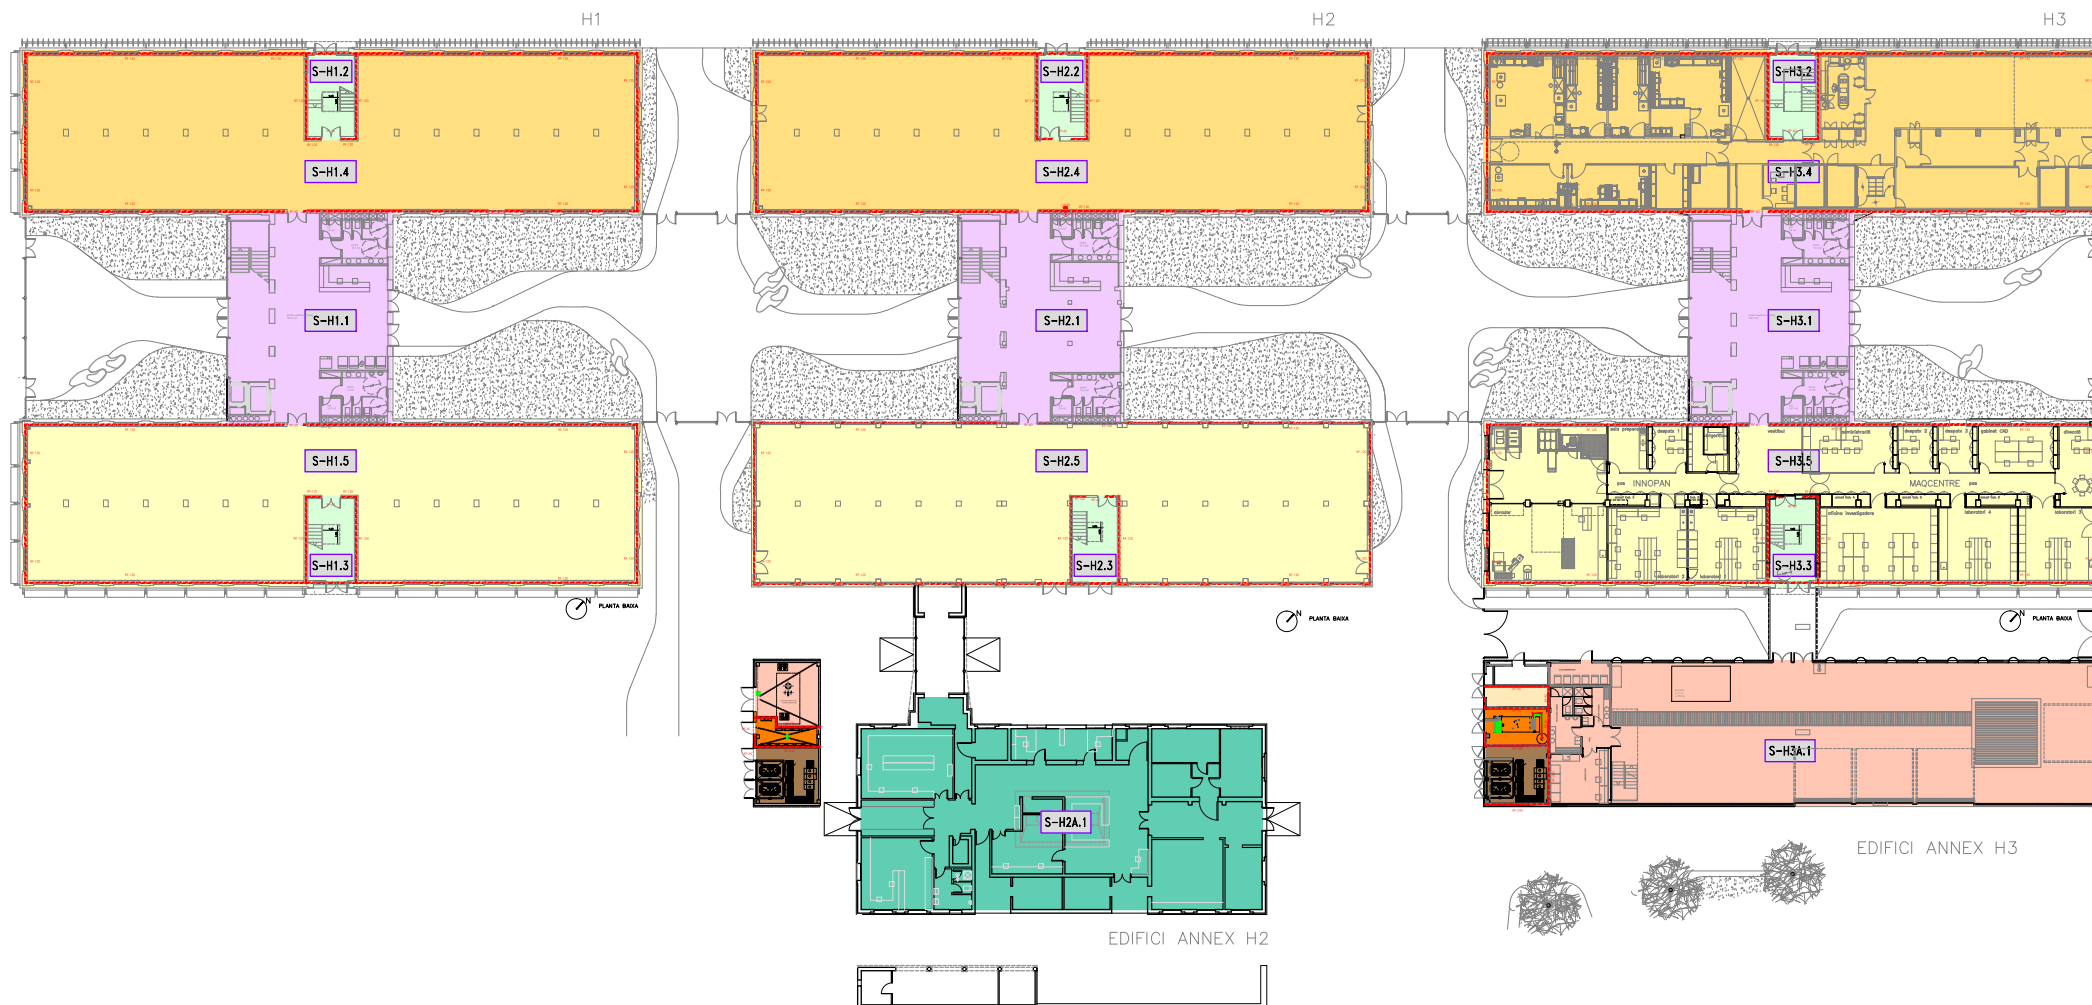

PLA D'AUTOPROTECCIÓ:
PARC CIENTÍFIC I TECNOLÒGIC AGROALIMENTARI DE LLEIDA

Titular:
PARC CIENTÍFIC I TECNOLÒGIC
AGROALIMENTARI DE LLEIDA



Rev.: R0
Subst.: --

Esc. S/E

Plànol: EDIFICI H1, H2 i H3, PLANTA BAIXA
SECTORS INCENDIS

Data: Març 2020

N. plànol: 19948PA1.35

Membre d'
aei
Associació de
Consultors d'Instal·lacions

Autor del projecte:

einesa
ingenieria s.l.